


PRZEWODY ODDPRZEWADZAJĄCE PROWADZIĆ W
RURCE RL18 W WARSTWIE OSŁONOWEJ ŚCIAN
ZEWNĘTRZNYCH. ZŁĄCZA KONTROLNE ZK
INSTALOWAĆ NA WYSOKOŚCI 0,6m OD POZIOMU
POSAZDKI LUB OD TERENU WE WNĘKACH □
WYMIARACH 180x120x100 (150x150x100) ZAMYKANYCH
POKRYWĄ Z PCV LUB TYPOWYCH PUSZKACH
CHODNIKOWYCH
POŁĄCZENIA PRZEWODÓW UZIEMIAJĄCYCH Z
UZIEMEM PIONOWYM.

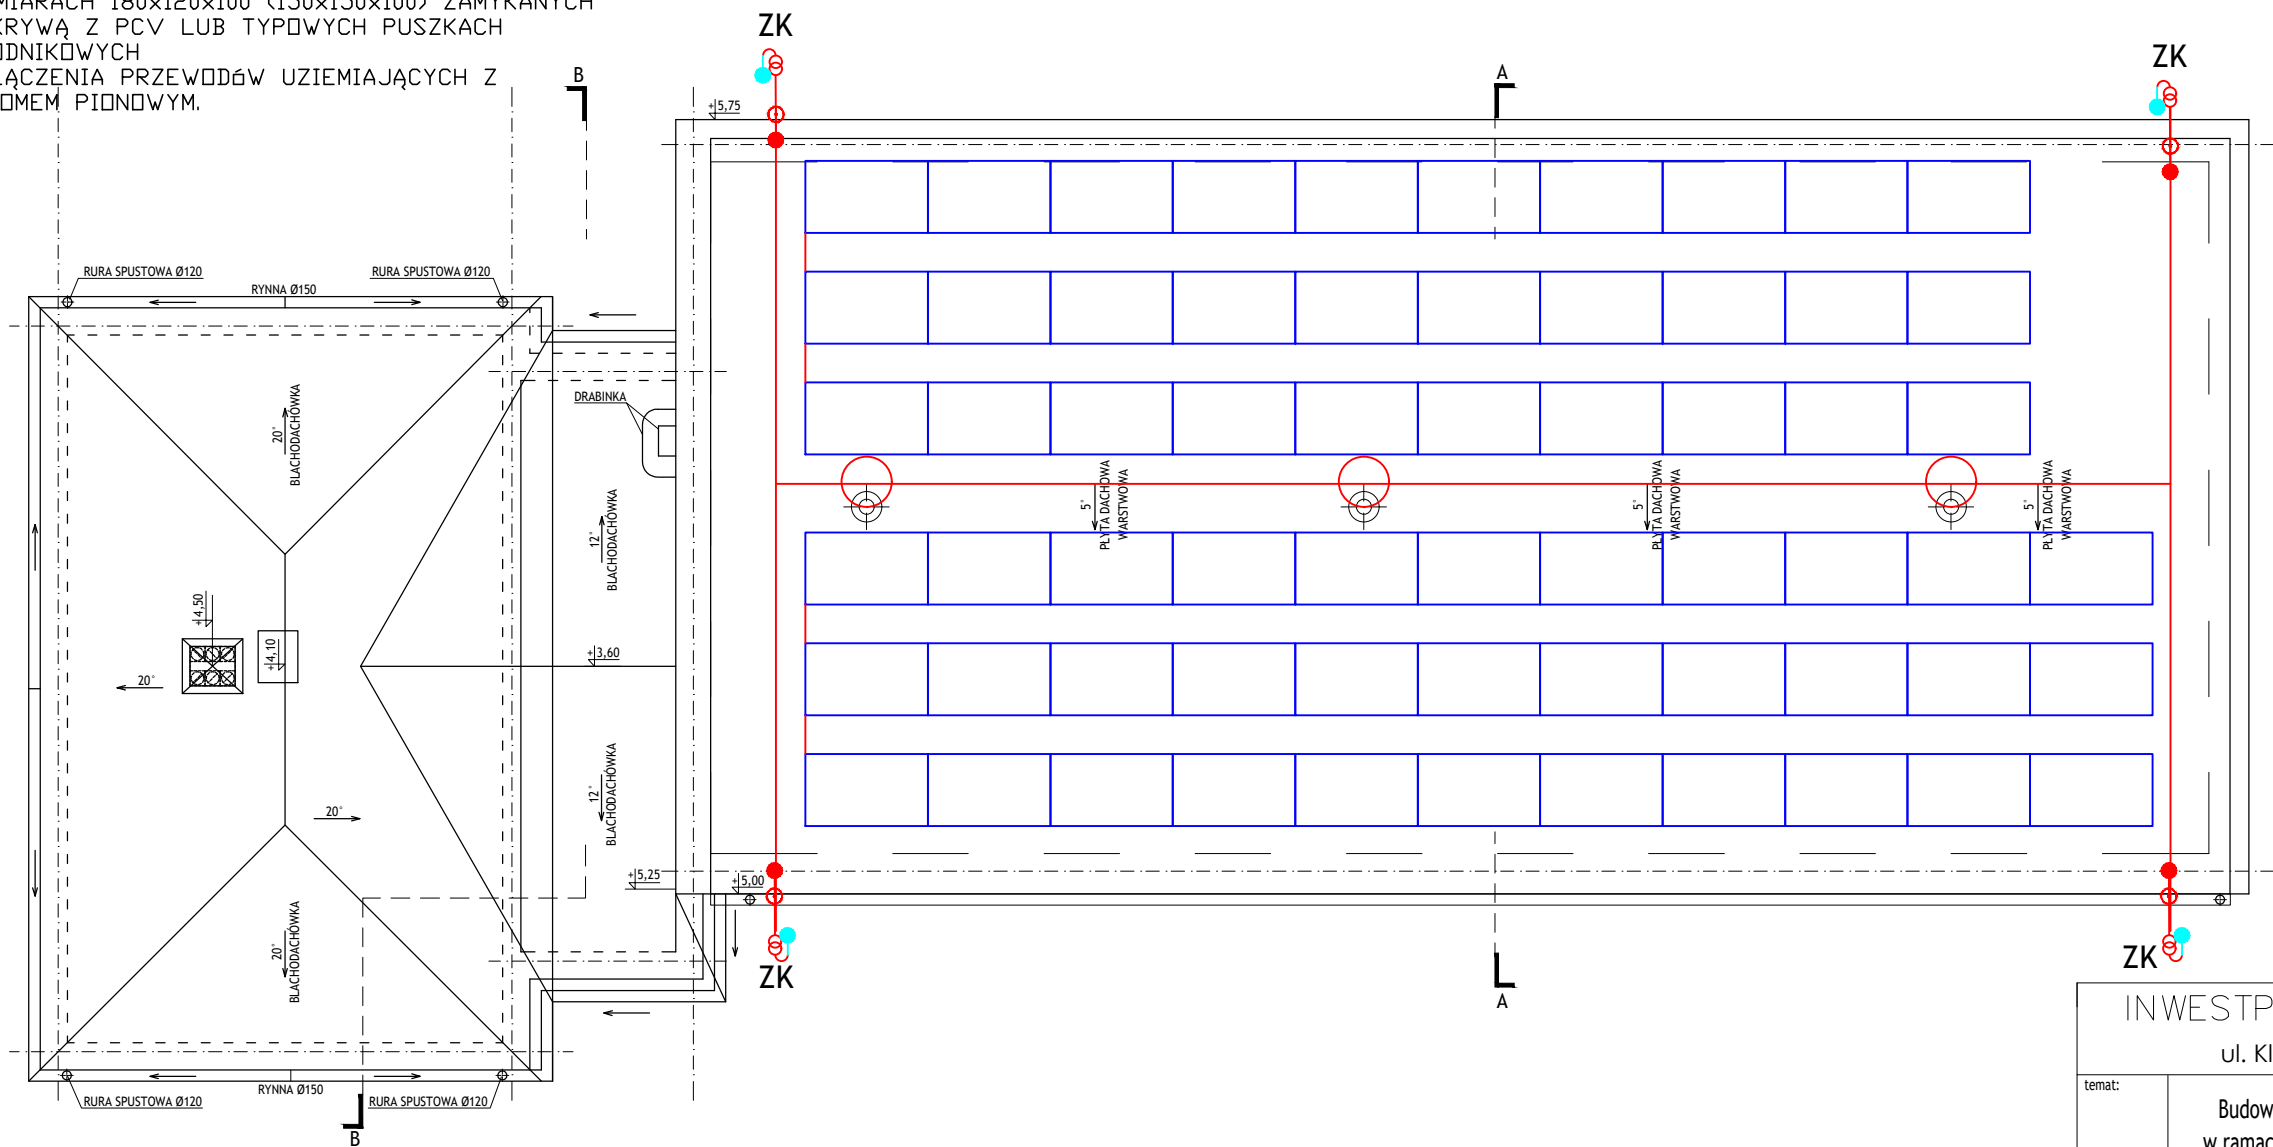

- szpica odgromowa 2 m
- zwody odprowadzające
- złącza metaliczne
- zwody pionowe
- złącze kontrolne
- panel PV monokrystaliczny 260 Wp

INWESTPROJEKT POZNAŃ Sp. z o.o.			
ul. Klemensa Janickiego 20b, 60-542 Poznań			
temat:	Budowa instalacji fotowoltaicznej budynku świetlicy w Baniewicach w ramach zadania: "Modernizacja energetyczna budynków użyteczności publicznej w Gminie Banie wraz z instalacjami OZE"		
obiekt:	Świetlica wiejska w Baniewicach Baniewice 51, 74-110 Baniewice, woj. zachodniopom., powiat gryfiński, gmina Banie dz.nr ewid. 363, obręb 12, jedn. ewid. 320601.2		
inwestor:	Gmina Banie ul. Skośna 6, 74-110 Banie	data: 06.2018	
	imię i nazwisko:	numer uprawnień:	podpis:
Projektant Gł.:	inż. Henryk Domagała	466/89/UW	
Opracowujący:	mgr inż. Marcin Domagała		
tytuł rysunku:	Rzut dachu		skala: 1:100
część rys.:	branża:	faza projektu:	numer rysunku:
1/1	Inst. elektryczna	PROJEKT WYKONAWCZY	E2
Projekt chroniony prawami autorskimi - Dz.U.1994 Nr24 poz.83; Wszelkie prawa zastrzeżone / All rights reserved. Powielanie , rozpowszechnianie, wykorzystanie, wprowadzanie zmian bez zgody posiadacza praw autorskich jest zabronione! Prawa Autorskie dla / Copyright by : INWESTPROJEKT POZNAŃ Sp. z o.o.			