


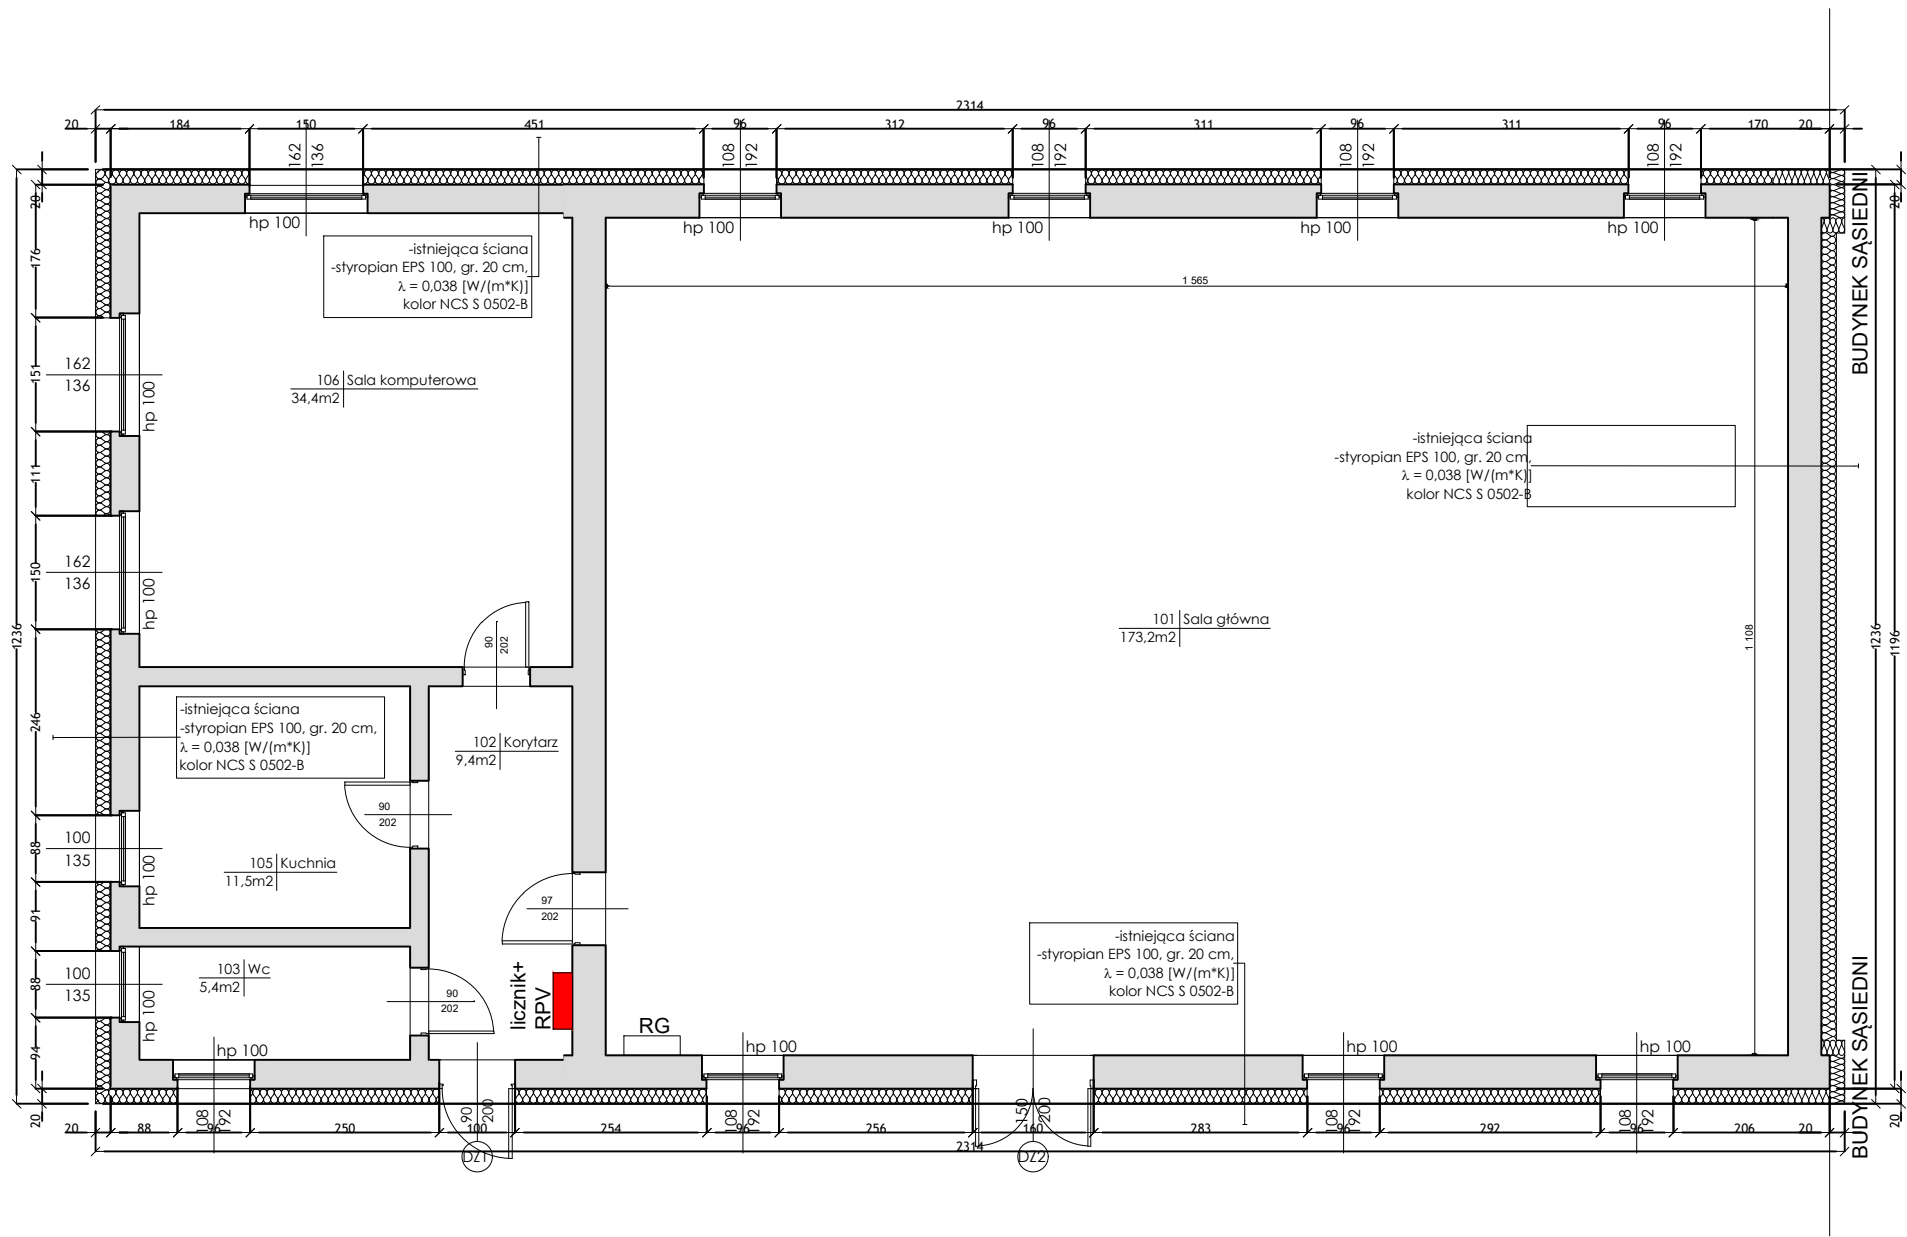

1. Rysunek należy rozpatrywać równolegle z projektami branżowymi;
2. W zakresie nieokreślonym w dokumentacji projektowej obowiązują:
 - Prawo Budowlane oraz obowiązujące "warunki techniczne", ustawy i rozporządzenia;
 - Warunki Techniczne Wykonania i Odbioru Robót Budowlanych (wg ITB);
 - obowiązujące Normy (wg P.K.N.);
 - instrukcje i wytyczne producentów i dostawców materiałów budowlanych i instalacyjnych;
3. Przed przystąpieniem do realizacji, w fazie wykonawczej, wszystkie wymiary należy sprawdzić na budowie;
4. WSZELKIE PRACE WYKONAĆ ZGODNIE Z TECHNOLOGIĄ PRODUCENTA Z UŻYCIEM SYSTEMOWYCH AKCESORIÓW, ZGODNIE ZE SZTUKĄ BUDOWLANĄ;
5. INWENTARYZACJA ZOSTAŁA OPRACOWANA W ZAKRESIE NIEZBĘDNYM DO WYKONANIA ROBÓT BUDOWLANYCH;
6. Wskazane oprawy i osprzęt należy traktować jako przykładowy. Dopuszcza się zastosowanie opraw i osprzętu równoważnego o tych samych lub lepszych parametrach

LEGENDA:

■ - rozdzielnia RPV z licznikiem

INWENTARYZACJA ZOSTAŁA OPRACOWANA W ZAKRESIE NIEZBĘDNYM DO WYKONANIA ROBÓT BUDOWLANYCH

INWESTPROJEKT POZNAŃ Sp. z o.o.

ul. Klemensa Janickiego 20b, 60-542 Poznań

temat:	Budowa instalacji fotowoltaicznej w budynku świetlicy w Piasecznie, w ramach zadania: "Modernizacja energetyczna budynków użyteczności publicznej w Gminie Banie wraz z instalacjami OZE"		
obiekt:	Budynek świetlicy wiejskiej Piaseczno, 74-110 Piaseczno, dz. nr. 579, 396, woj. zachodniopomorskie, powiat gryfiński, obręb 0009 Piaseczno, jedn. ewid. 320601_2		
inwestor:	Gmina Banie ul. Skośna 6, 74-110 Banie	data:	06.2018
Projektant GL.:	inż. Henryk Domagała	numer uprawnień:	466/89/UW
Opracowujący:	mgr inż. Marcin Domagała		
tytuł rysunku:	Rzut parteru		skala: 1:100
część rys.:	branża:	faza projektu:	numer rysunku:
1/1	Inst. elektryczna	PROJEKT BUDOWLANY	E1
Projekt chroniony prawami autorskimi - Dz.U. 1994 Nr24 poz.83; Wszelkie prawa zastrzeżone / All rights reserved. Powielanie, rozpowszechnianie, wykorzystanie, wprowadzanie zmian bez zgody posiadacza praw autorskich jest zabronione! Prawa Autorskie dla / Copyright by: INWESTPROJEKT POZNAŃ Sp. z o.o.			