


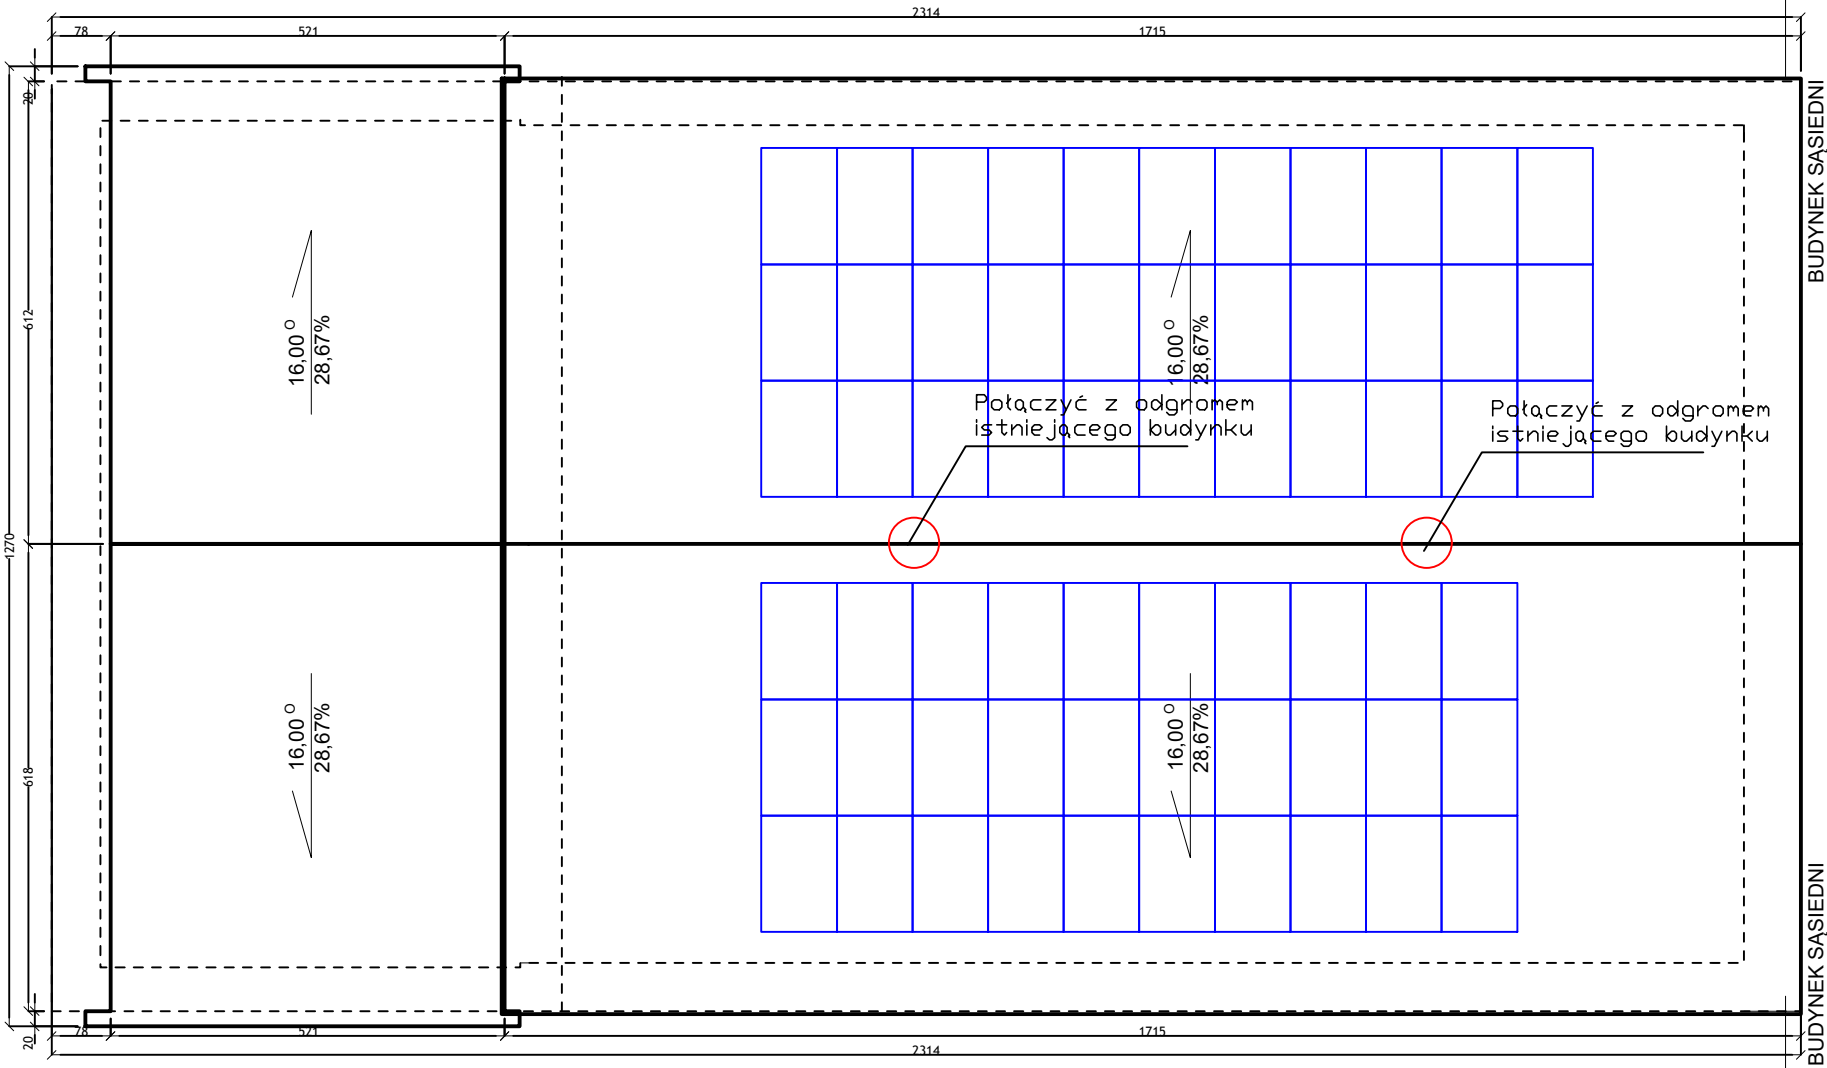

LEGENDA:

-  - szpica odgromowa 2 m
-  - zwody odprowadzające
-  - panel PV monokrystaliczny 260 Wp

ZWODY POZIOME NISKIE NA DACHU UKŁADAĆ NA TYPOWYCH UCHWYTACH DACHOWYCH Z USZCZELKĄ LUB WSPORNIKACH Z TWORZYWA SZTUCZNEGO DLA INSTALACJI St/Zn POŁĄCZENIA KRZYŻOWE I ODGAŁĘŻNE ORAZ POŁĄCZENIA Z KONSTRUKCJĄ STALOWĄ NA DACHU WYKONAĆ TYPOWYMI UCHWYTAMI DLA INSTALACJI St/Zn ZWODY NA DACHU I PRZEWODY ODPROWADZAJĄCE WYKONAĆ Z DRUTU St/Zn LUB St/Cu $\varnothing 8\text{mm}$. DO ZWODÓW POZIOMYCH POŁĄCZYĆ METALICZNIE WSZYSTKIE METALOWE ELEMENTY DACHU NP: ANTENY IGLICE ITP.

INWENTARYZACJA ZOSTAŁA OPRACOWANA W ZAKRESIE
NIEZBĘDNYM DO WYKONANIA ROBÓT BUDOWLANYCH

INWESTPROJEKT POZNAŃ Sp. z o.o.

ul. Klemensa Janickiego 20b, 60-542 Poznań

temat:	Budowa instalacji fotowoltaicznej w budynku świetlicy w Piasecznie, w ramach zadania: "Modernizacja energetyczna budynków użyteczności publicznej w Gminie Banie wraz z instalacjami OZE"		
obiekt:	Budynek świetlicy wiejskiej Piaseczno, 74-110 Piaseczno, dz. nr. 579/396, woj. zachodniopomorskie, powiat gryfiński, obręb 0009 Piaseczno, jedn. ewid. 320601_2		
inwestor:	Gmina Banie ul. Skośna 6, 74-110 Banie	data: 06.2018	
Projektant GL.:	inż. Henryk Domagała	466/89/UW	
Opracowujący:	mgr inż. Marcin Domagała		
tytuł rysunku:	Rzut dachu		skala: 1:100
część rys.:	branża:	faza projektu:	numer rysunku:
1/1	Inst. elektryczna	PROJEKT BUDOWLANY	E2
Projekt chroniony prawami autorskimi - Dz.U.1994 Nr24 poz.83; Wszelkie prawa zastrzeżone / All rights reserved. Powielanie, rozpowszechnianie, wykorzystanie, wprowadzanie zmian bez zgody posiadacza praw autorskich jest zabronione! Prawa Autorskie dla / Copyright by: INWESTPROJEKT POZNAŃ Sp. z o.o.			