


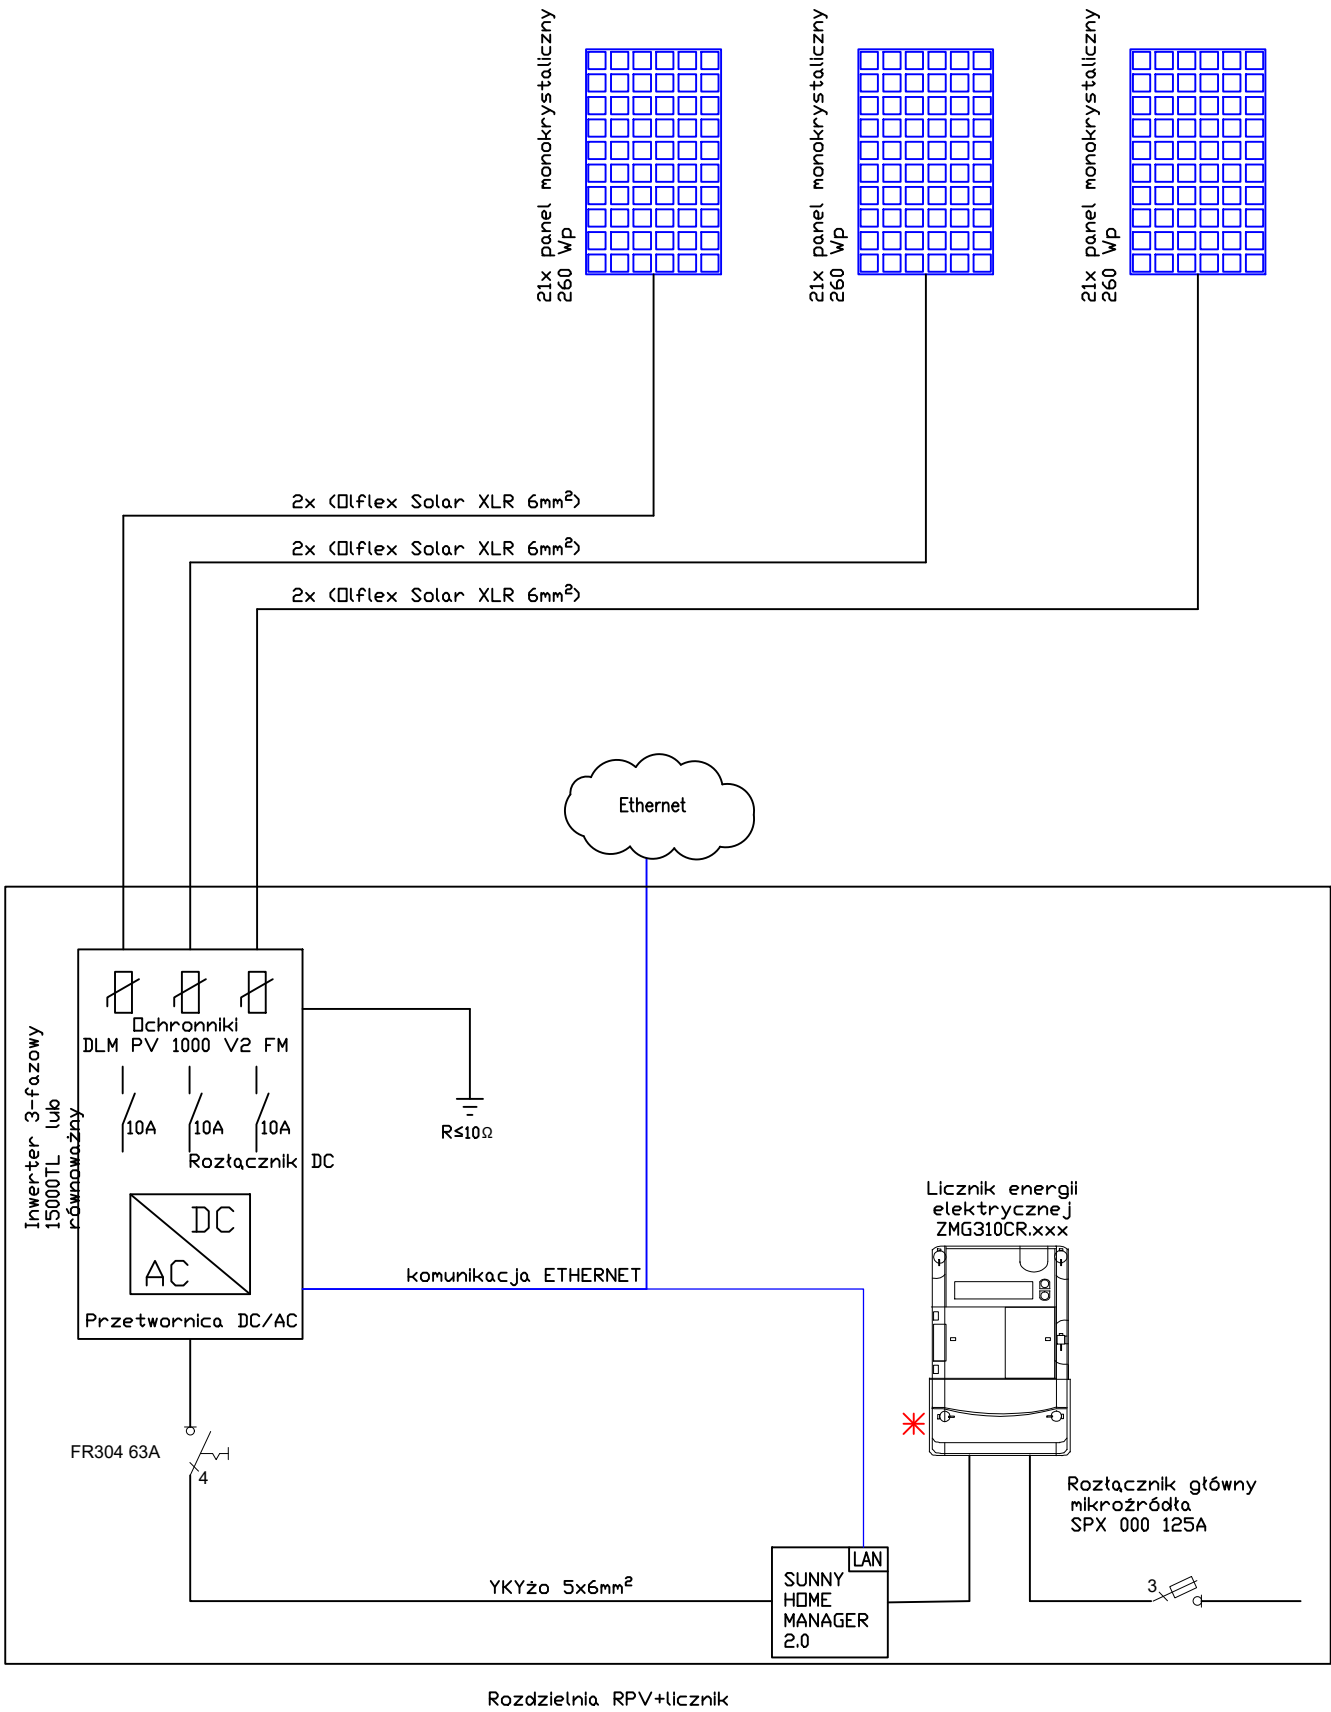

- UWAGA:
- Całość prac montażowych wykonać zgodnie z zasadami sztuki budowlanej, stosując się do zaleceń obowiązujących w tym zakresie norm i przepisów, DTR producentów
 - Całość prac powinna być wykonana przez osobę lub firmę elektryczną uprawnioną do wykonywania prac związanych z montażem instalacji elektrycznych.
 - Wszystkie opisy aparatów, urządzeń określają ich podstawowe parametry i dopuszcza się ich zamianę na równoważne
 - Zachować równomierność obciążenia faz
 - W tablicy pozostawić min 20% rezerwy wolnego miejsca
 - Dopuszcza się wykonanie okudowy bez klasy oddzielenia pożarowego przy umieszczeniu głównego wyłącznika prądu w okudowie na zewnętrznej elewacji
 - do rozdzielni doprowadzić instalacje strukturalną na potrzeby inteligentnego licznika energii

INWENTARYZACJA ZOSTAŁA OPRACOWANA W ZAKRESIE NIEZBĘDNYM DO WYKONANIA ROBÓT BUDOWLANYCH			
INWESTPROJEKT POZNAŃ Sp. z o.o. ul. Klemensa Janickiego 20b, 60-542 Poznań			
temat:	Budowa instalacji fotowoltaicznej w budynku świetlicy w Piasecznie, w ramach zadania: "Modernizacja energetyczna budynków użyteczności publicznej w Gminie Banie wraz z instalacjami OZE"		
obiekt:	Budynek świetlicy wiejskiej Piaseczno, 74-110 Piaseczno, dz. nr. 579, 396, woj. zachodniopomorskie, powiat gryfiński, obręb 0009 Piaseczno, jedn. ewid. 320601_2		
inwestor:	Gmina Banie ul. Skośna 6, 74-110 Banie	data:	06.2018
Projektant Gt.:	inż. Henryk Domagała 466/89/UW	imię i nazwisko:	numer uprawnień: podpis:
Opracowujący:	mgr inż. Marcin Domagała		
tytuł rysunku:	Schemat jednokreskowy instalacji PV		skala: 1:100
część rys.:	branża:	faza projektu:	numer rysunku:
1/1	Inst. elektryczna	PROJEKT WYKONAWCZY	E3
Projekt chroniony prawami autorskimi - Dz.U.1994 Nr24 poz.83; Wszelkie prawa zastrzeżone / All rights reserved. Powielanie, rozpowszechnianie, wykorzystanie, wprowadzanie zmian bez zgody posiadacza praw autorskich jest zabronione! Prawa Autorskie dla / Copyright by : INWESTPROJEKT POZNAŃ Sp. z o.o.			