


ZWODY POZIOME NISKIE NA DACHU UKŁADAĆ NA TYPOWYCH UCHWYTACH DACHOWYCH Z USZCZELKĄ LUB WSPORNIKACH Z TWORZYWA SZTUCZNEGO DLA INSTALACJI St/Zn POŁĄCZENIA KRZYŻOWE I ODGAŁĘŻNE ORAZ POŁĄCZENIA Z KONSTRUKCJĄ STALOWĄ NA DACHU WYKONAĆ TYPOWYMI UCHWYTAMI DLA INSTALACJI St/Zn ZWODY NA DACHU I PRZEWODY ODPROWADZAJĄCE WYKONAĆ Z DRUTU St/Zn LUB St/Cu Ø8mm.
DO ZWODÓW POZIOMYCH POŁĄCZYĆ METALICZNIE WSZYSTKIE METALOWE ELEMENTY DACHU NP: ANTENY IGLICE ITP.

- Rysunek należy rozpatrywać równolegle z projektami branżowymi;
- W zakresie nieokreślonym w dokumentacji projektowej obowiązują:
 - Prawo Budowlane oraz obowiązujące "warunki techniczne", ustawy i rozporządzenia;
 - Warunki Techniczne Wykonania i Odbioru Robót Budowlanych (wg ITB);
 - obowiązujące Normy (wg P.K.N.);
 - instrukcje i wytyczne producentów i dostawców materiałów budowlanych i instalacyjnych;
- Przed przystąpieniem do realizacji, w fazie wykonawczej, wszystkie wymiary należy sprawdzić na budowie;
- WSZELKIE PRACE WYKONAĆ ZGODNIE Z TECHNOLOGIĄ PRODUCENTA Z UŻYCIEM SYSTEMOWYCH AKCESORIÓW, ZGODNIE ZE SZTUKĄ BUDOWLANĄ;
- INWENTARYZACJA ZOSTAŁA OPRACOWANA W ZAKRESIE NIEZBĘDNYM DO WYKONANIA ROBÓT BUDOWLANYCH;
- Wskazane oprawy i osprzęt należy traktować jako przykładowy. Dopuszcza się zastosowanie opraw i osprzętu równoważnego o tych samych lub lepszych parametrach

LEGENDA:

-  - szpica odgromowa 2 m
-  - zwody odprowadzające
-  - złącza metaliczne
-  - zwody pionowe
-  ZK - złącze kontrolne
-  - panel PV monokrystaliczny 260 Wp
-  - rozdzielnia RPV

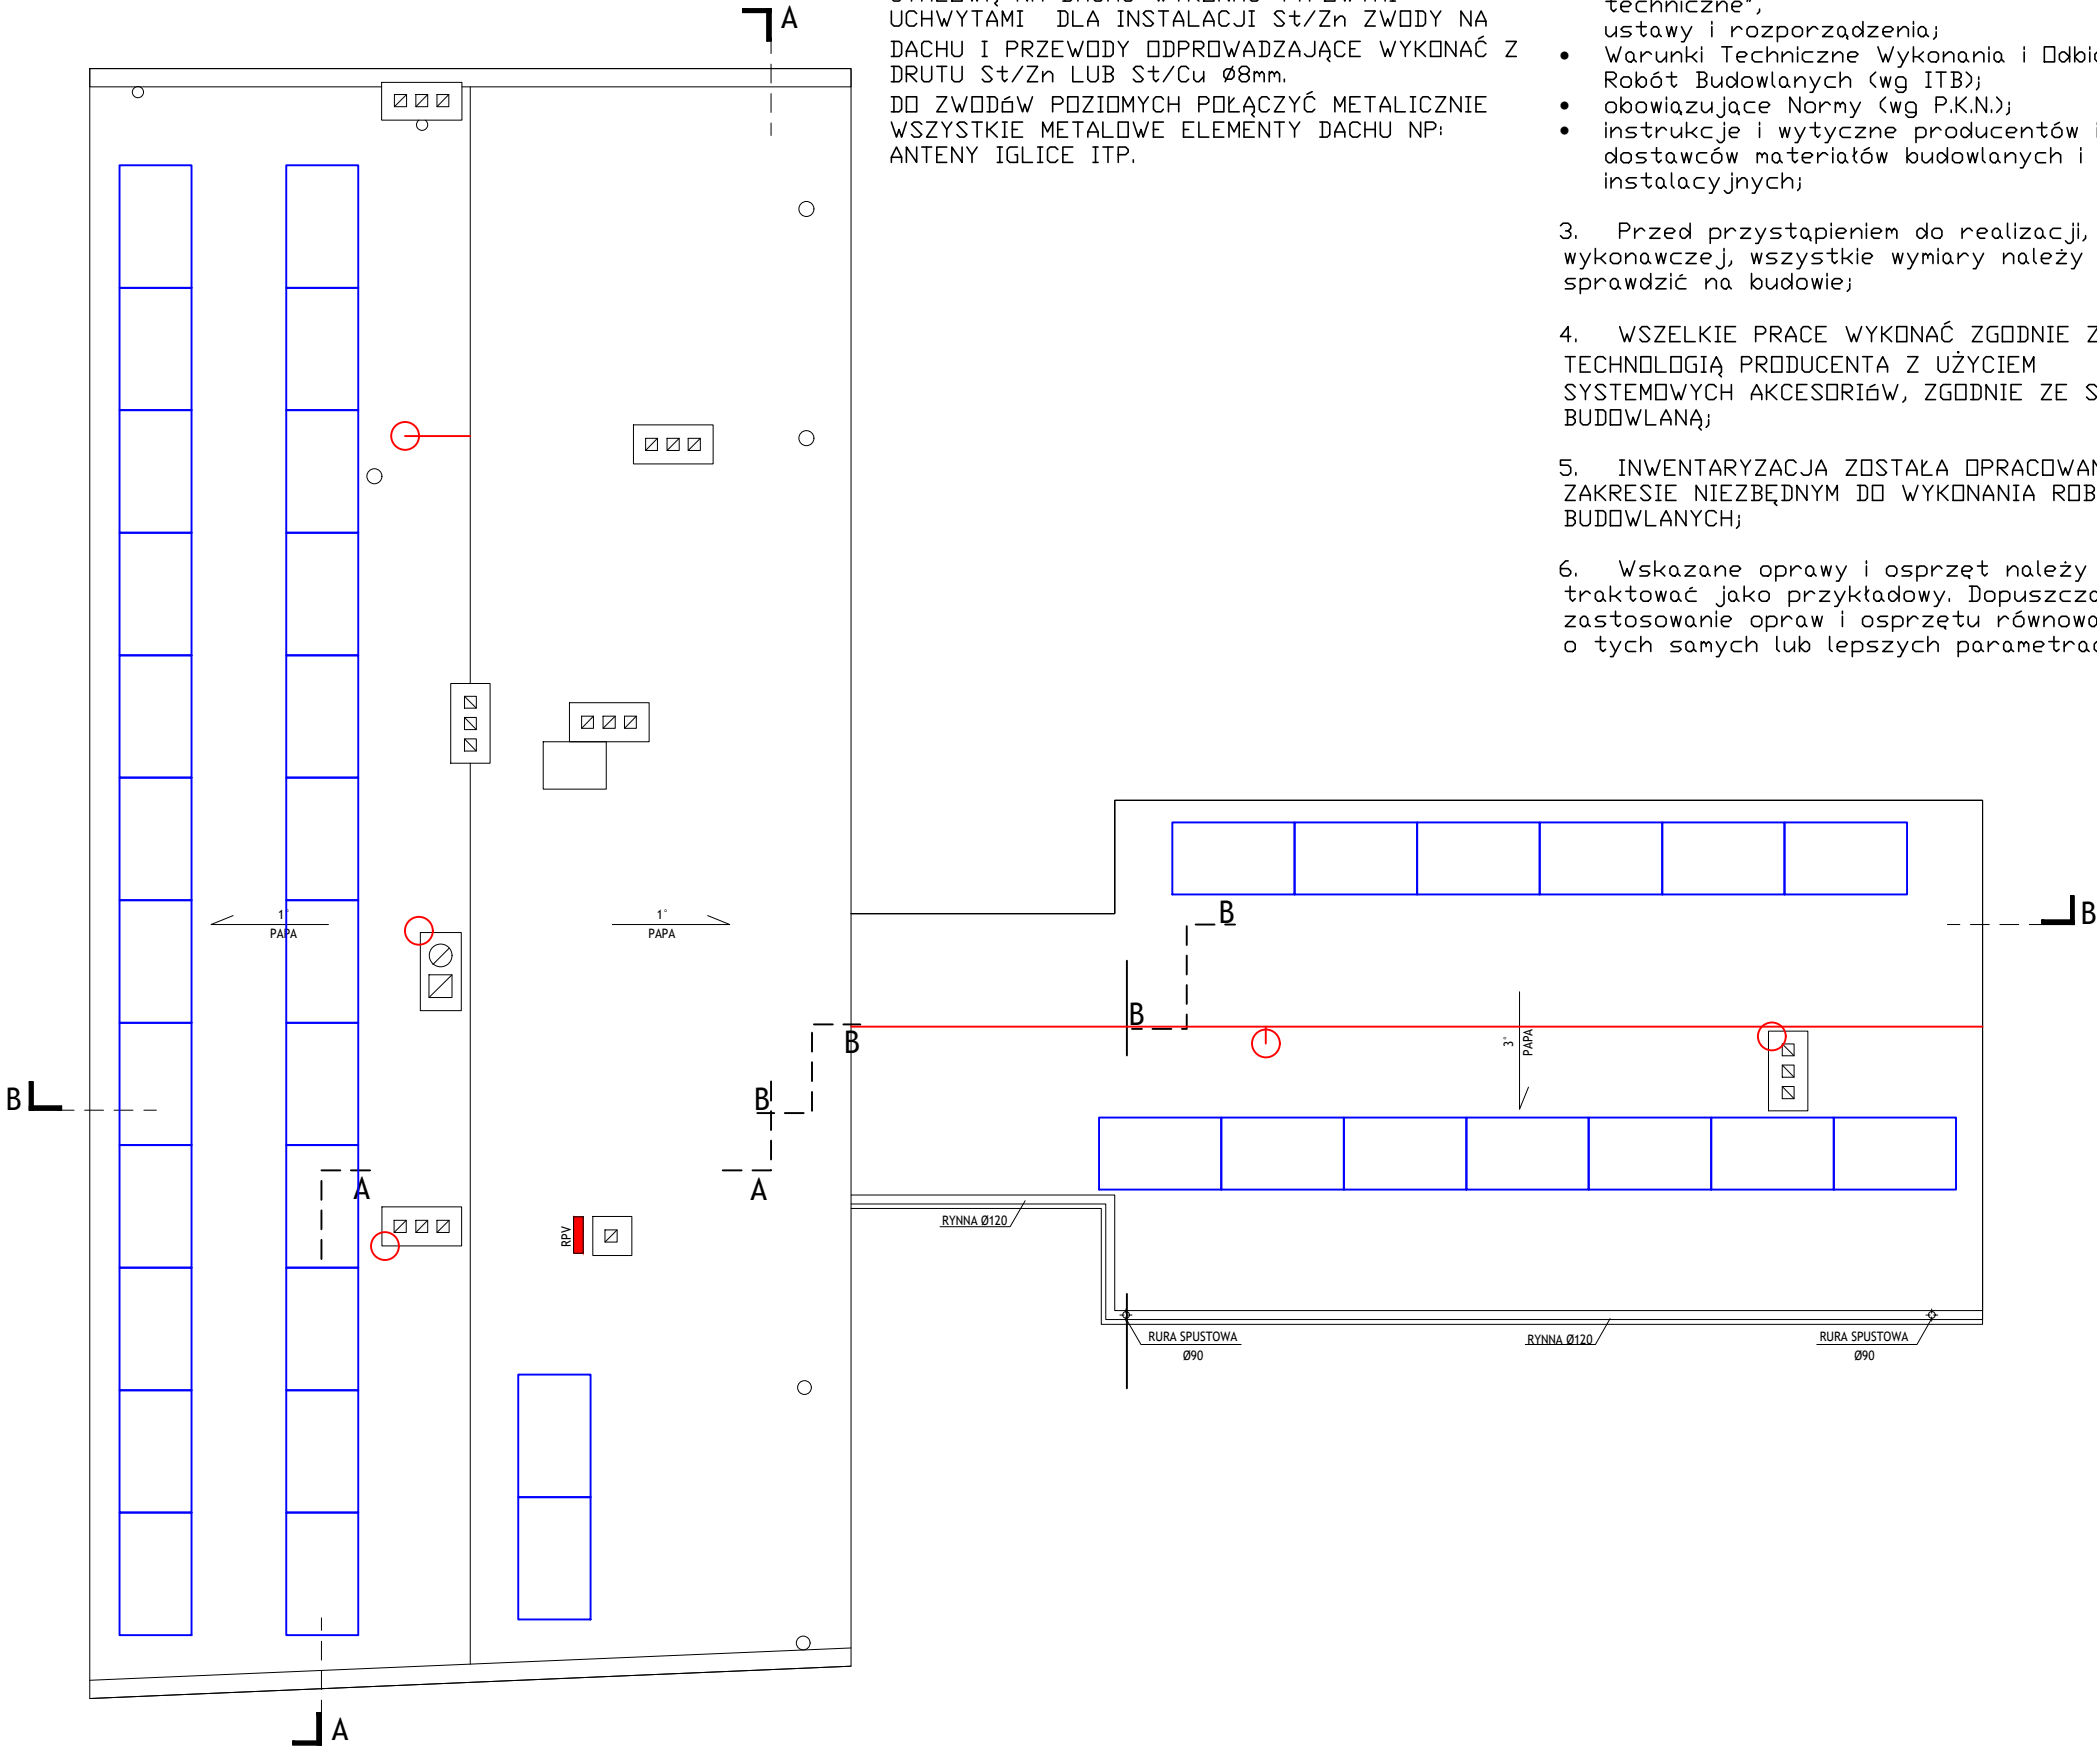

INWESTPROJEKT POZNAŃ Sp. z o.o. ul. Klemensa Janickiego 20b, 60-542 Poznań			
temat:	Budowa instalacji fotowoltaicznej w budynku przedszkola w ramach zadania "Modernizacja energetyczna budynków użyteczności publicznej w Gminie Banie wraz z instalacjami OZE"		
obiekt:	Przedszkole w Baniach Pocztowa 3, 74-110 Banie woj. zachodniopom., powiat gryfiński, gmina Banie dz.nr ewid. 290, 289/1, 291, 301 obręb 15, jedn. ewid. 320601_2		
inwestor:	Gmina Banie ul. Skośna 6, 74-110 Banie	data:	06.2018
Projektant Gł.:	imię i nazwisko: inż. Henryk Domagała 466/89/UW	numer uprawnień:	podpis:
Opracowujący:	mgr inż. Marcin Domagała		
tytuł rysunku:	Rzut dachu		skala: 1:100
część rys.:	branża: Inst. elektryczna	faza projektu: PROJEKT WYKONAWCZY	numer rysunku: E1
Projekt chroniony prawami autorskimi - Dz.U.1994 Nr24 poz.83; Wszelkie prawa zastrzeżone / All rights reserved. Powielanie, rozpowszechnianie, wykorzystanie, wprowadzanie zmian bez zgody posiadacza praw autorskich jest zabronione! Prawa Autorskie dla / Copyright by : INWESTPROJEKT POZNAŃ Sp. z o.o.			