

LEGENDA:



- szpica odgromowa 2 m




- zwody odprowadzające



- panel PV monokrystaliczny 260 Wp

ZWODY POZIOME NISKIE NA DACHU UKŁADAĆ NA
TYPOWYCH UCHWYTACH DACHOWYCH Z USZCZELKĄ
LUB WSPORNIKACH Z TWORZYWA SZTUCZNEGO DLA
INSTALACJI St/Zn POŁĄCZENIA KRZYŻOWE I
ODGALĘŻNE ORAZ POŁĄCZENIA Z KONSTRUKCJĄ
STALOWĄ NA DACHU WYKONAĆ TYPOWYMI
UCHWYTAMI DLA INSTALACJI St/Zn ZWODY NA
DACHU I PRZEWODY ODPROWADZAJĄCE WYKONAĆ Z
DRUTU St/Zn LUB St/Cu $\varnothing 8\text{mm}$.
DO ZWODÓW POZIOMYCH POŁĄCZYĆ METALICZNIE
WSZYSTKIE METALOWE ELEMENTY DACHU NP:
ANTENY, IGLICE ITP.

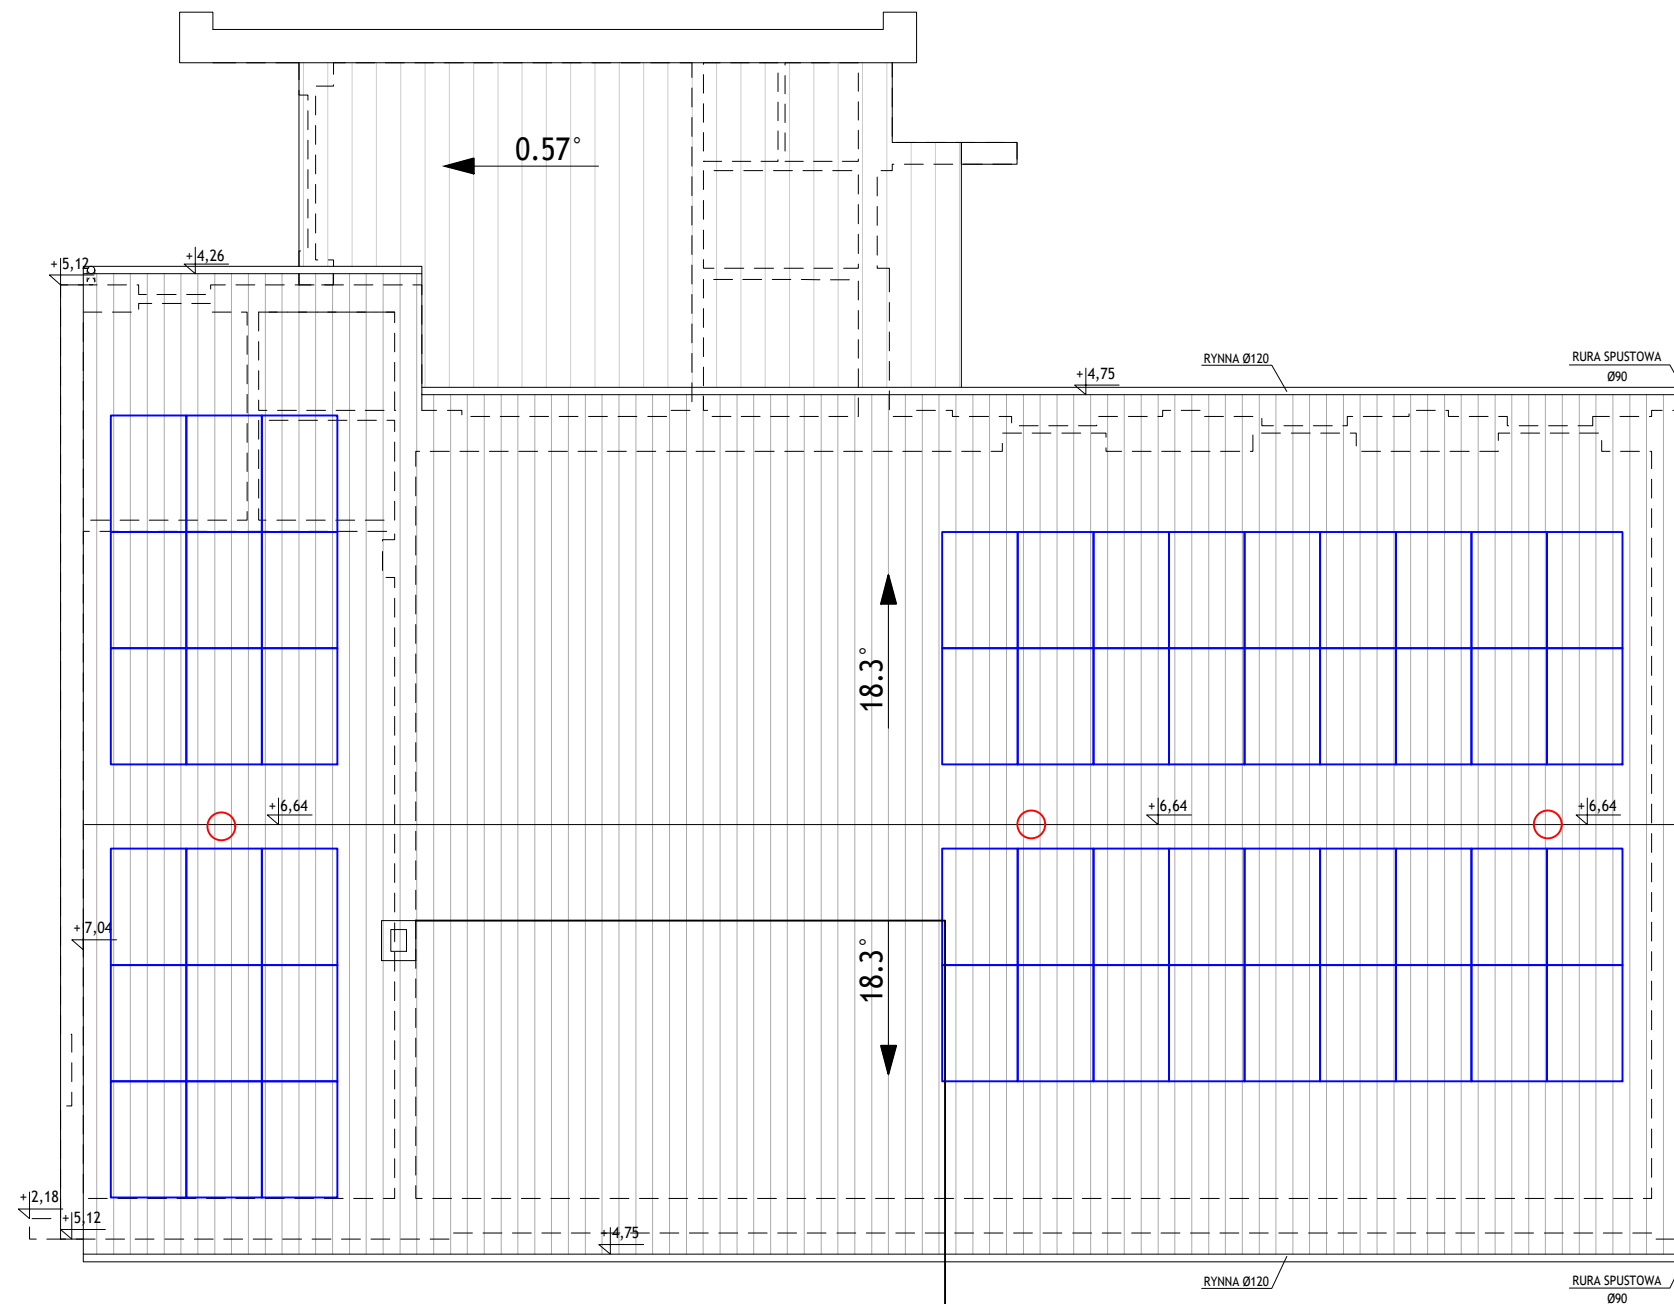

INWESTPROJEKT POZNAŃ Sp. z o.o. ul. Klemensa Janickiego 20b, 60-542 Poznań			
temat:	Budowa instalacji fotowoltaicznej w budynku świetlicy w ramach zadania "Modernizacja energetyczna budynków użyteczności publicznej w Gminie Banie wraz z instalacjami OZE"		
obiekt:	Świetlica wiejska w Swobnicy Swobnica 36, 74-110 Swobnica woj. zachodniopom., powiat gryfiński, gmina Banie dz.nr ewid. 400/2, 400/1, 398, 434/2 obrob 13, jedn. ewid. 320601_2		
inwestor:	Gmina Banie ul. Skośna 6, 74-110 Banie	data:	06.2018
	imię i nazwisko:	numer uprawnień:	podpis:
Projektant GL:	inż. Henryk Domagała 466/89/UW		
Opracowujący:	mgr inż. Marcin Domagała		
tytuł rysunku:	Rzut dachu		skala: 1:100
część rys.:	branża:	faza projektu:	numer rysunku:
1/1	Inst. elektryczna	PROJEKT BUDOWLANY	E1
Projekt chroniony prawami autorskimi - Dz.U.1994 Nr24 poz.83; Wszelkie prawa zastrzeżone / All rights reserved. Powielanie, wykorzystanie, wprowadzanie zmian bez zgody posiadacza praw autorskich jest zabronione! Prawa Autorskie dla / Copyright by :INWESTPROJEKT POZNAŃ Sp. z o.o.			