


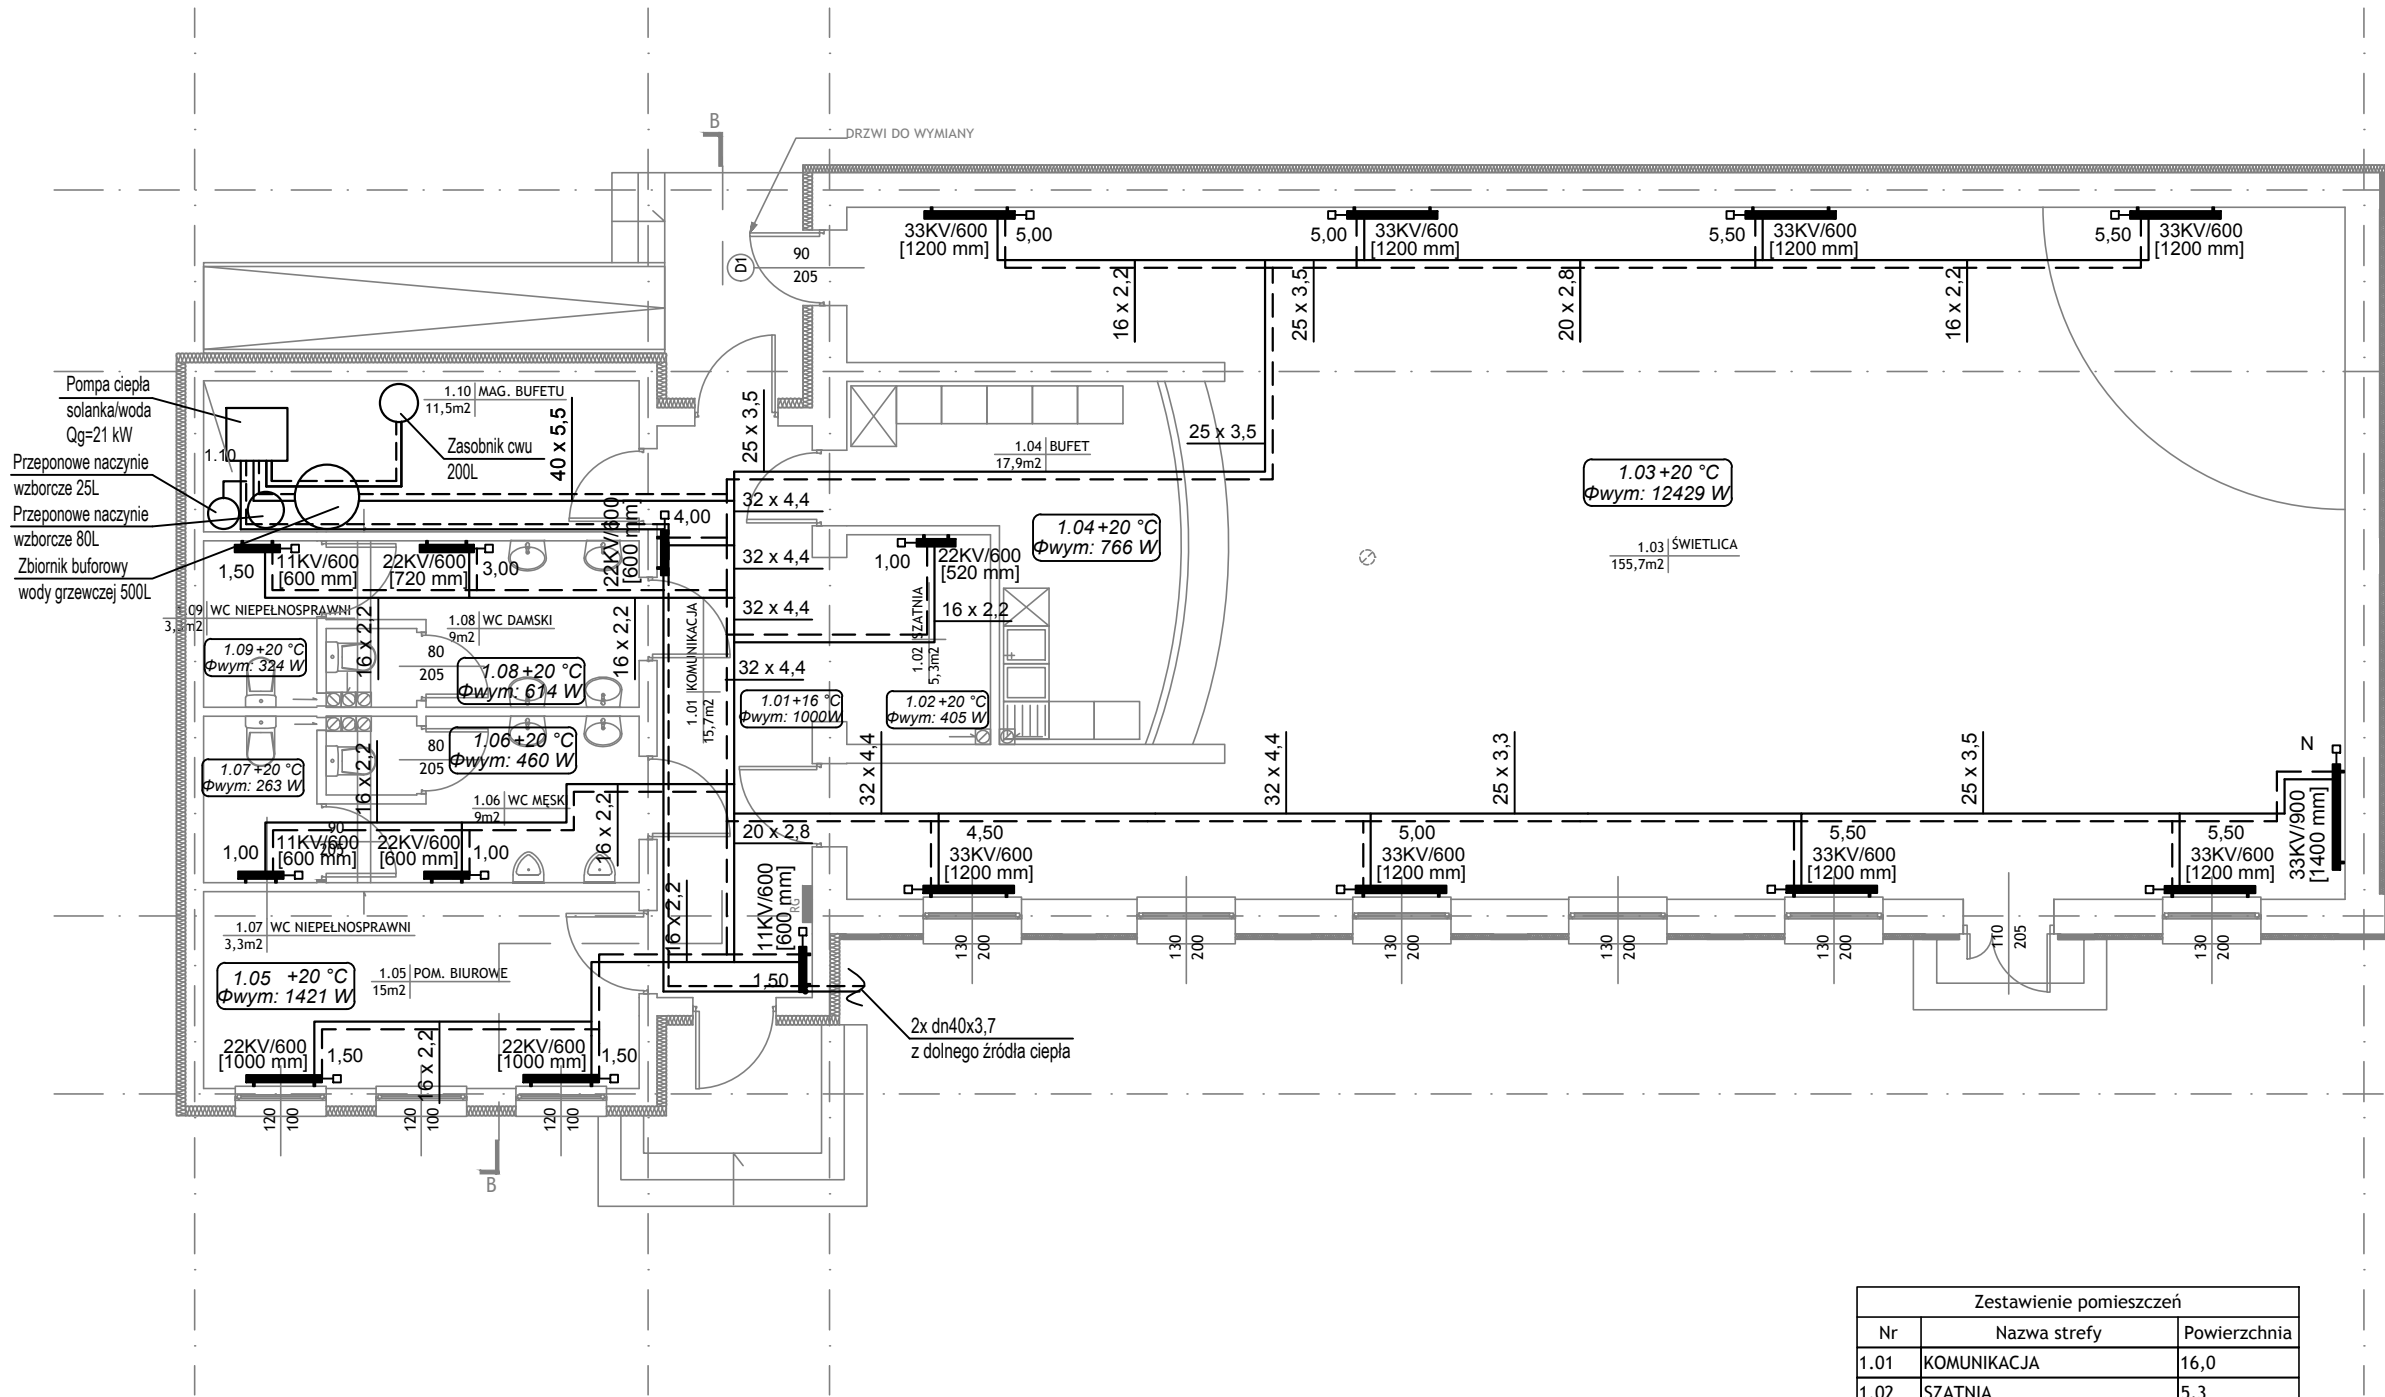

| Zestawienie pomieszczeń |                    |                      |
|-------------------------|--------------------|----------------------|
| Nr                      | Nazwa strefy       | Powierzchnia         |
| 1.01                    | KOMUNIKACJA        | 16,0                 |
| 1.02                    | SZATNIA            | 5,3                  |
| 1.03                    | ŚWIETLICA          | 156,2                |
| 1.04                    | BUFET              | 18,1                 |
| 1.05                    | POM. BIUROWE       | 15,0                 |
| 1.06                    | WC MĘSKI           | 9,1                  |
| 1.07                    | WC NIEPEŁNOSPRAWNI | 3,3                  |
| 1.08                    | WC DAMSKI          | 9,1                  |
| 1.09                    | WC NIEPEŁNOSPRAWNI | 3,3                  |
| 1.10                    | MAG. BUFETU        | 11,5                 |
|                         |                    | 246,9 m <sup>2</sup> |

ORIENTACJA:

UWAGI:

1. Rysunek należy rozpatrywać równolegle z opisem technicznym i projektami branżowymi;

2. W zakresie nieokreślonym w dokumentacji projektowej obowiązują:

- Prawo Budowlane oraz obowiązujące "warunki techniczne", ustawy i rozporządzenia;
- Warunki Techniczne Wykonania i Odbioru Robót Budowlanych (wg ITB);
- obowiązujące Normy (wg P.K.N.);
- instrukcje i wytyczne producentów i dostawców materiałów budowlanych i instalacyjnych;

3. Przed przystąpieniem do realizacji, w fazie wykonawczej, wszystkie wymiary należy sprawdzić na budowie;

LEGENDA:

LEGENDA:

ZASILANIE C.O.

POWRÓT C.O.

Ø20

ŚREDNICA PRZEWODU

22KV/600

1000 mm

SYMBOL GRZEJNIKA

TYP/WYSOKOŚĆ [DŁUGOŚĆ]

INWENTARYZACJA ZOSTAŁA OPRACOWANA W ZAKRESIE

NIEZBĘDNYM DO WYKONANIA ROBÓT BUDOWLANYCH

Inwestprojekt Poznań Sp. z o.o.

ul. Klemensa Janickiego 20b, 60-542 Poznań

temat:

Przebudowa/modernizacja systemu centralnego ogrzewania oraz ciepłej wody użytkowej na system oparty o gruntową pompę ciepła w budynku świetlicy wiejskiej w Baniewicach gm. Banie w ramach zadania: "Modernizacja energetyczna budynków użyteczności publicznej w Gminie Banie wraz z instalacjami OZE".

obiekt:

Świetlica wiejska w Baniewicach

inwestor:

Baniewice 51, 74-110 Baniewice, woj. zachodniopom., powiat gryfiński, gmina Banie dz.nr ewid. 363, obręb 12, jedn. ewid. 320601\_2

Gmina Banie

ul. Skośna 6, 74-110 Banie

data:

06.2018

Projektant:

imię i nazwisko:

mgr inż. Paweł Ochrymowicz

MAP/0442/PWOS/10

numer uprawnień:

podpis:

Sprawdzający:

mgr inż. Anna Kufel

MAP/0247/PWOS/12

Opracował:

mgr inż. Magdalena Ochrymowicz

tytuł rysunku:

Instalacja centralnego ogrzewania. Rzut parteru.

skala:

1:100

część rys.:

1/1

branża:

Sanitarna

faza projektu:

PROJEKT BUDOWLANY

numer rysunku:

S-02

Projekt chroniony prawami autorskimi - Dz.U. 1994 Nr24 poz.83; Wszelkie prawa zastrzeżone / All rights reserved. Powielanie, rozpowszechnianie, wykorzystanie, wprowadzanie zmian bez zgody posiadacza praw autorskich jest zabronione!

Prawa Autorskie dla / Copyright by : Centrum Projektu ENO-INVEST Sp. z o.o.