


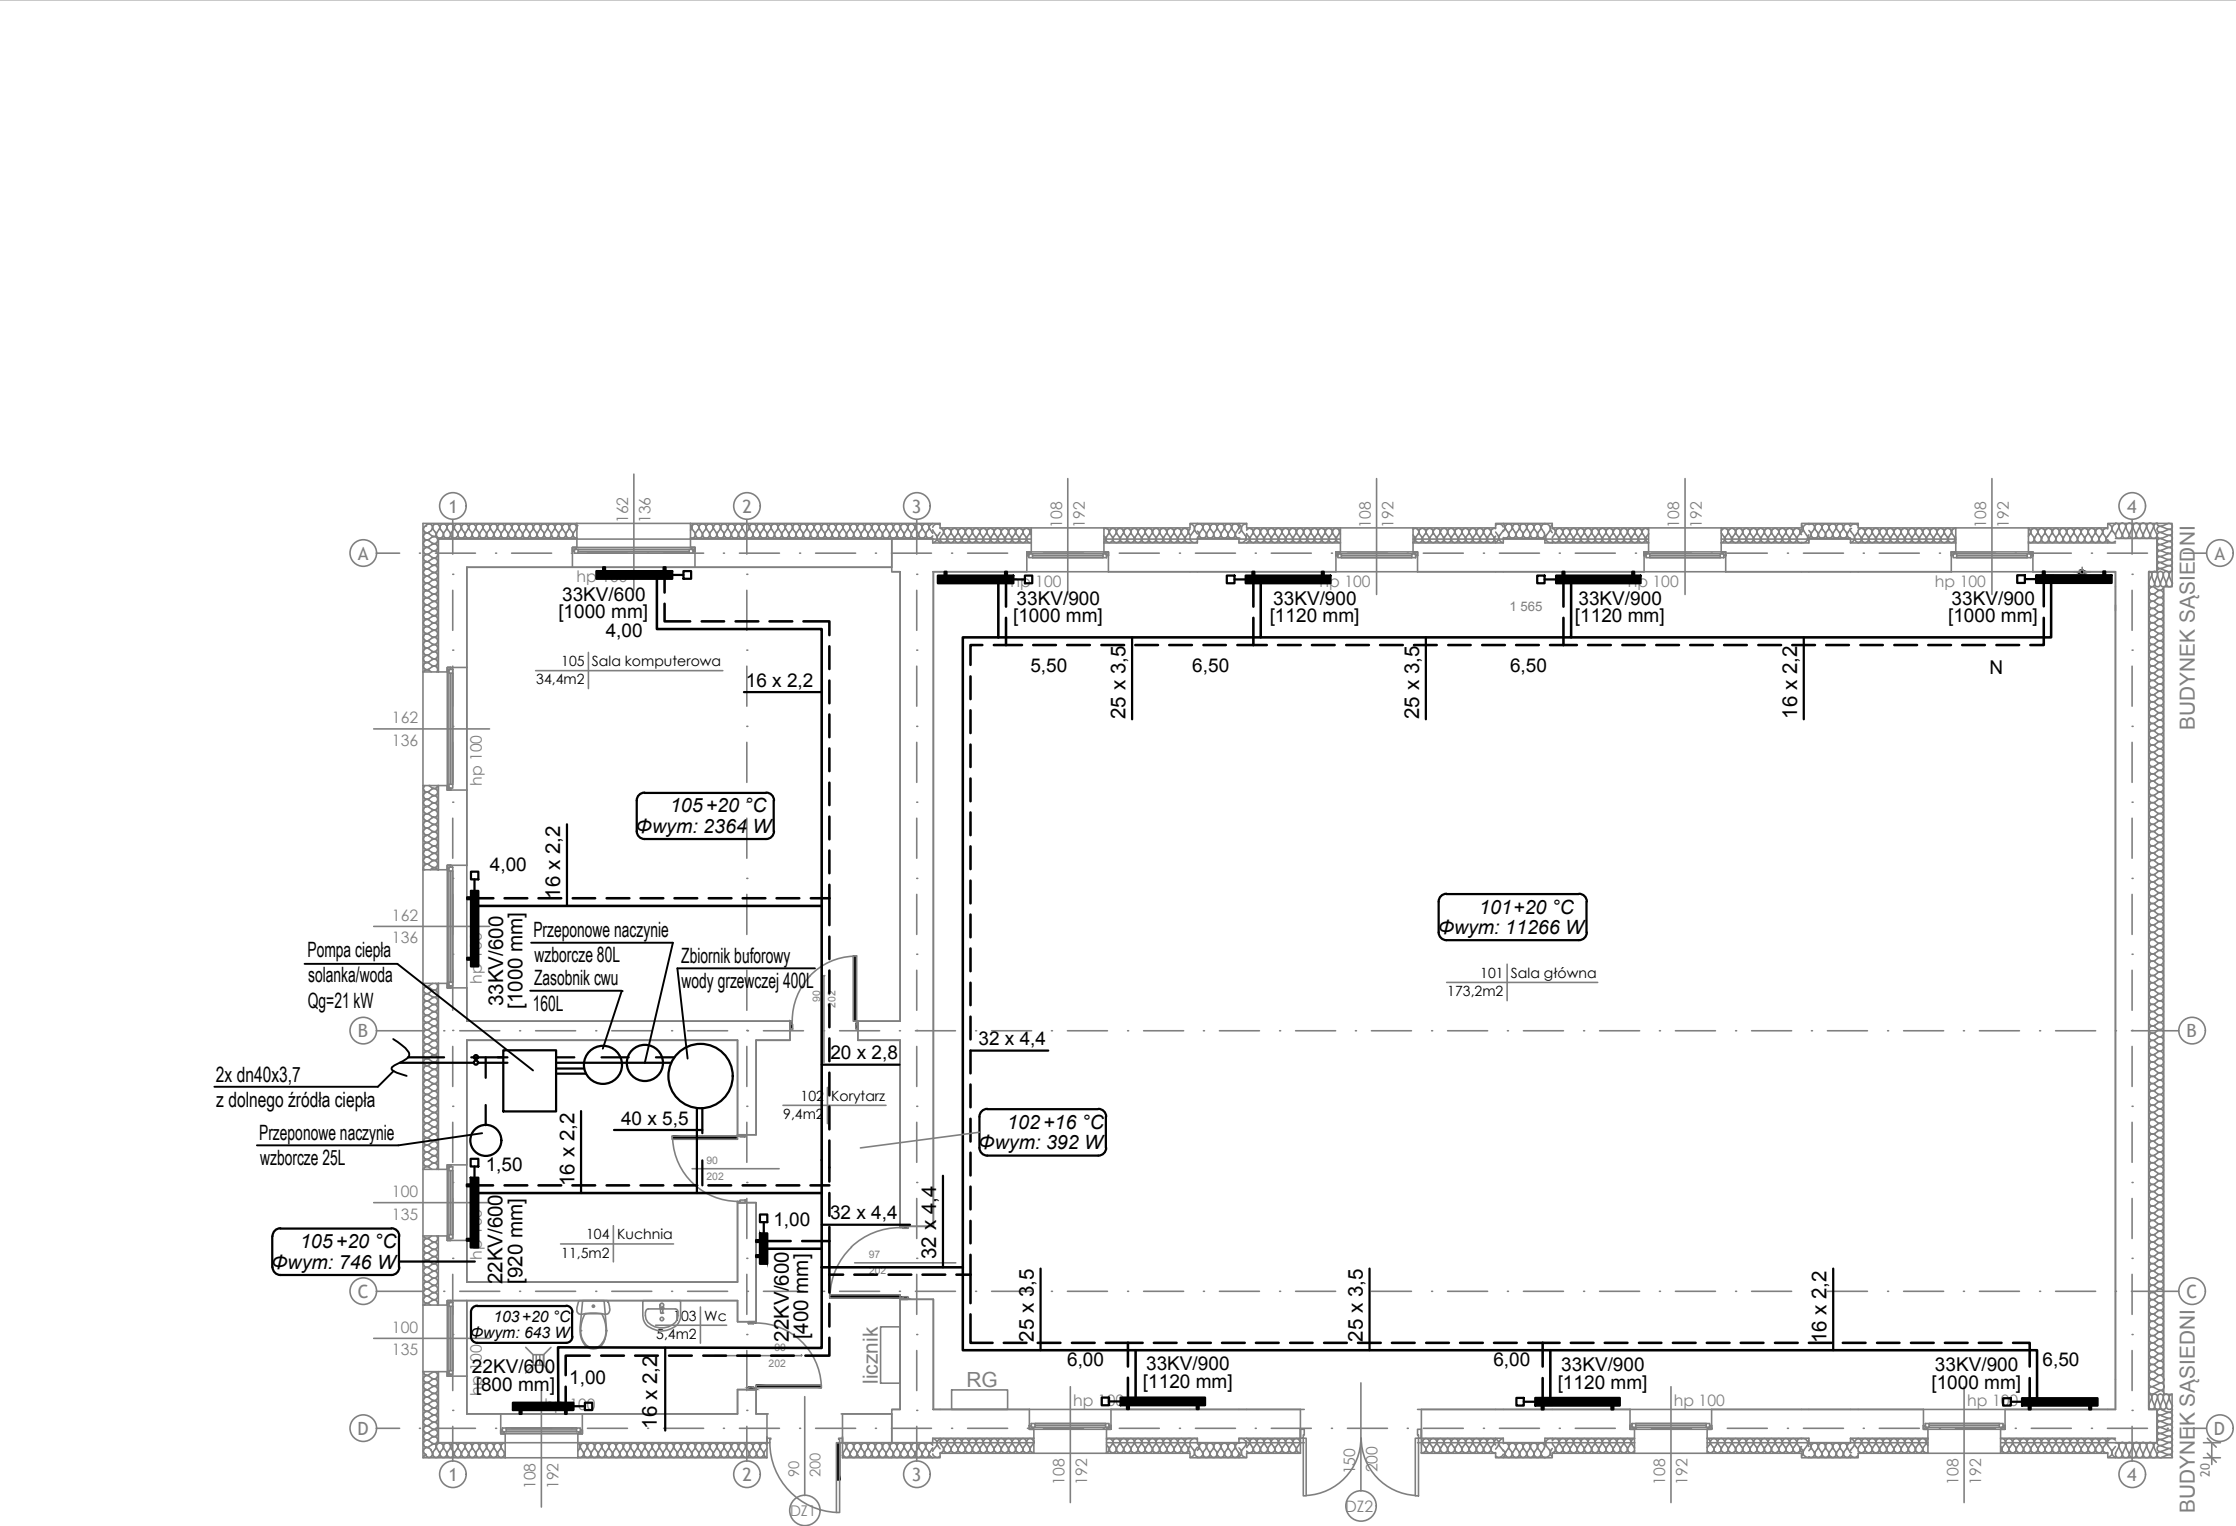

ORIENTACJA:

UWAGI:

1. Rysunek należy rozpatrywać równolegle z opisem technicznym i projektami branżowymi;

2. W zakresie nieokreślonym w dokumentacji projektowej obowiązują:

- Prawo Budowlane oraz obowiązujące "warunki techniczne", ustawy i rozporządzenia;
- Warunki Techniczne Wykonania i Odbioru Robót Budowlanych (wg ITB);
- obowiązujące Normy (wg P.K.N.);
- instrukcje i wytyczne producentów i dostawców materiałów budowlanych i instalacyjnych;

3. Przed przystąpieniem do realizacji, w fazie wykonawczej, wszystkie wymiary należy sprawdzić na budowie;

LEGENDA:

LEGENDA:

ZASILANIE C.O.

POWRÓT C.O.

25X3,5

ŚREDNICA PRZEWODU

33KV/900
1000 mm

SYMBOL GRZEJNIKA
TYP/WYSOKOŚĆ [DŁUGOŚĆ]

Inwentaryzacja została opracowana w zakresie niezbędnym do wykonania robót budowlanych

Inwestprojekt Poznań Sp. z o.o.

ul. Klemensa Janickiego 20b, 60-542 Poznań

temat:

Przebudowa/modernizacja systemu centralnego ogrzewania oraz ciepłej wody użytkowej na system oparty o gruntową pompę ciepła w budynku świetlicy wiejskiej w Piasecznie gm. Banie w ramach zadania: "Modernizacja energetyczna budynków użyteczności publicznej w Gminie Banie wraz z instalacjami OZE".

obiekt:

Budynek świetlicy wiejskiej

Piaseczno, 74-110 Piaseczno, dz. nr. 579, 396, woj. zachodniopomorskie, powiat gryfiński, obręb 0009 Piaseczno, jedn. ewid. 320601_2

inwestor:

Gmina Banie

ul. Skośna 6, 74-110 Banie

data:

06.2018

imię i nazwisko:

numer uprawnień:

mgr inż. Paweł Ochrymowicz

MAP/0442/PWOS/10

Sprawdzający:

mgr inż. Anna Kufel

MAP/0247/PWOS/12

Opracował:

mgr inż. Magdalena Ochrymowicz

tytuł rysunku:

Instalacja centralnego ogrzewania. Rzut parteru.

skala:

1:100

część rys.:

branża:

faza projektu:

numer rysunku:

1/1

Sanitarna

PROJEKT BUDOWLANY

S-02

Projekt chroniony prawami autorskimi - Dz.U. 1994 Nr 24 poz. 83; Wszelkie prawa zastrzeżone / All rights reserved. Powielanie, rozpowszechnianie, wykorzystywanie, wprowadzanie zmian bez zgody posiadacza praw autorskich jest zabronione!

Prawa Autorskie dla / Copyright by:

Centrum Projektu EKO-INVEST Sp. z o.o.