


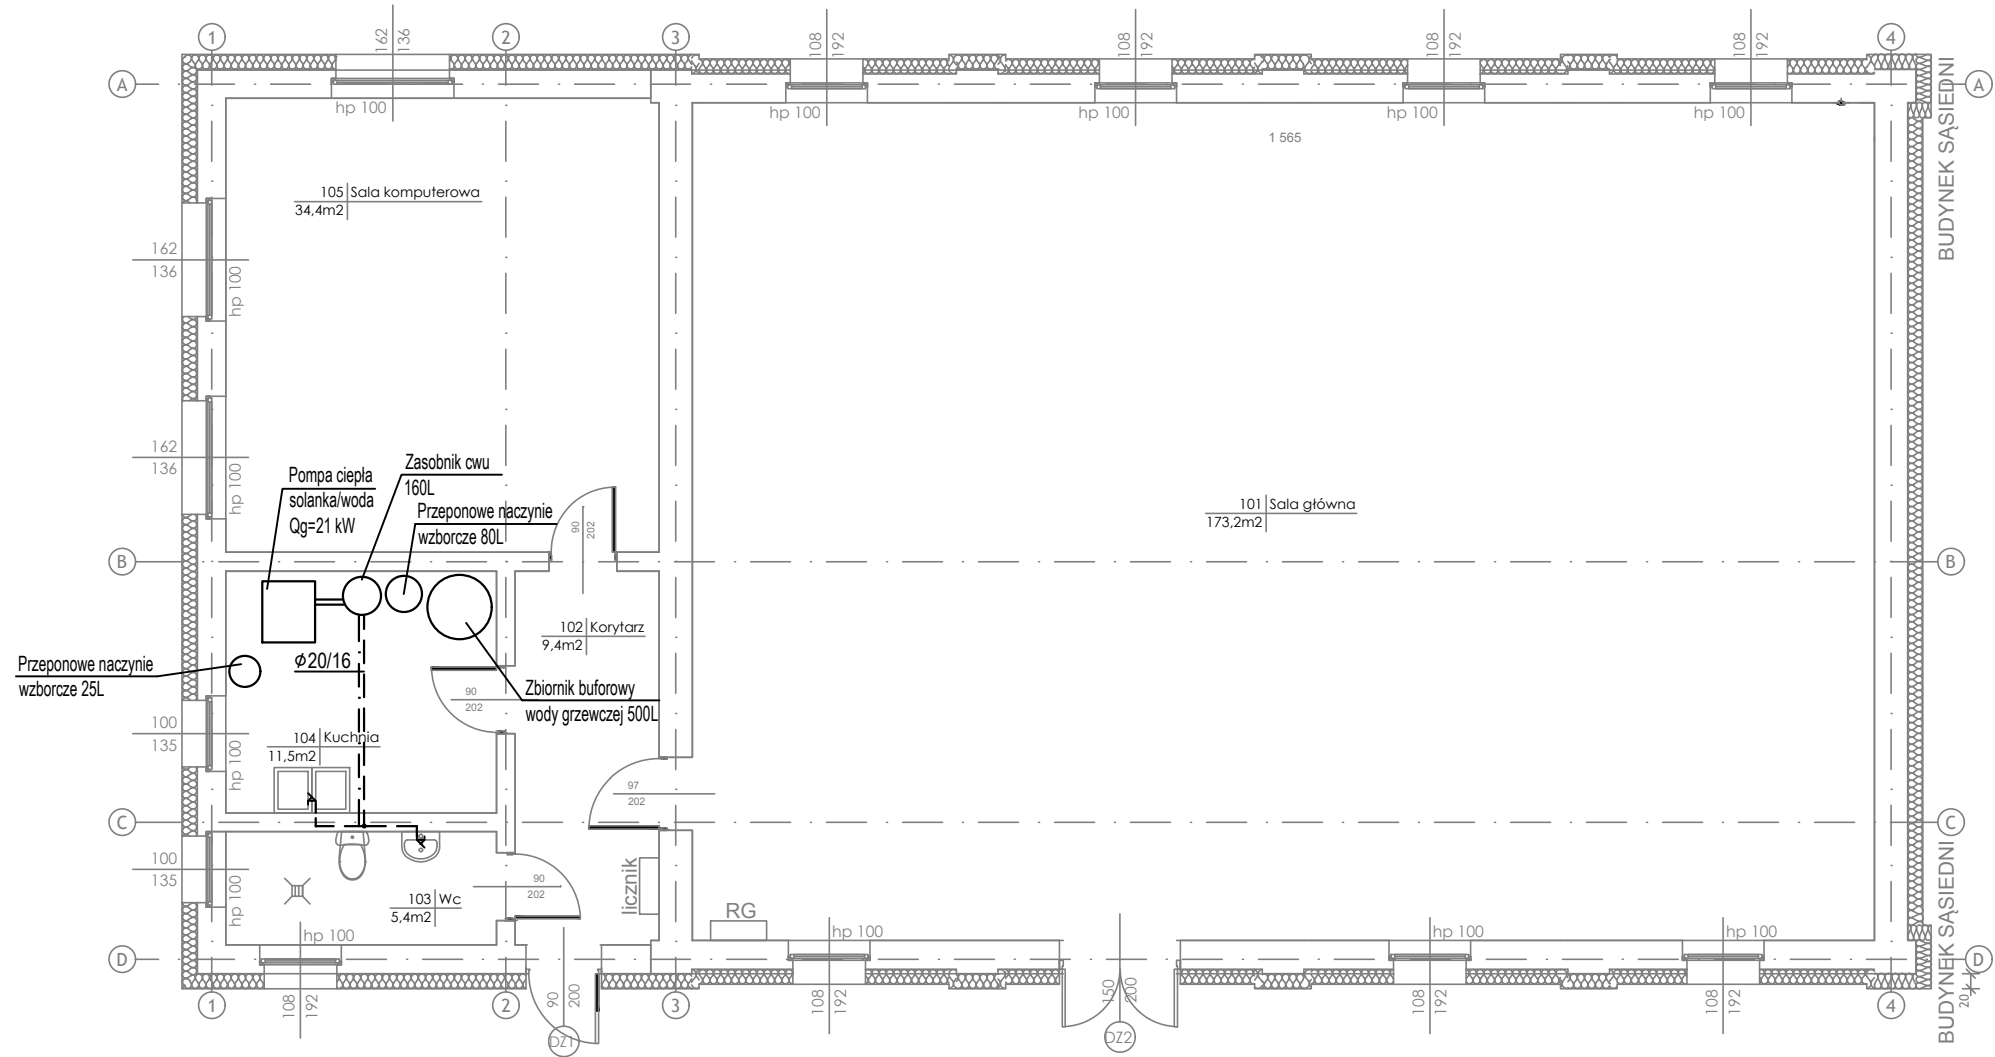

ORIENTACJA:			
UWAGI:			
1. Rysunek należy rozpatrywać równolegle z opisem technicznym i projektami branżowymi; 2. W zakresie nieokreślonym w dokumentacji projektowej obowiązują: • Prawo Budowlane oraz obowiązujące "warunki techniczne", ustawy i rozporządzenia; • Warunki Techniczne Wykonania i Odbioru Robót Budowlanych (wg ITB); • obowiązujące Normy (wg P.K.N.); • instrukcje i wytyczne producentów i dostawców materiałów budowlanych i instalacyjnych; 3. Przed przystąpieniem do realizacji, w fazie wykonawczej, wszystkie wymiary należy sprawdzić na budowie;			
LEGENDA:			
— — — C. W. U. — · — CYRKULACJA Ø20/16 ŚREDNICA WODY CIEPLEJ, CYRKULACYJNEJ			
INWENTARYZACJA ZOSTAŁA OPRACOWANA W ZAKRESIE NIEZBĘDNYM DO WYKONANIA ROBÓT BUDOWLANYCH			
Inwestprojekt Poznań Sp. z o.o. ul. Klemensa Janickiego 20b, 60-542 Poznań			
temat:	Przebudowa/modernizacja systemu centralnego ogrzewania oraz ciepłej wody użytkowej na system oparty o gruntową pompę ciepła w budynku świetlicy wiejskiej w Piasecznie gm. Banie w ramach zadania: "Modernizacja energetyczna budynków użyteczności publicznej w Gminie Banie wraz z instalacjami OZE".		
obiekt:	Budynek świetlicy wiejskiej Piaseczno, 74-110 Piaseczno, dz. nr. 579, 396, woj. zachodniopomorskie, powiat gryfiński, obręb 0009 Piaseczno, jedn. ewid. 320601_2		
inwestor:	Gmina Banie ul. Skośna 6, 74-110 Banie	data:	06.2018
	imię i nazwisko:	numer uprawnień:	podpis:
Projektant:	mgr inż. Paweł Ochrymowicz	MAP/0442/PWOS/10	
Sprawdzający:	mgr inż. Anna Kufel	MAP/0247/PWOS/12	
Opracował:	mgr inż. Magdalena Ochrymowicz		
tytuł rysunku:	Instalacja ciepłej wody użytkowej. Rzut parteru.		skala: 1:100
część rys.:	branża:	faza projektu:	numer rysunku:
1/1	Sanitarna	PROJEKT BUDOWLANY	S-03
Projekt chroniony prawami autorskimi - Dz.U. 1994 Nr 24 poz. 83; Wszelkie prawa zastrzeżone / All rights reserved. Powielanie , rozpowszechnianie, wykorzystywanie, wprowadzanie zmian bez zgody posiadacza praw autorskich jest zabronione! Prawa Autorskie dla / Copyright by : Centrum Projektu EKO-INVEST Sp. z o.o.			