


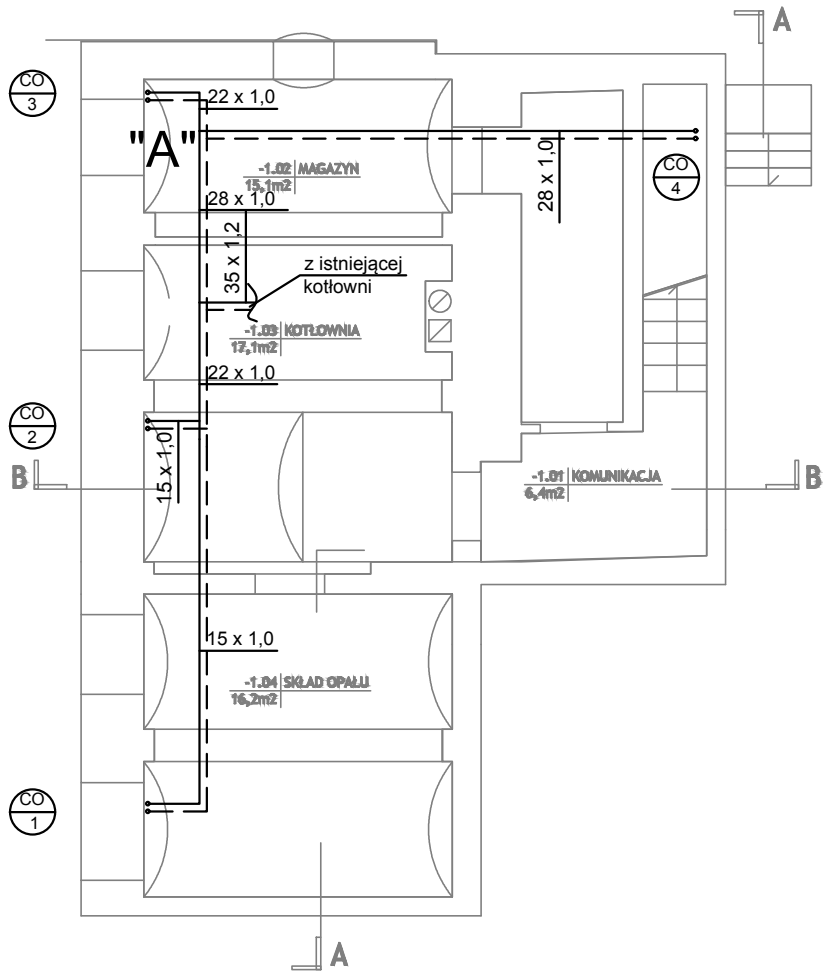

Zestawienie pomieszczeń			
Kondygnacja	Nr	Nazwa pomieszczenia	Powierzchnia
Piwnica	-1.01	KOMUNIKACJA	6,4
	-1.02	MAGAZYN	15,1
	-1.03	KOTŁOWNIA	17,1
	-1.04	SKŁAD OPALU	16,2
			54,8 m²

ORIENTACJA:

UWAGI:

1. Rysunek należy rozpatrywać równoległe z opisem technicznym i projektami branżowymi;

2. W zakresie nieokreślonym w dokumentacji projektowej obowiązują:

- Prawo Budowlane oraz obowiązujące "warunki techniczne", ustawy i rozporządzenia;
- Warunki Techniczne Wykonania i Odbioru Robót Budowlanych (wg ITB);
- obowiązujące Normy (wg P.K.N.);
- instrukcje i wytyczne producentów i dostawców materiałów budowlanych i instalacyjnych;

3. Przed przystąpieniem do realizacji, w fazie wykonawczej, wszystkie wymiary należy sprawdzić na budowie;

LEGENDA:

LEGENDA:

ZASILANIE C.O.

POWRÓT C.O.

Ø20

ŚREDNICA PRZEWODU

22K/600

SYMBOL GRZEJNIKA

1000 mm

TYP/WYSOKOŚĆ [DŁUGOŚĆ]

INWENTARYZACJA ZOSTAŁA OPRACOWANA W ZAKRESIE
NIEZBĘDNYM DO WYKONANIA ROBÓT BUDOWLANYCH

Inwestprojekt Poznań Sp. z o.o.

ul. Klemensa Janickiego 20b, 60-542 Poznań

temat:

Modernizacja instalacji centralnego ogrzewania w ramach zadania "Termomodernizacja budynku użyteczności publicznej wraz z montażem instalacji fotowoltaicznej - Budynek Przedszkola w Baniach"

obiekt:

Przedszkole w Baniach

Pocztowa 3, 74-110 Banie woj. zachodniopom., powiat gryfiński, gmina Banie dz.nr ewid. 290, 289/1, 291, 301 obręb 15, jedn. ewid. 320601_2

inwestor:

Gmina Banie

ul. Skośna 6, 74-110 Banie

data:

06.2018

imię i nazwisko:

numer uprawnień:

projektant:

mgr inż. Paweł Ochrymowicz

MAP/0442/PWOS/10

sprawdzający:

mgr inż. Anna Kufel

MAP/0247/PWOS/12

opracował:

mgr inż. Magdalena Ochrymowicz

tytuł rysunku:

Instalacja centralnego ogrzewania.
Rzut piwnic.

skala:

1:100

część rys.:

1/1

branża:

Sanitarna

faza projektu:

PROJEKT BUDOWLANY

numer rysunku:

S-01

Projekt chroniony prawami autorskimi - Dz.U. 1994 Nr 24 poz. 83; Wszelkie prawa zastrzeżone / All rights reserved. Powielanie, rozpowszechnianie, wykorzystywanie, wprowadzanie zmian bez zgody posiadacza praw autorskich jest zabronione!

Prawa Autorskie dla / Copyright by : Centrum Projektu EKO-INVEST Sp. z o.o.