



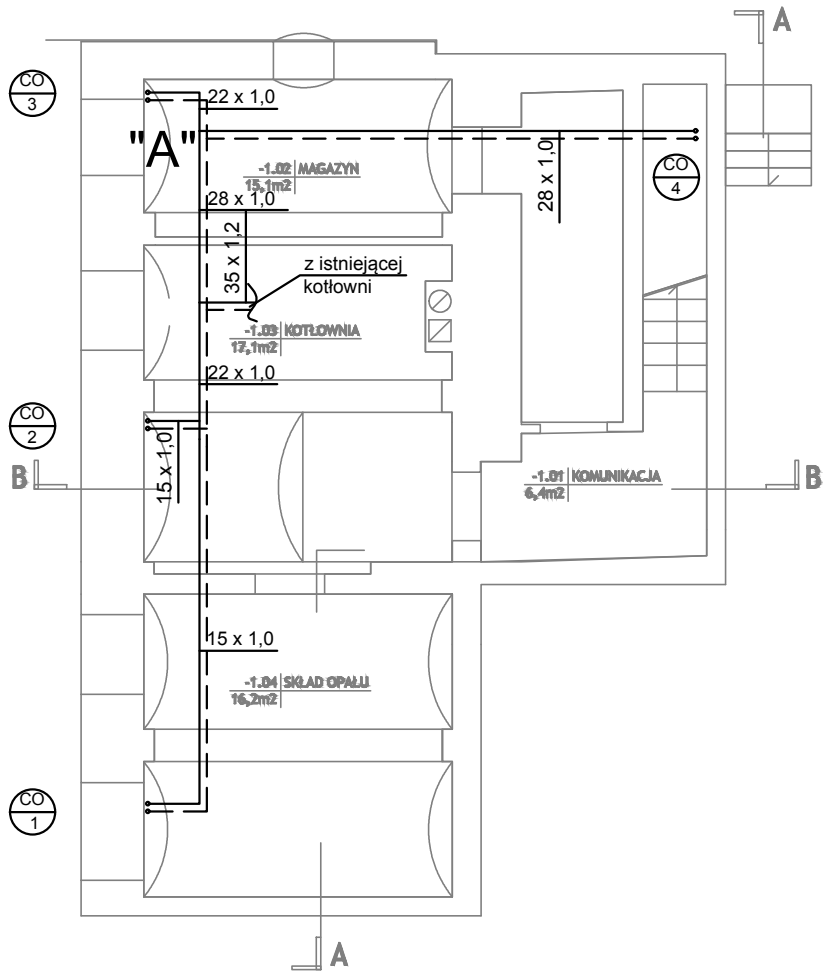

Zestawienie pomieszczeń			
Kondygnacja	Nr	Nazwa pomieszczenia	Powierzchnia
Piwnica			
	-1.01	KOMUNIKACJA	6,4
	-1.02	MAGAZYN	15,1
	-1.03	KOTŁOWNIA	17,1
	-1.04	SKŁAD OPALU	16,2
			54,8 m²

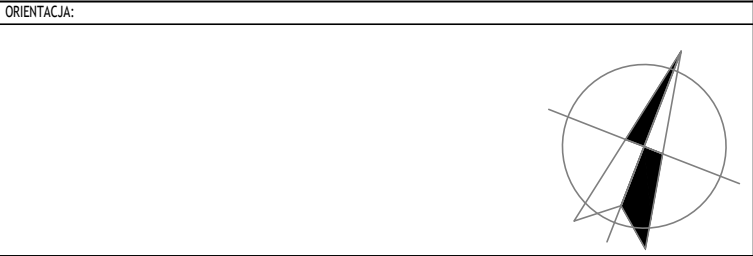

- UWAGI:
- Rysunek należy rozpatrywać równoległe z opisem technicznym i projektami branżowymi;
 - W zakresie nieokreślonym w dokumentacji projektowej obowiązują:
 - Prawo Budowlane oraz obowiązujące "warunki techniczne", ustawy i rozporządzenia;
 - Warunki Techniczne Wykonania i Odbioru Robót Budowlanych (wg ITB);
 - obowiązujące Normy (wg P.K.N.);
 - instrukcje i wytyczne producentów i dostawców materiałów budowlanych i instalacyjnych;
 - Przed przystąpieniem do realizacji, w fazie wykonawczej, wszystkie wymiary należy sprawdzić na budowie;

LEGENDA:

ZASILANIE C.O.

POWRÓT C.O.

ŚREDNICA PRZEWODU

22K/600

1000 mm

SYMBOL GRZEJNIKA

TYP/WYSOKOŚĆ [DŁUGOŚĆ]

INWENTARYZACJA ZOSTAŁA OPRACOWANA W ZAKRESIE
NIEZBĘDNYM DO WYKONANIA ROBÓT BUDOWLANYCH

Inwestprojekt Poznań Sp. z o.o.
ul. Klemensa Janickiego 20b, 60-542 Poznań

temat:	Modernizacja instalacji centralnego ogrzewania w ramach zadania "Termomodernizacja budynku użyteczności publicznej wraz z montażem instalacji fotowoltaicznej - Budynek Przedszkola w Baniach"		
obiekt:	Przedszkole w Baniach Pocztowa 3, 74-110 Banie woj. zachodniopom., powiat gryfiński, gmina Banie dz.nr ewid. 290, 289/1, 291, 301 obręb 15; jedn. ewid. 320601_2		
inwestor:	Gmina Banie ul. Skośna 6, 74-110 Banie		data: 06.2018
	imię i nazwisko:	numer uprawnień:	podpis:
Projektant:	mgr inż. Paweł Ochrymowicz MAP/0442/PWOS/10		
Sprawdzający:	mgr inż. Anna Kufel MAP/0247/PWOS/12		
Opracował:	mgr inż. Magdalena Ochrymowicz		
tytuł rysunku:	Instalacja centralnego ogrzewania. Rzut piwnic.		skala: 1:100
część rys.:	branża:	faza projektu:	numer rysunku:
1/1	Sanitarna	PROJEKT WYKONAWCZY	S-01