


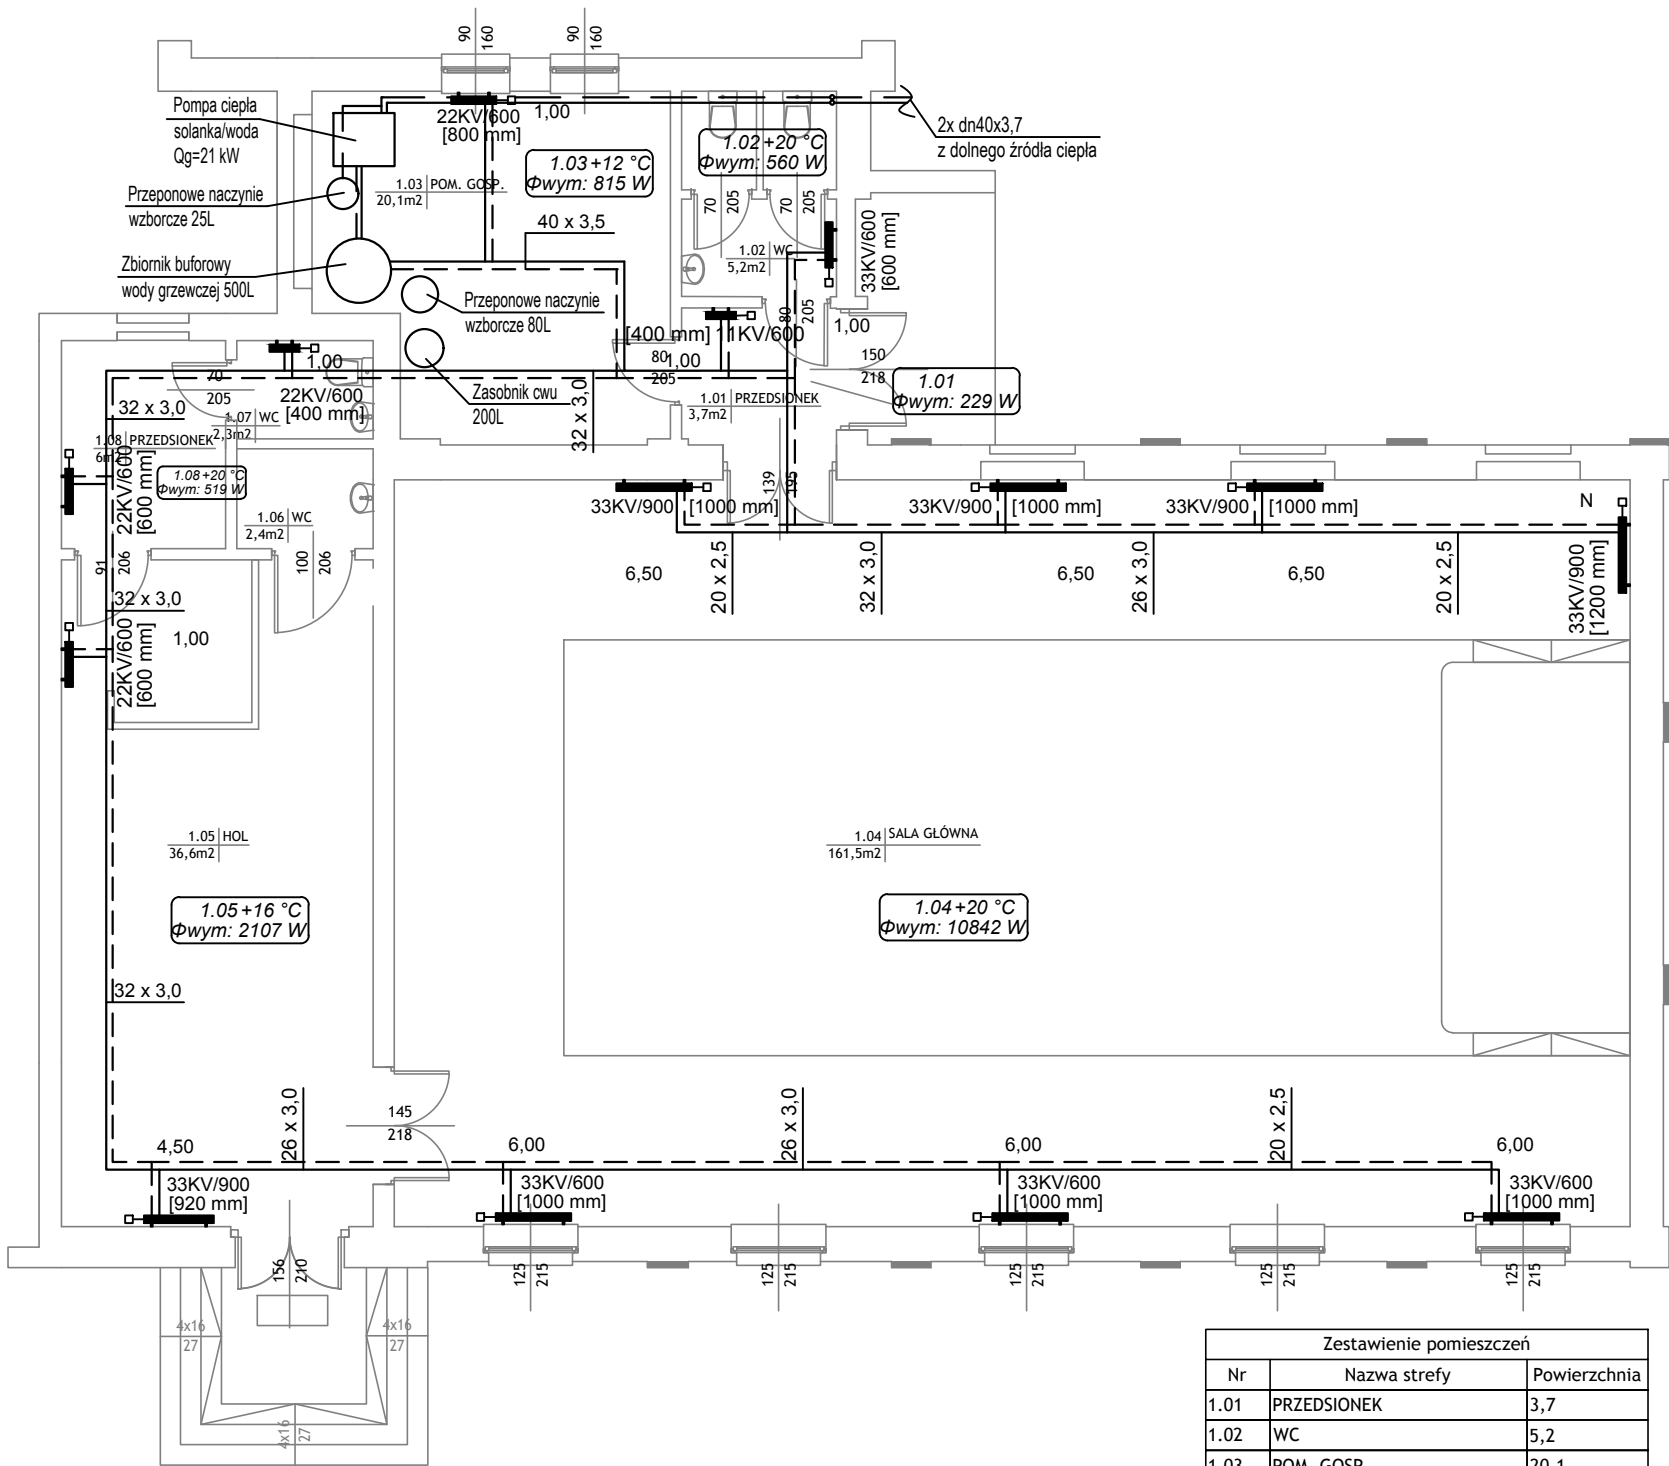

Zestawienie pomieszczeń		
Nr	Nazwa strefy	Powierzchnia
1.01	PRZEDSIÓNEK	3,7
1.02	WC	5,2
1.03	POM. GOSP.	20,1
1.04	SALA GŁÓWNA	161,5
1.05	HOL	36,6
1.06	WC	2,4
1.07	WC	2,3
1.08	PRZEDSIÓNEK	6,0
		237,8 m ²

ORIENTACJA:

UWAGI:

1. Rysunek należy rozpatrywać równoległe z opisem technicznym i projektami branżowymi;

2. W zakresie nieokreślonym w dokumentacji projektowej obowiązują:

- Prawo Budowlane oraz obowiązujące "warunki techniczne", ustawy i rozporządzenia;
- Warunki Techniczne Wykonania i Odbioru Robót Budowlanych (wg ITB);
- obowiązujące Normy (wg P.K.N.);
- instrukcje i wytyczne producentów i dostawców materiałów budowlanych i instalacyjnych;

3. Przed przystąpieniem do realizacji, w fazie wykonawczej, wszystkie wymiary należy sprawdzić na budowie;

LEGENDA:

—

ZASILANIE C.O.

POWRÓT C.O.

Ø20

ŚREDNICA PRZEWODU

22KV/600
1000 mm

SYMBOL GRZEJNIKA
TYP/WYSOKOŚĆ [DŁUGOŚĆ]

INWENTARYZACJA ZOSTAŁA OPRACOWANA W ZAKRESIE
NIEZBĘDNYM DO WYKONANIA ROBÓT BUDOWLANYCH

Inwestprojekt Poznań Sp. z o.o.

ul. Klemensa Janickiego 20b, 60-542 Poznań

temat:

Przebudowa/modernizacja systemu centralnego ogrzewania oraz ciepłej wody użytkowej na system oparty o gruntową pompę ciepła w budynku świetlicy wiejskiej w Swobnicy gm. Banie w ramach zadania: "Modernizacja energetyczna budynków użyteczności publicznej w Gminie Banie wraz z instalacjami OZE".

obiekt:

Świetlica wiejska w Swobnicy

Swobnica 36, 74-110 Swobnica woj. zachodniopom., powiat gryfiński, gmina Banie dz.nr ewid. 400/2, 400/1, 398, 434/2 obręb 13, jedn. ewid. 320601_2

inwestor:

Gmina Banie

ul. Skośna 6, 74-110 Banie

data:

06.2018

imię i nazwisko:

numer uprawnień:

podpis:

Projektant:

mgr inż. Paweł Ochrymowicz

MAP/0442/PWOS/10

Sprawdzający:

mgr inż. Anna Kufel

MAP/0247/PWOS/12

Opracował:

mgr inż. Magdalena Ochrymowicz

tytuł rysunku:

Instalacja centralnego ogrzewania.
Rzut parteru.

skala:

1:100

część rys.:

branża:

faza projektu:

numer rysunku:

1/1

Sanitarna

PROJEKT BUDOWLANY

S-02

Projekt chroniony prawami autorskimi - Dz.U. 1994 N/24 poz.83; Wszelkie prawa zastrzeżone / All rights reserved. Powielanie, rozpowszechnianie, wykorzystywanie, wprawnianie zmian bez zgody posiadacza praw autorskich jest zabronione!

Prawa Autorskie dla / Copyright by : Centrum Projektu EKO-INVEST Sp. z o.o.