



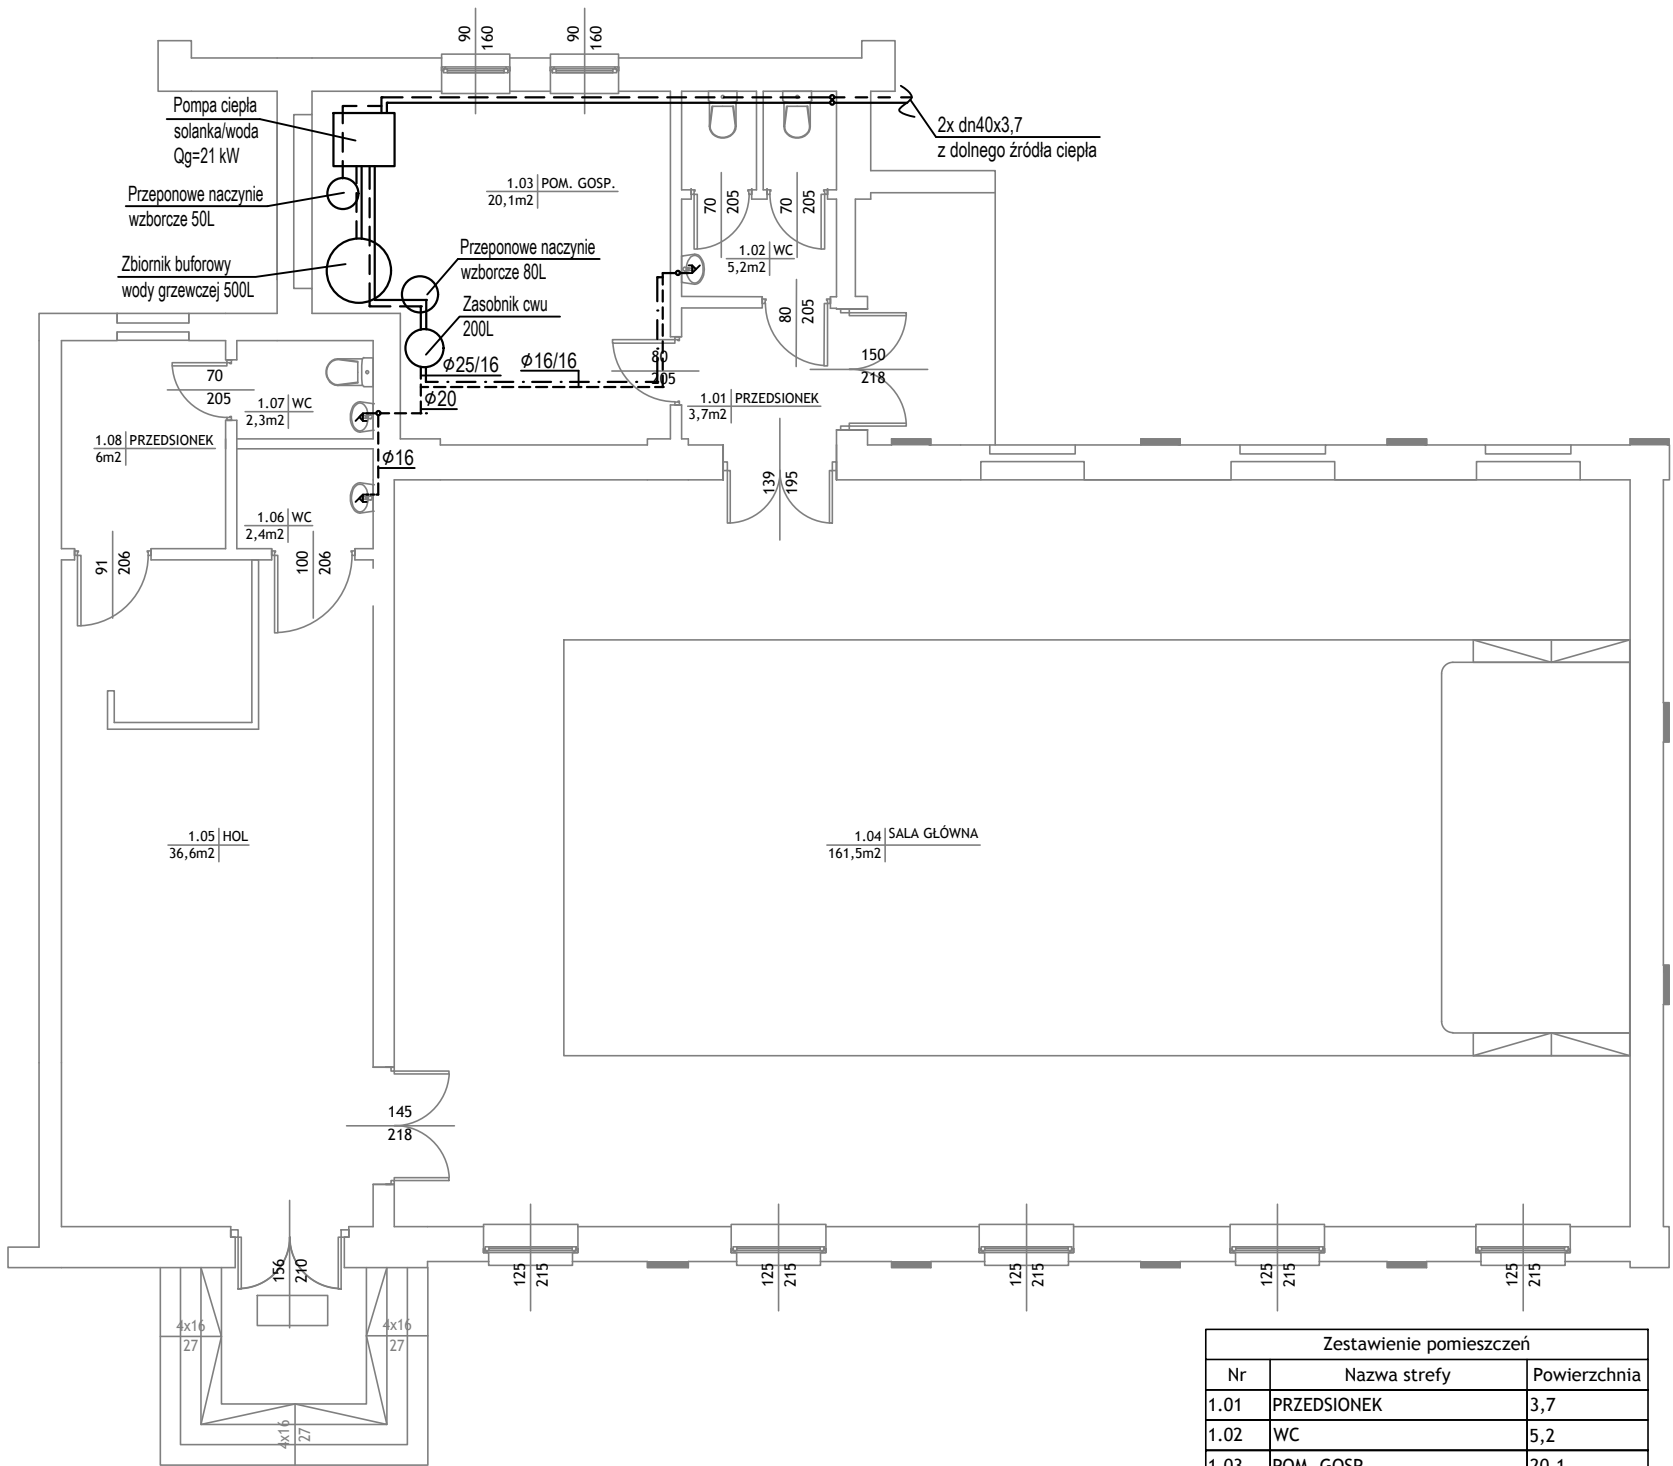

Zestawienie pomieszczeń		
Nr	Nazwa strefy	Powierzchnia
1.01	PRZEDSIONEK	3,7
1.02	WC	5,2
1.03	POM. GOSP.	20,1
1.04	SALA GŁÓWNA	161,5
1.05	HOL	36,6
1.06	WC	2,4
1.07	WC	2,3
1.08	PRZEDSIONEK	6,0
		237,8 m²

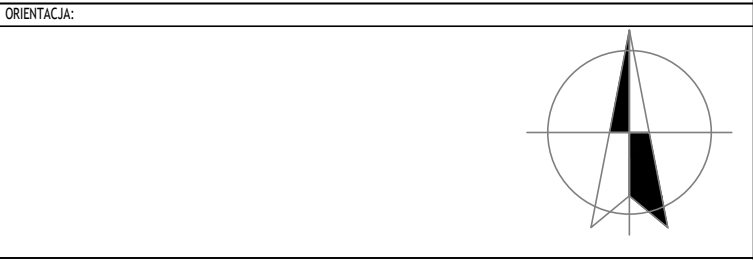

- ORIENTACJA:
- UWAGI:
- Rysunek należy rozpatrywać równoległe z opisem technicznym i projektami branżowymi;
 - W zakresie nieokreślonym w dokumentacji projektowej obowiązują:
 - Prawo Budowlane oraz obowiązujące "warunki techniczne", ustawy i rozporządzenia;
 - Warunki Techniczne Wykonania i Odbioru Robót Budowlanych (wg ITB);
 - obowiązujące Normy (wg P.K.N.);
 - instrukcje i wytyczne producentów i dostawców materiałów budowlanych i instalacyjnych;
 - Przed przystąpieniem do realizacji, w fazie wykonawczej, wszystkie wymiary należy sprawdzić na budowie;

LEGENDA:

— — — C.W.U.
- - - - - CYRKULACJA
Ø20/16 ŚREDNICA WODY CIEPŁEJ, CYRKULACYJNEJ

INWENTARYZACJA ZOSTAŁA OPRACOWANA W ZAKRESIE
NIEZBĘDNYM DO WYKONANIA ROBÓT BUDOWLANYCH

Inwestprojekt Poznań Sp. z o.o.
ul. Klemensa Janickiego 20b, 60-542 Poznań

temat:	Przebudowa/modernizacja systemu centralnego ogrzewania oraz ciepłej wody użytkowej na system oparty o gruntową pompę ciepła w budynku świetlicy wiejskiej w Swobnicy gm. Banie w ramach zadania: "Modernizacja energetyczna budynków użyteczności publicznej w Gminie Banie wraz z instalacjami OZE".		
obiekt:	Świetlica wiejska w Swobnicy Swobnica 36, 74-110 Swobnica woj. zachodniopom., powiat gryfiński, gmina Banie dz.nr ewid. 400/2, 400/1, 398, 434/2 obręb 13, jedn. ewid. 320601_2		
inwestor:	Gmina Banie ul. Skośna 6, 74-110 Banie	data:	06.2018
	imię i nazwisko:	numer uprawnień:	podpis:
Projektant:	mgr inż. Paweł Ochrymowicz	MAP/0442/PWOS/10	
Sprawdzający:	mgr inż. Anna Kufel	MAP/0247/PWOS/12	
Opracował:	mgr inż. Magdalena Ochrymowicz		
tytuł rysunku:	Instalacja ciepłej wody użytkowej. Rzut parteru.		skala: 1:100
część rys.:	branża:	faza projektu:	numer rysunku:
1/1	Sanitarna	PROJEKT BUDOWLANY	S-03