


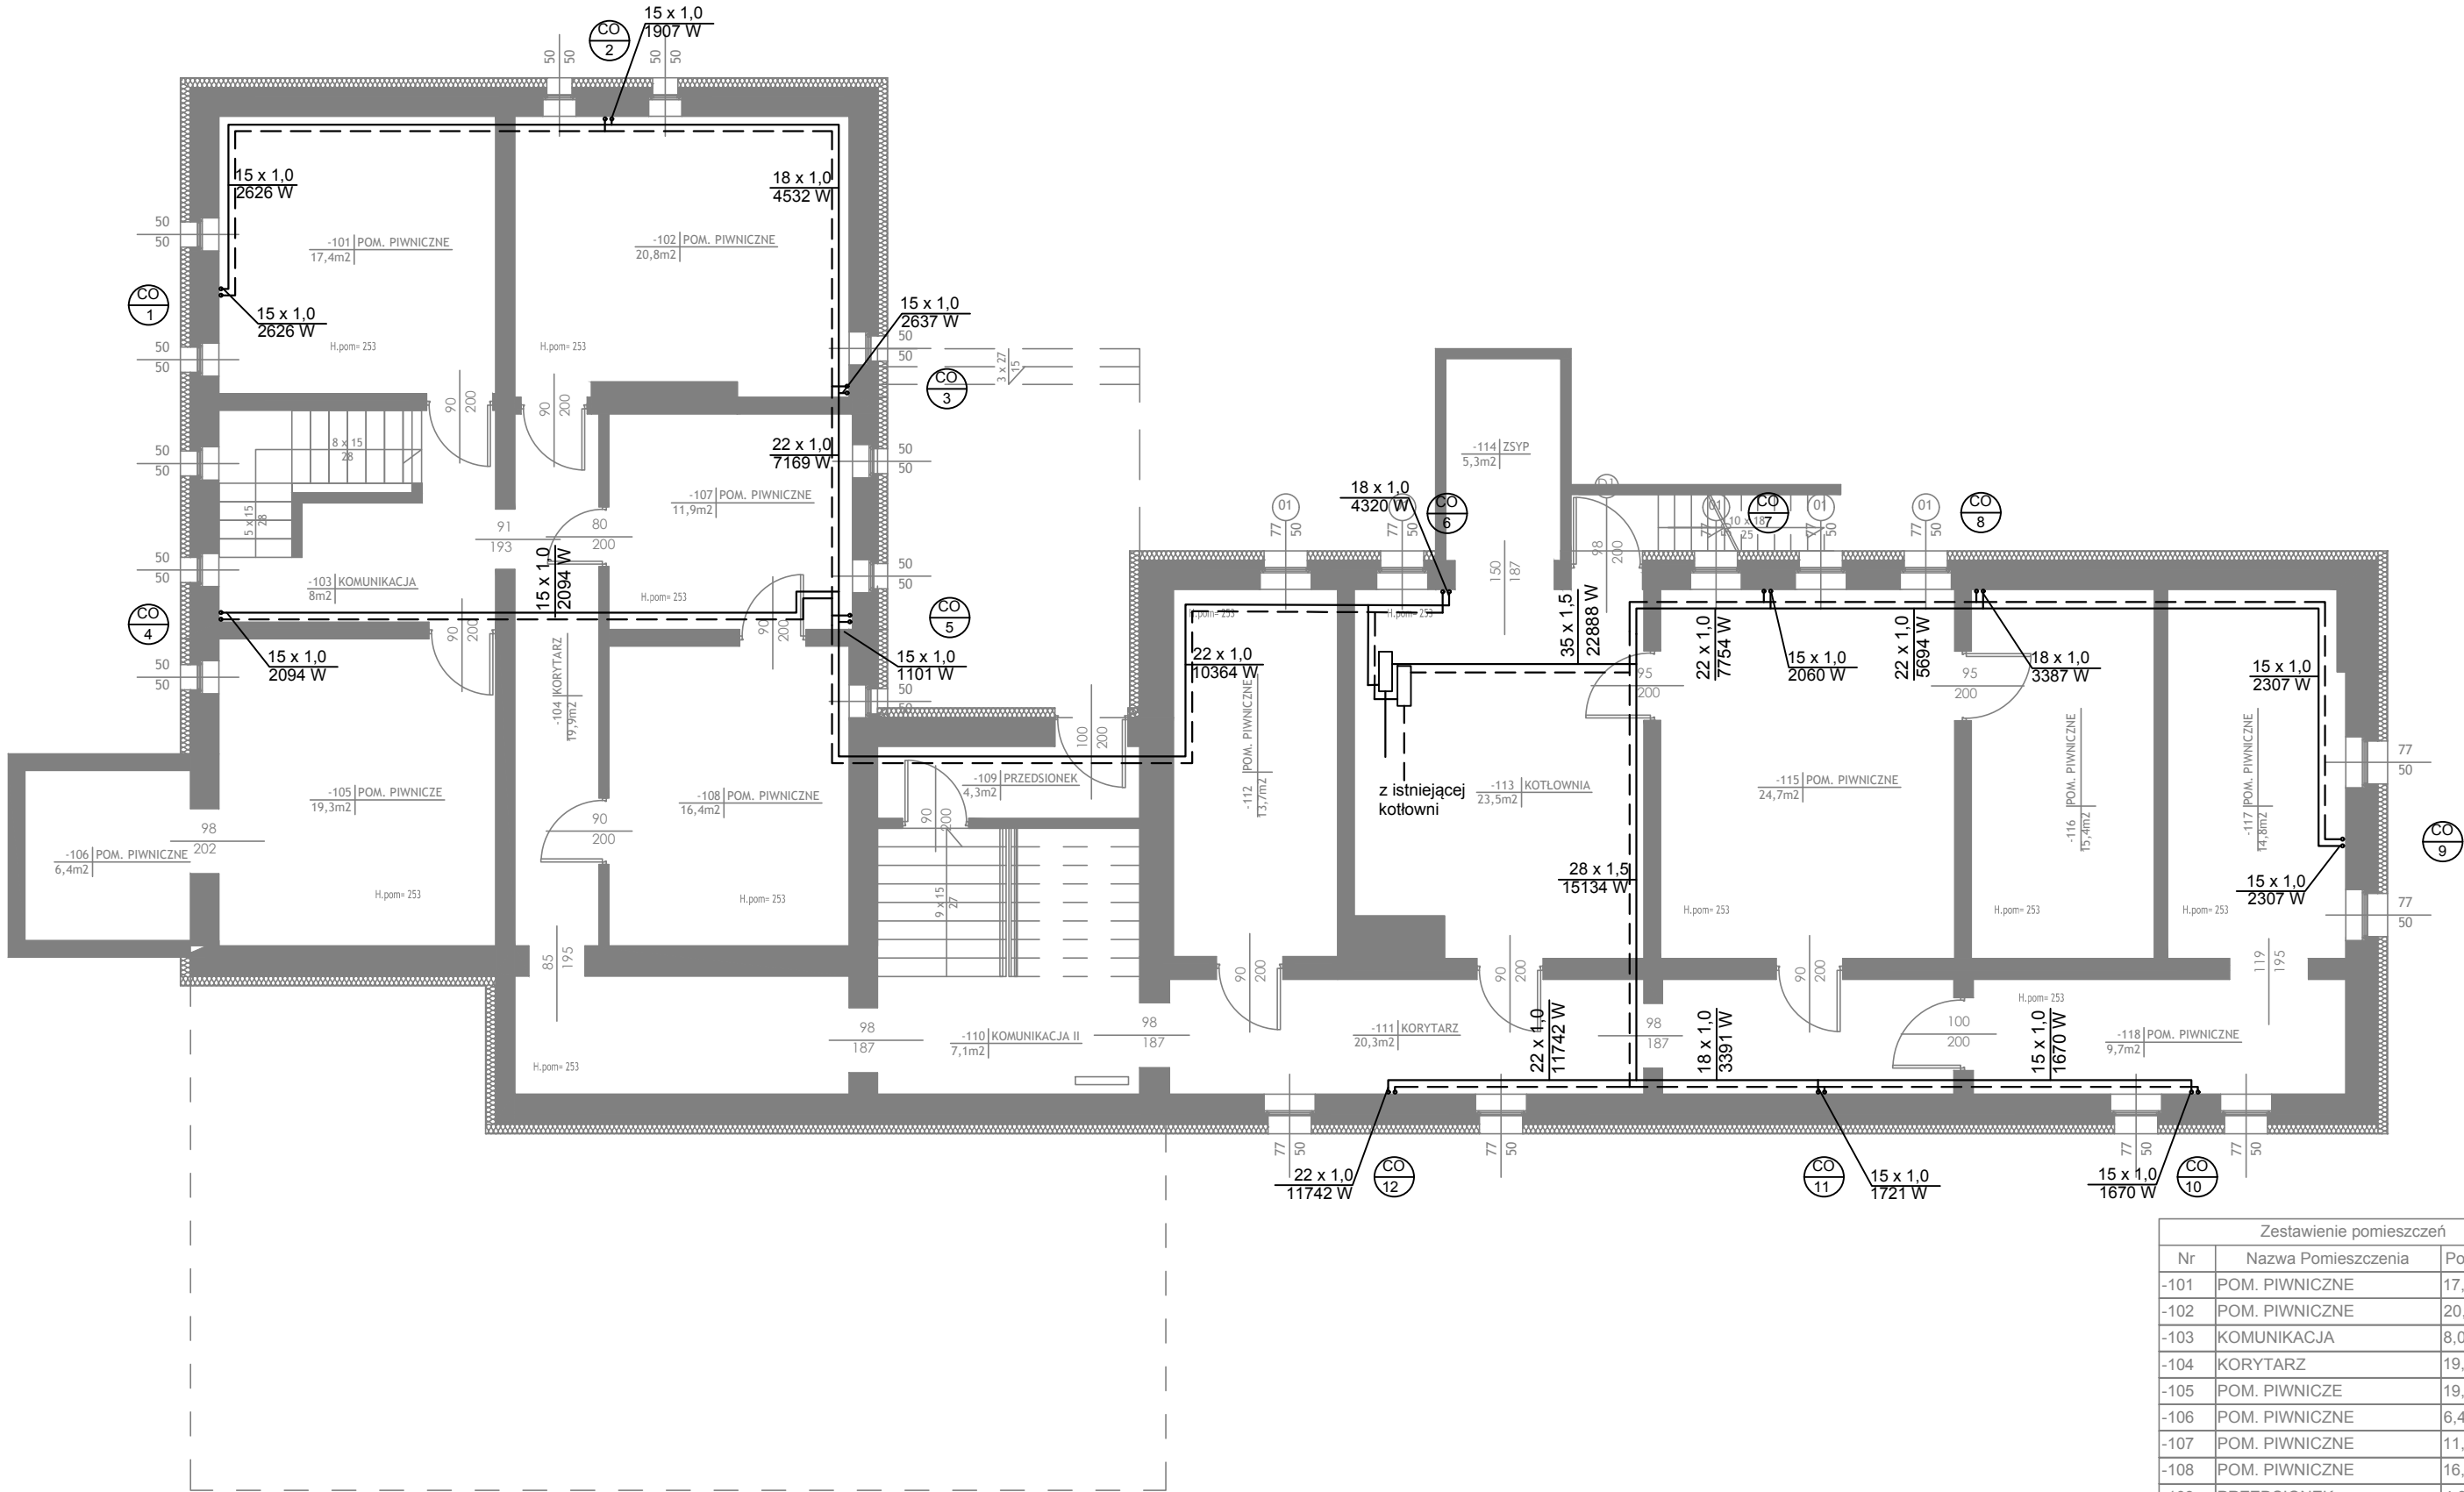

Zestawienie pomieszczeń		
Nr	Nazwa Pomieszczenia	Powierzchnia
-101	POM. PIWNICZNE	17,4
-102	POM. PIWNICZNE	20,8
-103	KOMUNIKACJA	8,0
-104	KORYTARZ	19,9
-105	POM. PIWNICZE	19,3
-106	POM. PIWNICZNE	6,4
-107	POM. PIWNICZNE	11,9
-108	POM. PIWNICZNE	16,4
-109	PRZEDSIONEK	4,3
-110	KOMUNIKACJA II	7,1
-111	KORYTARZ	20,3
-112	POM. PIWNICZNE	13,7
-113	KOTŁOWNIA	23,5
-114	ZSYP	5,3
-115	POM. PIWNICZNE	24,7
-116	POM. PIWNICZNE	15,4
-117	POM. PIWNICZNE	14,8
-118	POM. PIWNICZNE	9,7
		258,9 m ²

ORIENTACJA:

- UWAGI:
- Rysunek należy rozpatrywać równolegle z opisem technicznym i projektami branżowymi;
 - W zakresie nieokreślonym w dokumentacji projektowej obowiązują:
 - Prawo Budowlane oraz obowiązujące "warunki techniczne", ustawy i rozporządzenia;
 - Warunki Techniczne Wykonania i Odbioru Robót Budowlanych (wg ITB);
 - obowiązujące Normy (wg P.K.N.);
 - instrukcje i wytyczne producentów i dostawców materiałów budowlanych i instalacyjnych;
 - Przed przystąpieniem do realizacji, w fazie wykonawczej, wszystkie wymiary należy sprawdzić na budowie;

LEGENDA:

ZASILANIE C.O.

POWRÓT C.O.

Ø20

ŚREDNICA PRZEWODU

22K/600

SYMBOL GRZEJNIKA

1000 mm

TYP/WYSOKOŚĆ [DŁUGOŚĆ]

INWENTARYZACJA ZOSTAŁA OPRACOWANA W ZAKRESIE
NIEZBĘDNYM DO WYKONANIA ROBÓT BUDOWLANYCH

Inwestprojekt Poznań Sp. z o.o.
ul. Klemensa Janickiego 20b, 60-542 Poznań

temat:	Modernizacja instalacji centralnego ogrzewania w budynku Urzędu Gminy w ramach zadania "Modernizacja energetyczna budynków użyteczności publicznej w Gminie Banie wraz z instalacjami OZE".		
obiekt:	Budynek Urzędu Gminy Banie		
inwestor:	Gmina Banie ul. Skośna 6, 74-110 Banie		data: 06.2018
Projektant:	mgr inż. Paweł Ochrymowicz	MAP/0442/PWOS/10	
Sprawdzający:	mgr inż. Anna Kufel	MAP/0247/PWOS/12	
Opracował:	mgr inż. Magdalena Ochrymowicz		
tytuł rysunku:	Instalacja centralnego ogrzewania. Rzut piwnic.		skala: 1:100
część rys.:	branża:	faza projektu:	numer rysunku:
1/1	Sanitarna	PROJEKT WYKONAWCZY	S-01