


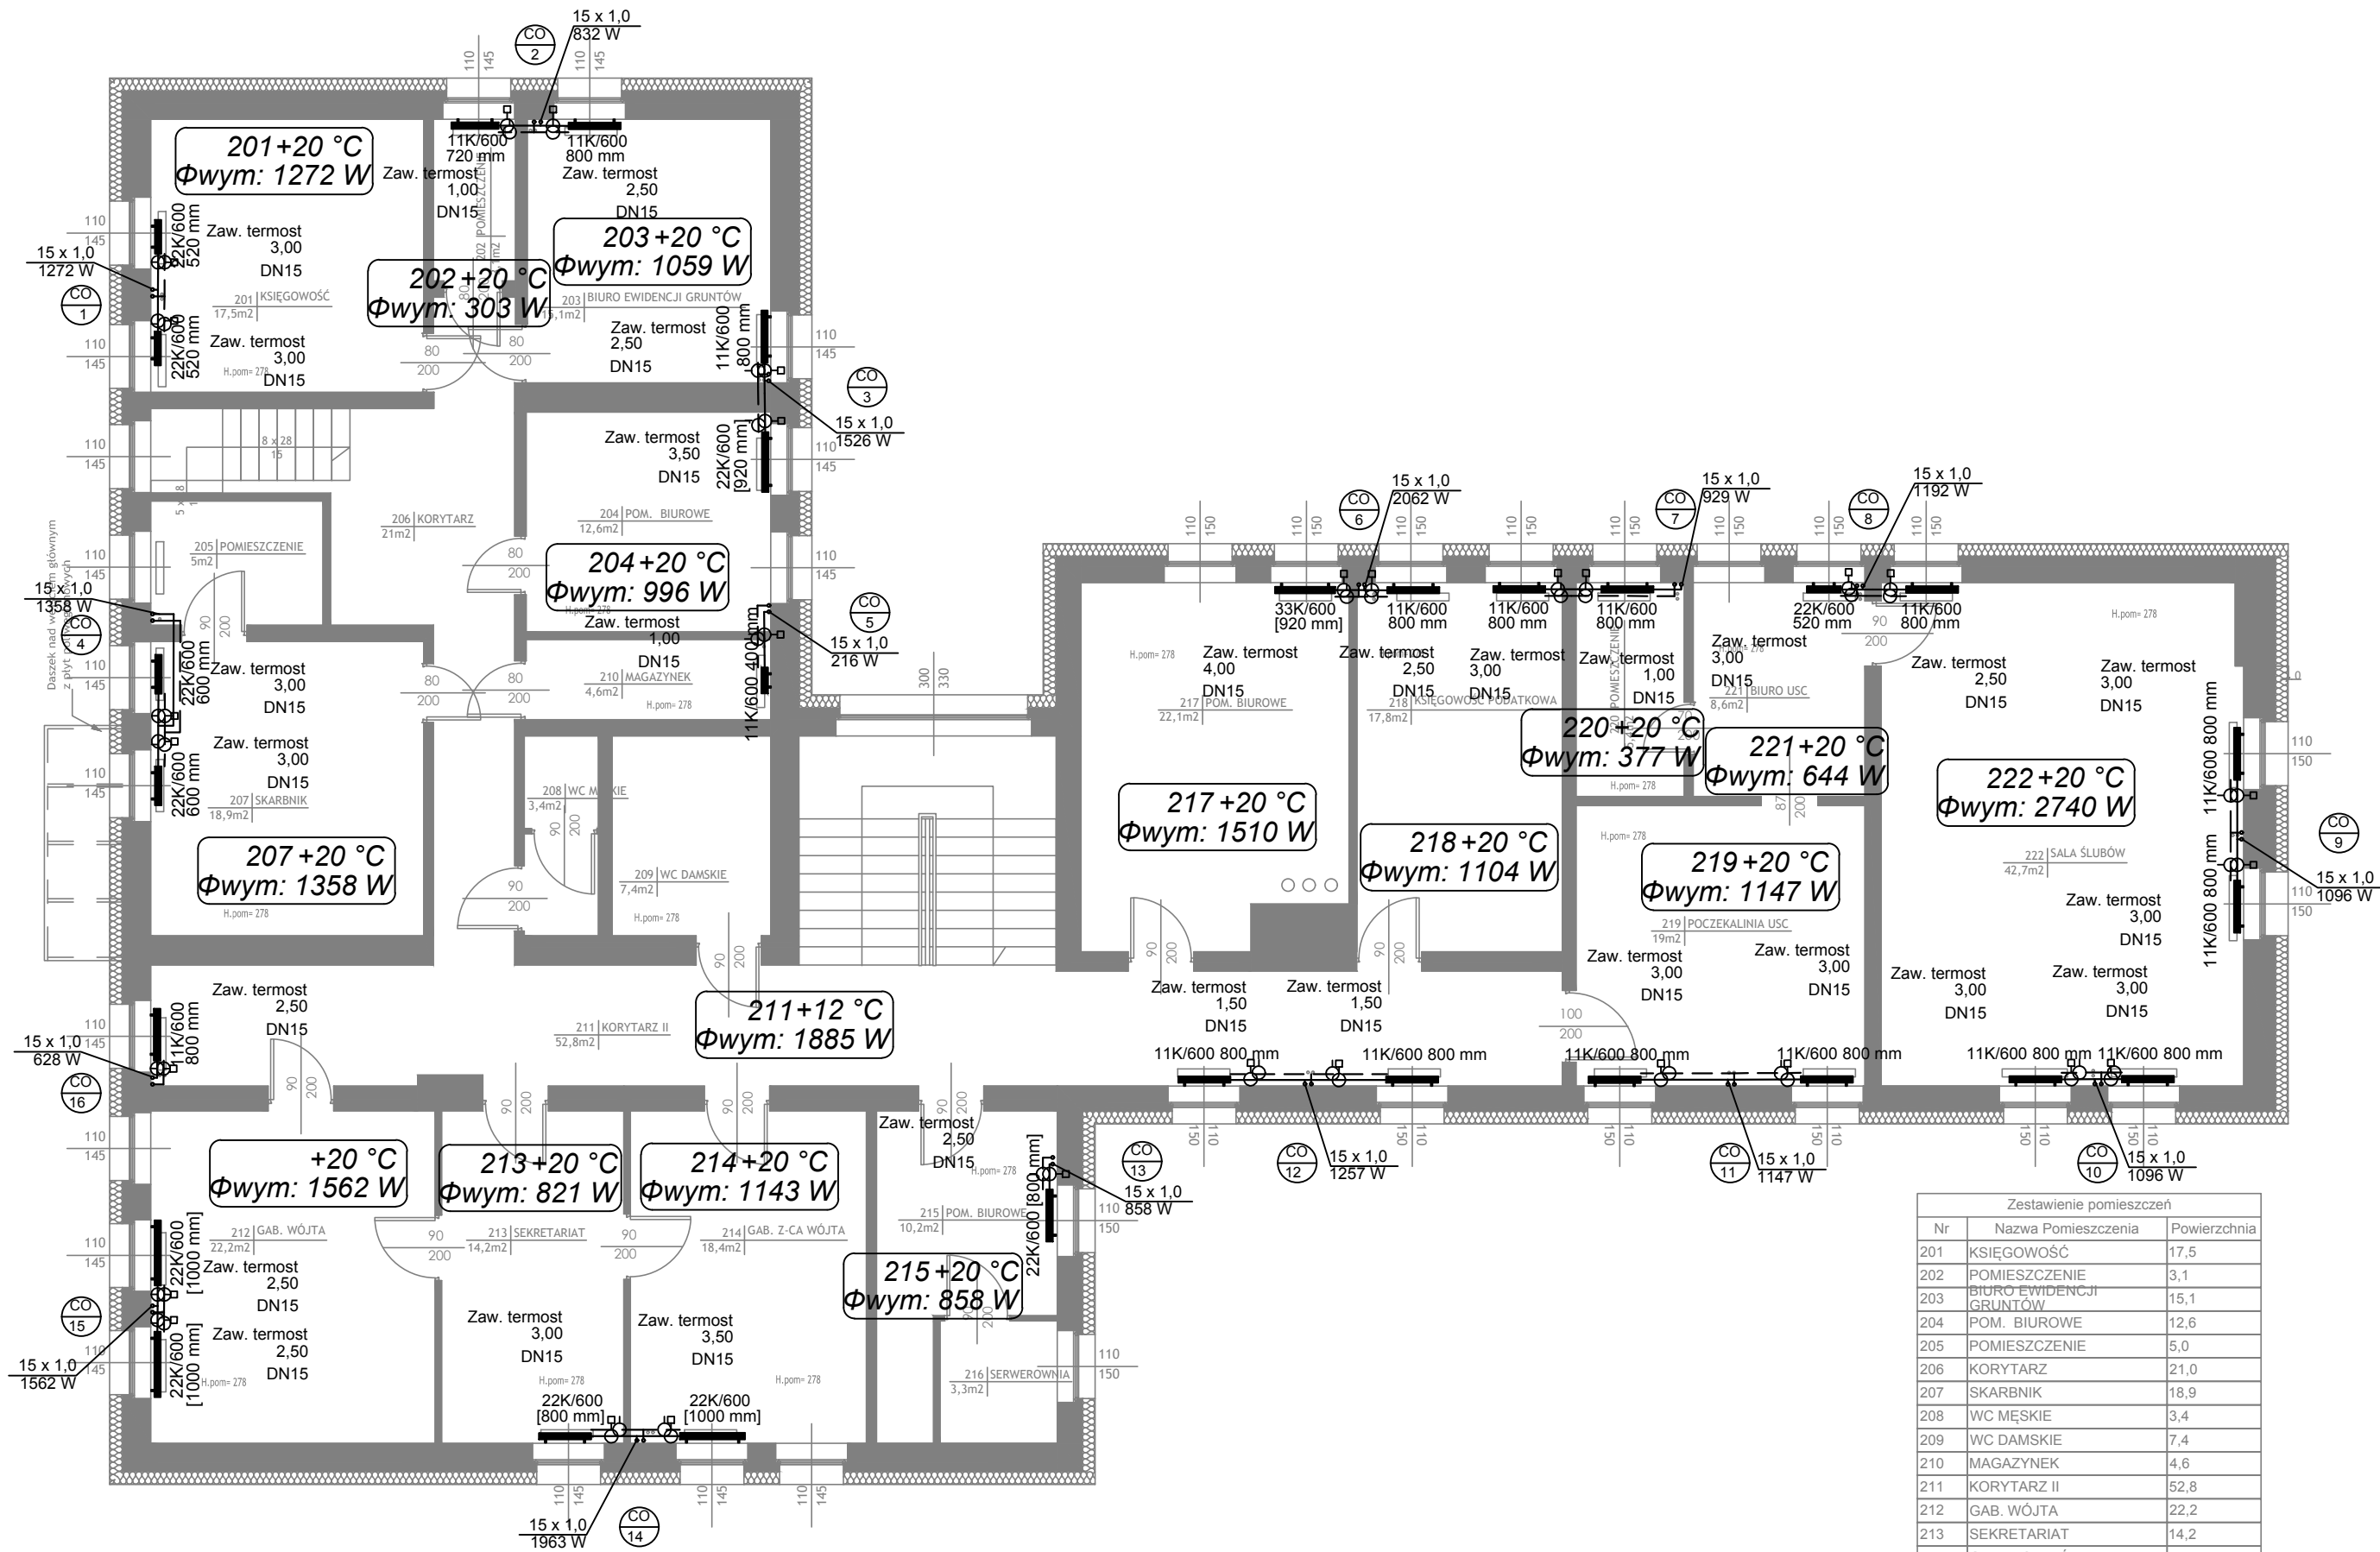

Zestawienie pomieszczeń		
Nr	Nazwa Pomieszczenia	Powierzchnia
201	KSIEGOWOŚĆ	17,5
202	POMIESZCZENIE	3,1
203	BIURO EWIDENCJI GRUNTÓW	15,1
204	POM. BIUROWE	12,6
205	POMIESZCZENIE	5,0
206	KORYTARZ	21,0
207	SKARBNIK	18,9
208	WC MĘSKIE	3,4
209	WC DAMSKIE	7,4
210	MAGAZYNEK	4,6
211	KORYTARZ II	52,8
212	GAB. WÓJTA	22,2
213	SEKRETARIAT	14,2
214	GAB. Z-CA WÓJTA	18,4
215	POM. BIUROWE	10,2
216	SERWEROWNIA	3,3
217	POM. BIUROWE	22,1
218	KSIEGOWOŚĆ PODATKOWA	17,8
219	POCZEKALNIA USC	19,0
220	POMIESZCZENIE	5,4
221	BIURO USC	8,6
222	SALA ŚLUBÓW	42,7
		345,3 m²

ORIENTACJA:

UWAGI:

1. Rysunek należy rozpatrywać równolegle z opisem technicznym i projektami branżowymi;

2. W zakresie nieokreślonym w dokumentacji projektowej obowiązują:

- Prawo Budowlane oraz obowiązujące "warunki techniczne", ustawy i rozporządzenia;
- Warunki Techniczne Wykonania i Odbioru Robót Budowlanych (wg ITB);
- obowiązujące Normy (wg P.K.N.);
- instrukcje i wytyczne producentów i dostawców materiałów budowlanych i instalacyjnych;

3. Przed przystąpieniem do realizacji, w fazie wykonawczej, wszystkie wymiary należy sprawdzić na budowie;

LEGENDA:

ZASILANIE C.O.

POWRÓT C.O.

Ø20

ŚREDNICA PRZEWODU

22K/600
1000 mm

SYMBOL GRZEJNIKA
TYP/WYSOKOŚĆ [DŁUGOŚĆ]

INWENTARYZACJA ZOSTAŁA OPRACOWANA W ZAKRESIE
NIEZBĘDNYM DO WYKONANIA ROBÓT BUDOWLANYCH

Inwestprojekt Poznań Sp. z o.o.
ul. Klemensa Janickiego 20b, 60-542 Poznań

temat:

Modernizacja instalacji centralnego ogrzewania w budynku Urzędu Gminy w ramach zadania "Modernizacja energetyczna budynków użyteczności publicznej w Gminie Banie wraz z instalacjami OZE".

obiekt:

Budynek Urzędu Gminy Banie
Skośna 6, 74- 100 Banie, zachodniopomorskie., powiat gryfiński, gmina Banie. Działka nr 525,530,531, obręb 2, jedn. ew.320601_2

inwestor:

Gmina Banie
ul. Skośna 6, 74-110 Banie

data:
06.2018

Projektant:

mgr inż. Paweł Ochrymowicz
MAP/0442/PWOS/10

imię i nazwisko:
numer uprawnień:
podpis:

Sprawdzający:

mgr inż. Anna Kufel
MAP/0247/PWOS/12

imię i nazwisko:
numer uprawnień:
podpis:

Opracował:

mgr inż. Magdalena Ochrymowicz

imię i nazwisko:
numer uprawnień:
podpis:

tytuł rysunku:

Instalacja centralnego ogrzewania.
Rzut piętra.

skala:
1:100

część rys.:

1/1

branża:
Sanitarna

faza projektu:
PROJEKT WYKONAWCZY

numer rysunku:
S-03

Projekt chroniony prawami autorskimi - Dz.U.1994 Nr24 poz.83; Wszelkie prawa zastrzeżone / All rights reserved. Powielanie, rozpowszechnianie, wykorzystanie, wprowadzanie zmian bez zgody posiadacza praw autorskich jest zabronione!

Prawa Autorskie dla / Copyright by : Centrum Projektu ENO-INVEST Sp. z o.o.