


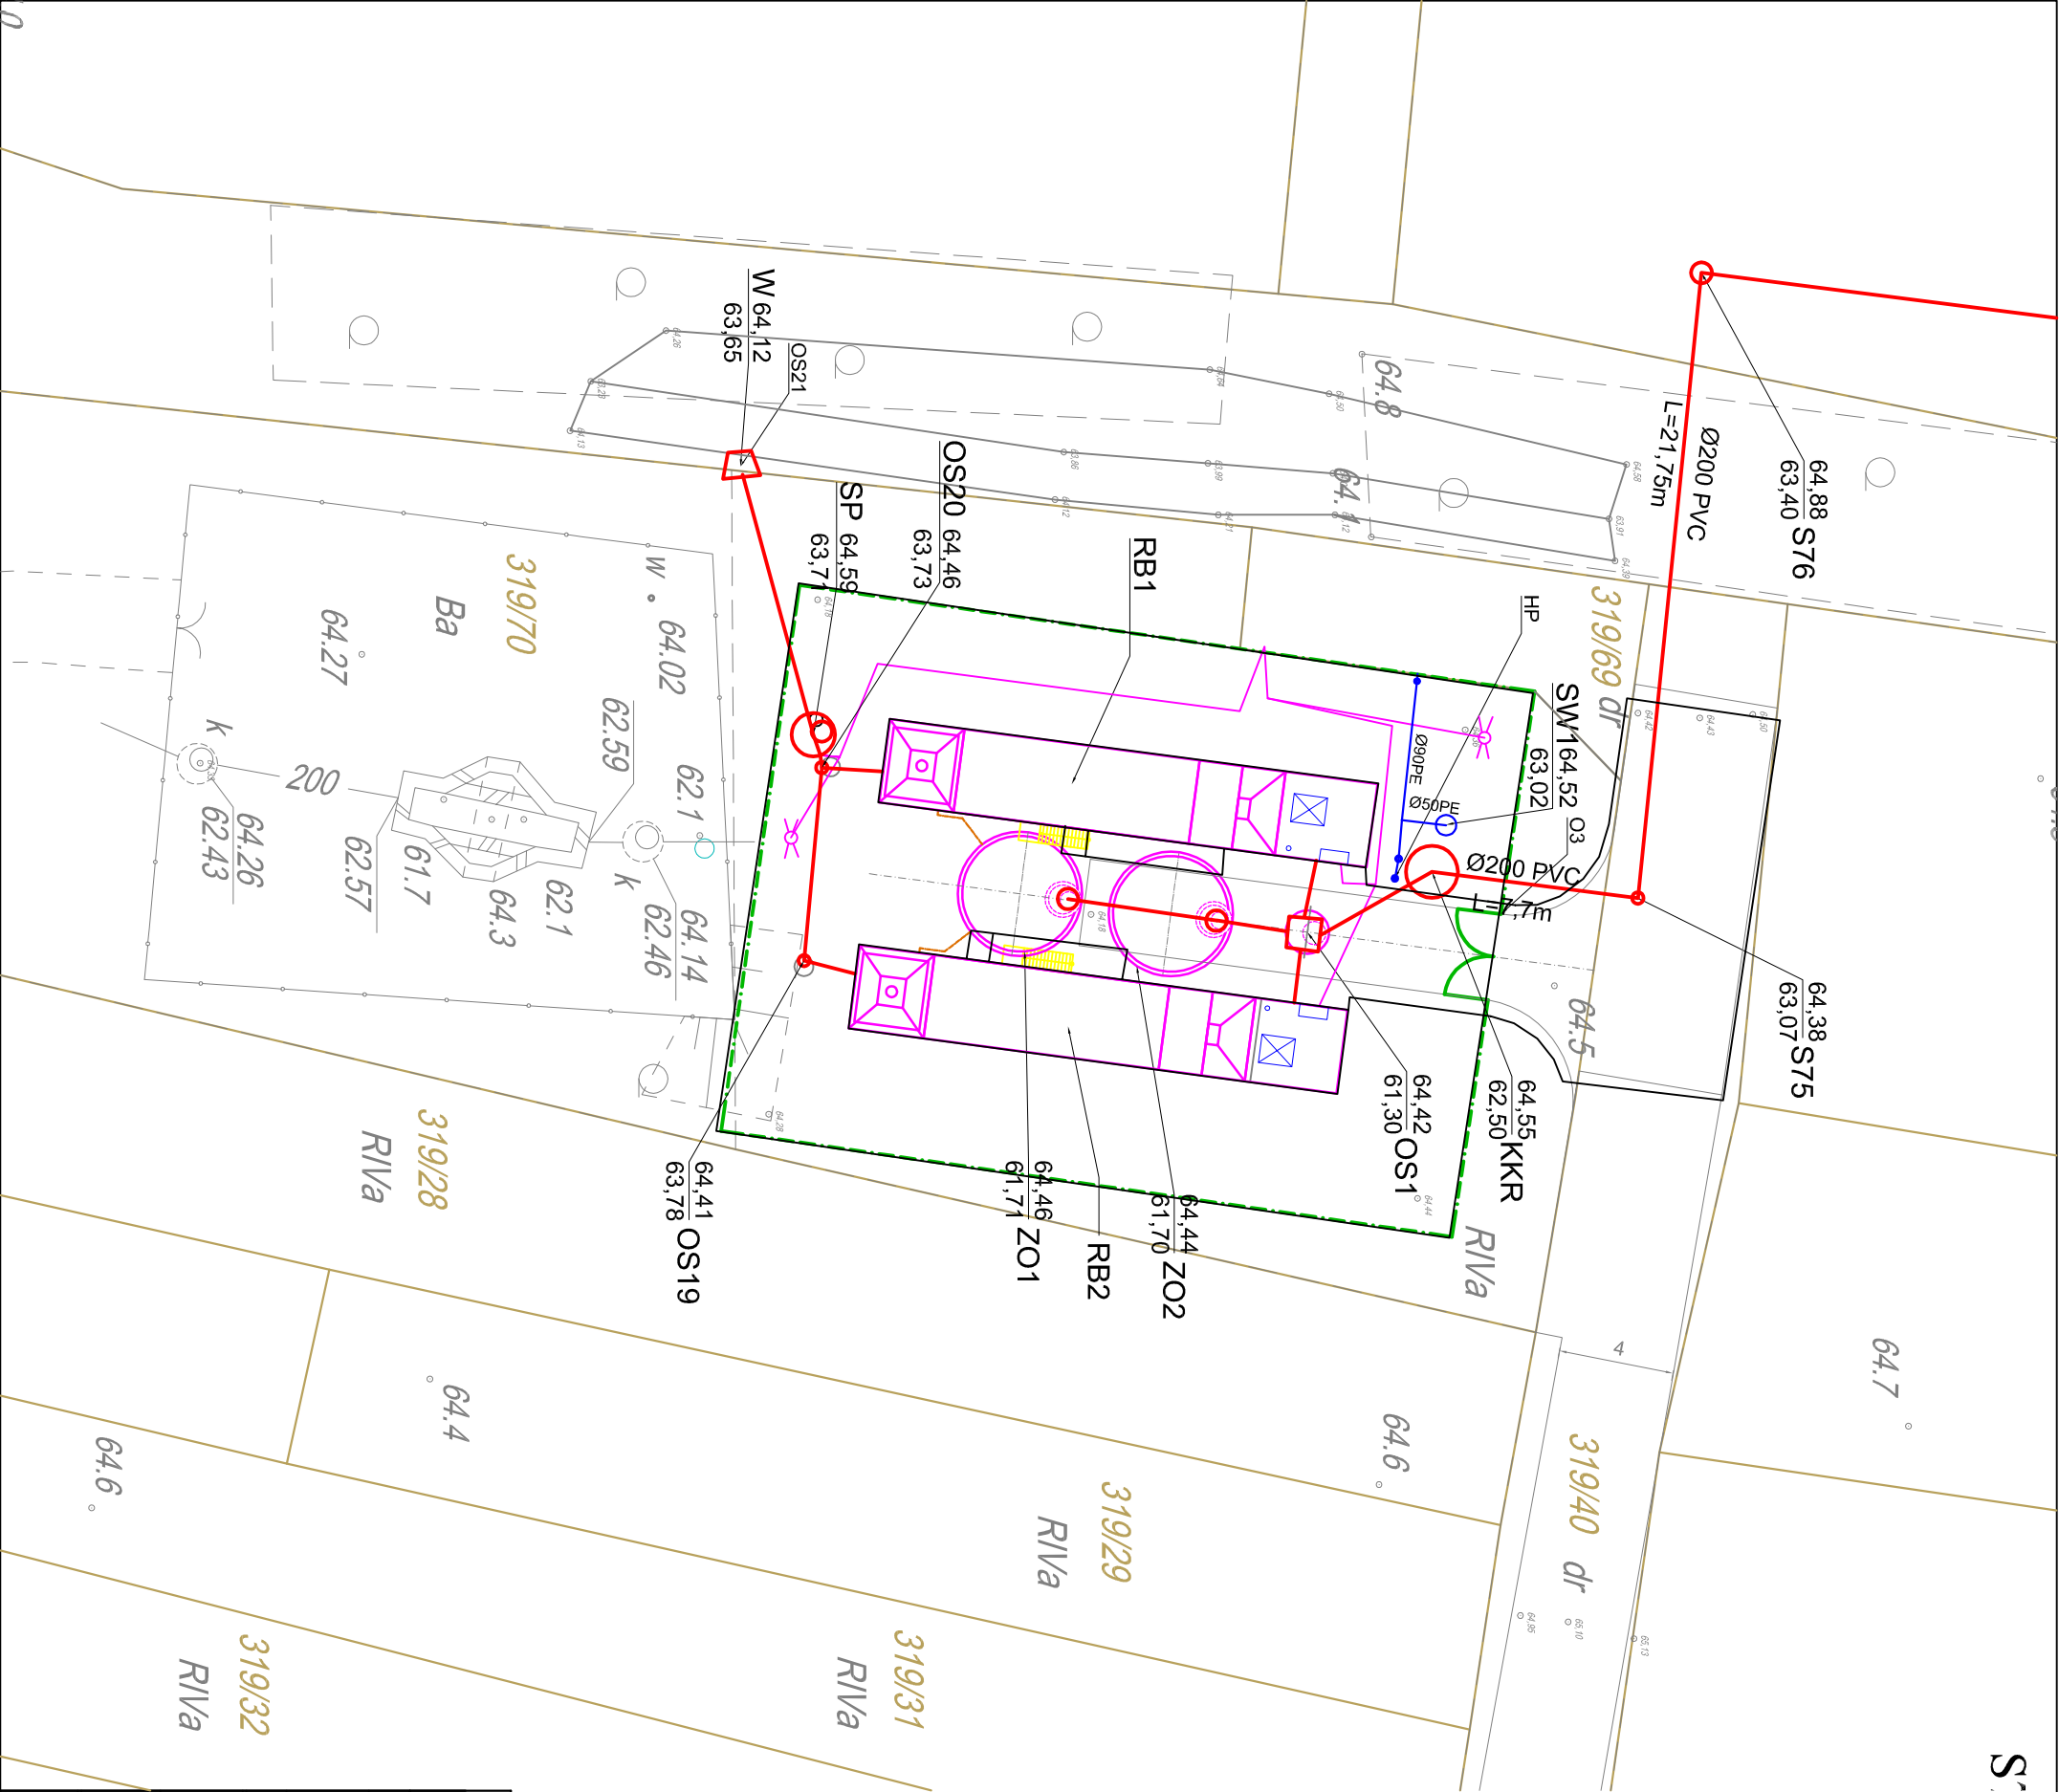

LEGENDA:

- Woda
- Ogrodzenie
- Inwentaryzacja powykonawcza sieci kanalizacyjnej
- KKR - Krata koszowa ręczna
- OS1 - Przepompownia ścieków
- RB1 - Reaktor biologiczny Nr 1
- RB2 - Reaktor biologiczny Nr 2
- ZOI - Zbiornik osadu Nr 1
- ZOI - Zbiornik osadu Nr 2
- SW - Studnia wodomierzowa
- SP - Studnia pomiarowa
- W - Wylot ścieków oczyszczonych

 "PROINST" INŻYNIERIA ŚRODOWISKA WODNO-KANALIZACYJNEGO		Adres: ul. Zbojnicka 19/2, 70-020 Szczecin ■ NIP 852-107-06-51 Adres do korespondencji: ul. Średnia 42c, 71-812 Szczecin ■ tel: 694 101-091 ■ e-mail: proinst@xl.wp.pl	
Inwestor	Gmina Banie, ul. Skośna 6, 74-110 Banie		
Inwestycja	Budowa kanalizacji sanitarnej wraz z przyłączami i rurociągłem tłocznym oraz oczyszczalnią ścieków w Lubanowie, gmina Banie		
Obiekt	Oczyszczalnia ścieków w Lubanowie	Data	Podpis
Projektował	mgr inż Sławomir Łukaszyński Upr. bud. Nr 5607 do proj. bez ograniczeń w specj. instalacyjnej w zskr. sieci, instalacji urządzeń ciepłych, wentylacyjnych, gazowych, i wod-kan.	12.06. 2015 r	
Sprawdził			
Tytuł rys.	PROJEKT POWYKONAWCZY PLAN ZAGOSPODAROWANIA TERENU	Skala 1:250	Nr rys. S01