



PRZĘKRÓJ A - A

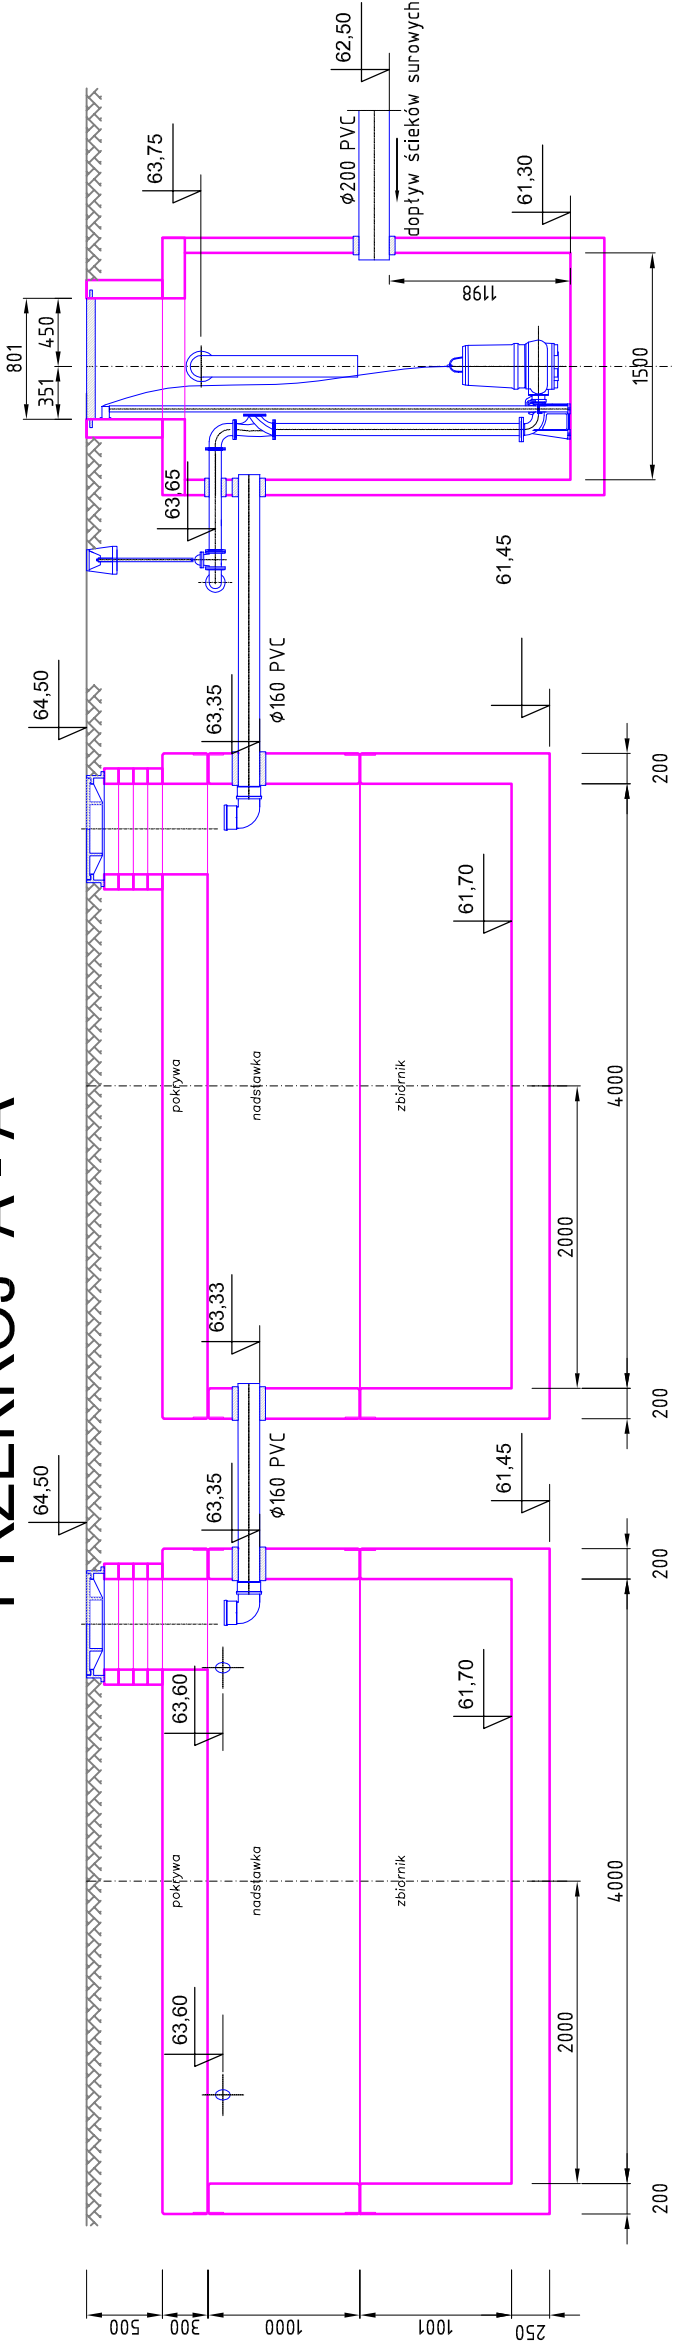

RZUT

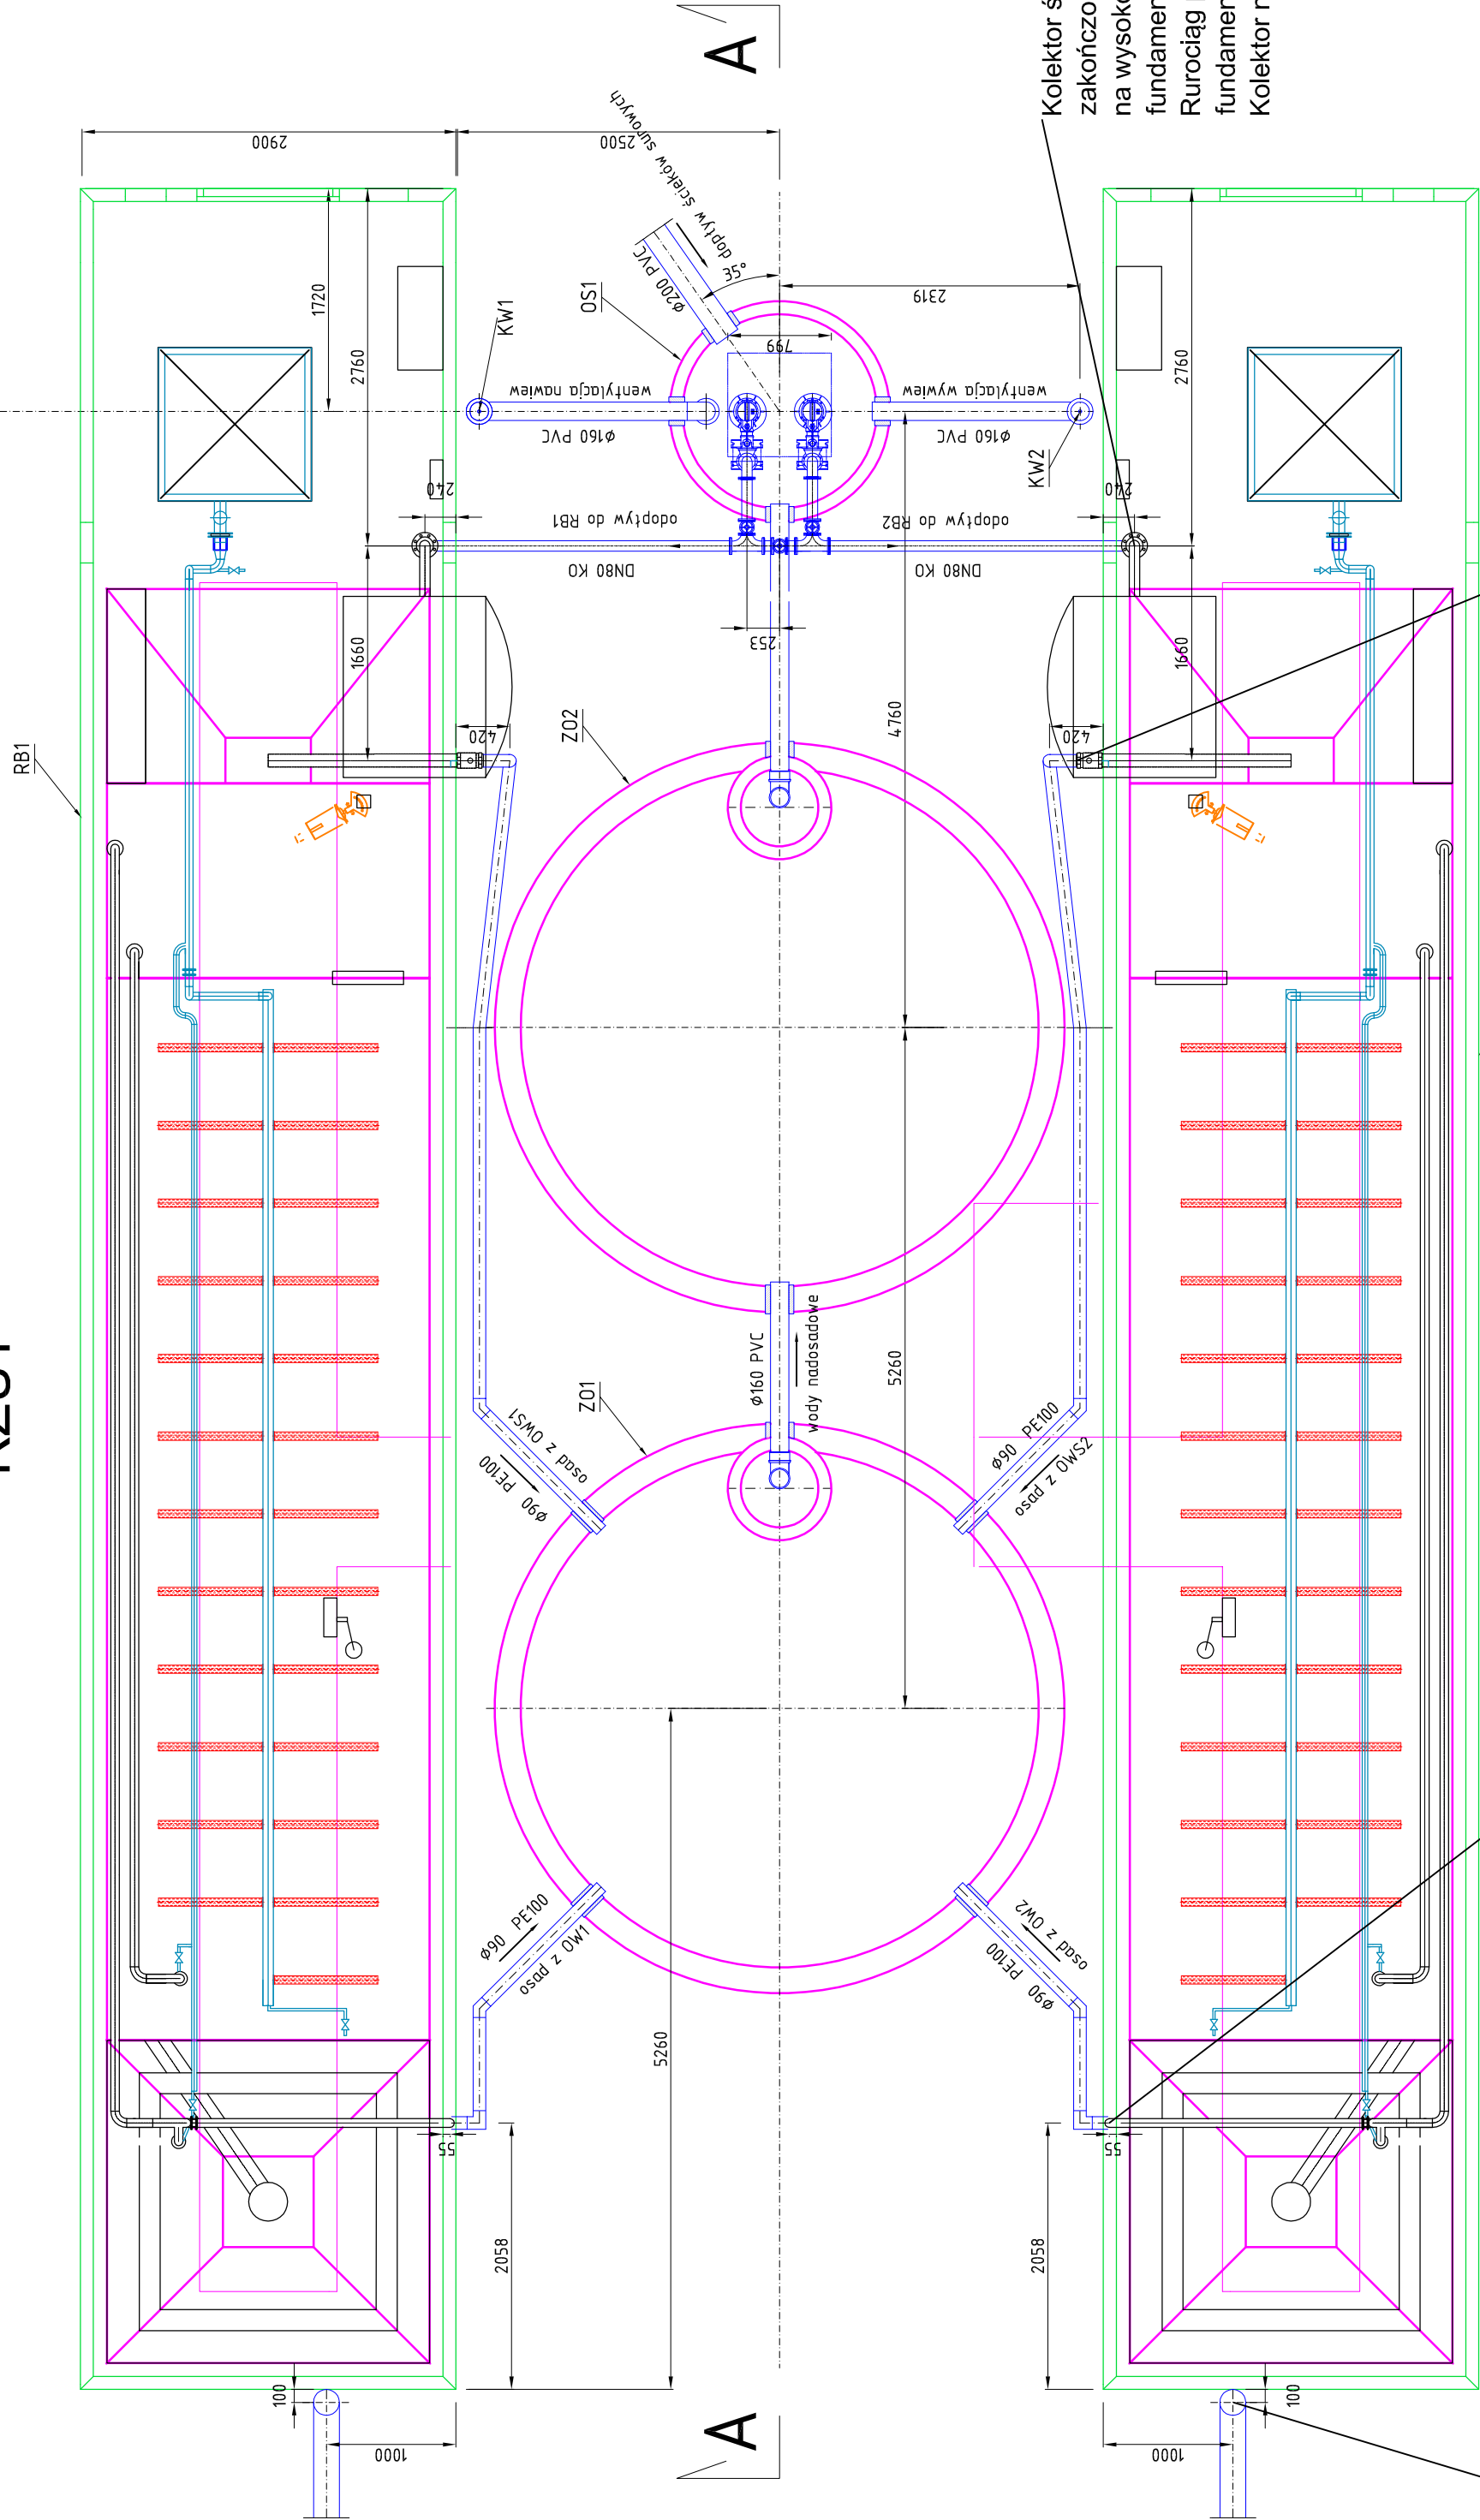

Odprowadzenie ścieków oczyszczonych z osadnika wrotnego DN200mm zakończony kielichem PVC na wysokości 2,10 m licząc od rzędnej płyty fundamentowej tj. 64,50 Rurociąg wymaga ocieplenia

Odprowadzenie osadu z osadnika wrotnego DN80mm zakończony kolierzem PN10 na wysokości 2,92 m licząc od rzędnej płyty fundamentowej tj. 64,50 Rurociąg wymaga ocieplenia

Odprowadzenie osadu z osadnika wrotnego DN80mm zakończony kolaniem 90 st. i kolierzem PN10 na wysokości 1,1 m licząc od rzędnej płyty fundamentowej tj. 64,50 Rurociąg wymaga ocieplenia

Kolektor ścieku surowego DN80mm zakończony kolierzem PN10 na wysokości 1,0 m licząc od rzędnej płyty fundamentowej tj. 64,50 Rurociąg przechodzi od spodu przez płytę fundamentową reaktora. Kolektor nie wymaga ocieplenia

- OS1 – Przepompownia ścieków
- RB1 – Reaktor biologiczny Nr 1
- RB2 – Reaktor biologiczny Nr 2
- Z01 – Zbiornik osadu Nr 1
- Z02 – Zbiornik osadu Nr 2
- KW1 – Kominiek wentylacyjny
- OW – Osadnik wtórny
- OWS – Osadnik wstępny



"PROINST"
INŻYNIERIA ŚRODOWISKA WODNO-KANALIZACYJNEGO
Adres: ul. Zbojnicka 19/2, 70-020 Szczecin ■ NIP 652-107-06-51
Adres do korespondencji: ul. Średnia 42c, 71-812 Szczecin
■ tel. 694 101-097 ■ e-mail: proinst@i.wp.pl

Investor	Gmina Banie, ul. Skośna 6, 74-110 Banie		
Investycja	Budowa kanalizacji sanitarnej wraz z przyłączami i rurociągami tłocznym oraz oczyszczalnią ścieków w Lubanowie, gmina Banie		
Objekt	Oczyszczalnia ścieków w Lubanowie	Data	Podpis
Projektował	mgr inż. Sławomir Łukaszyński Upr. bud. Nr 5567 do proj. bez ograniczeń w spec. Instalacyjna w zakr. siłed. Instalacji urządzeń dopływ, wentylacyjnych, gazowych, i wod-kan.	12.06.2015 r	
Tytuł rys.	PROJEKT POWYKONAWCZY ZBIORNIKI OSADU I PRZEPOMPOWNI ŚCIEKÓW	Skala 1:50	Nr rys. S12