


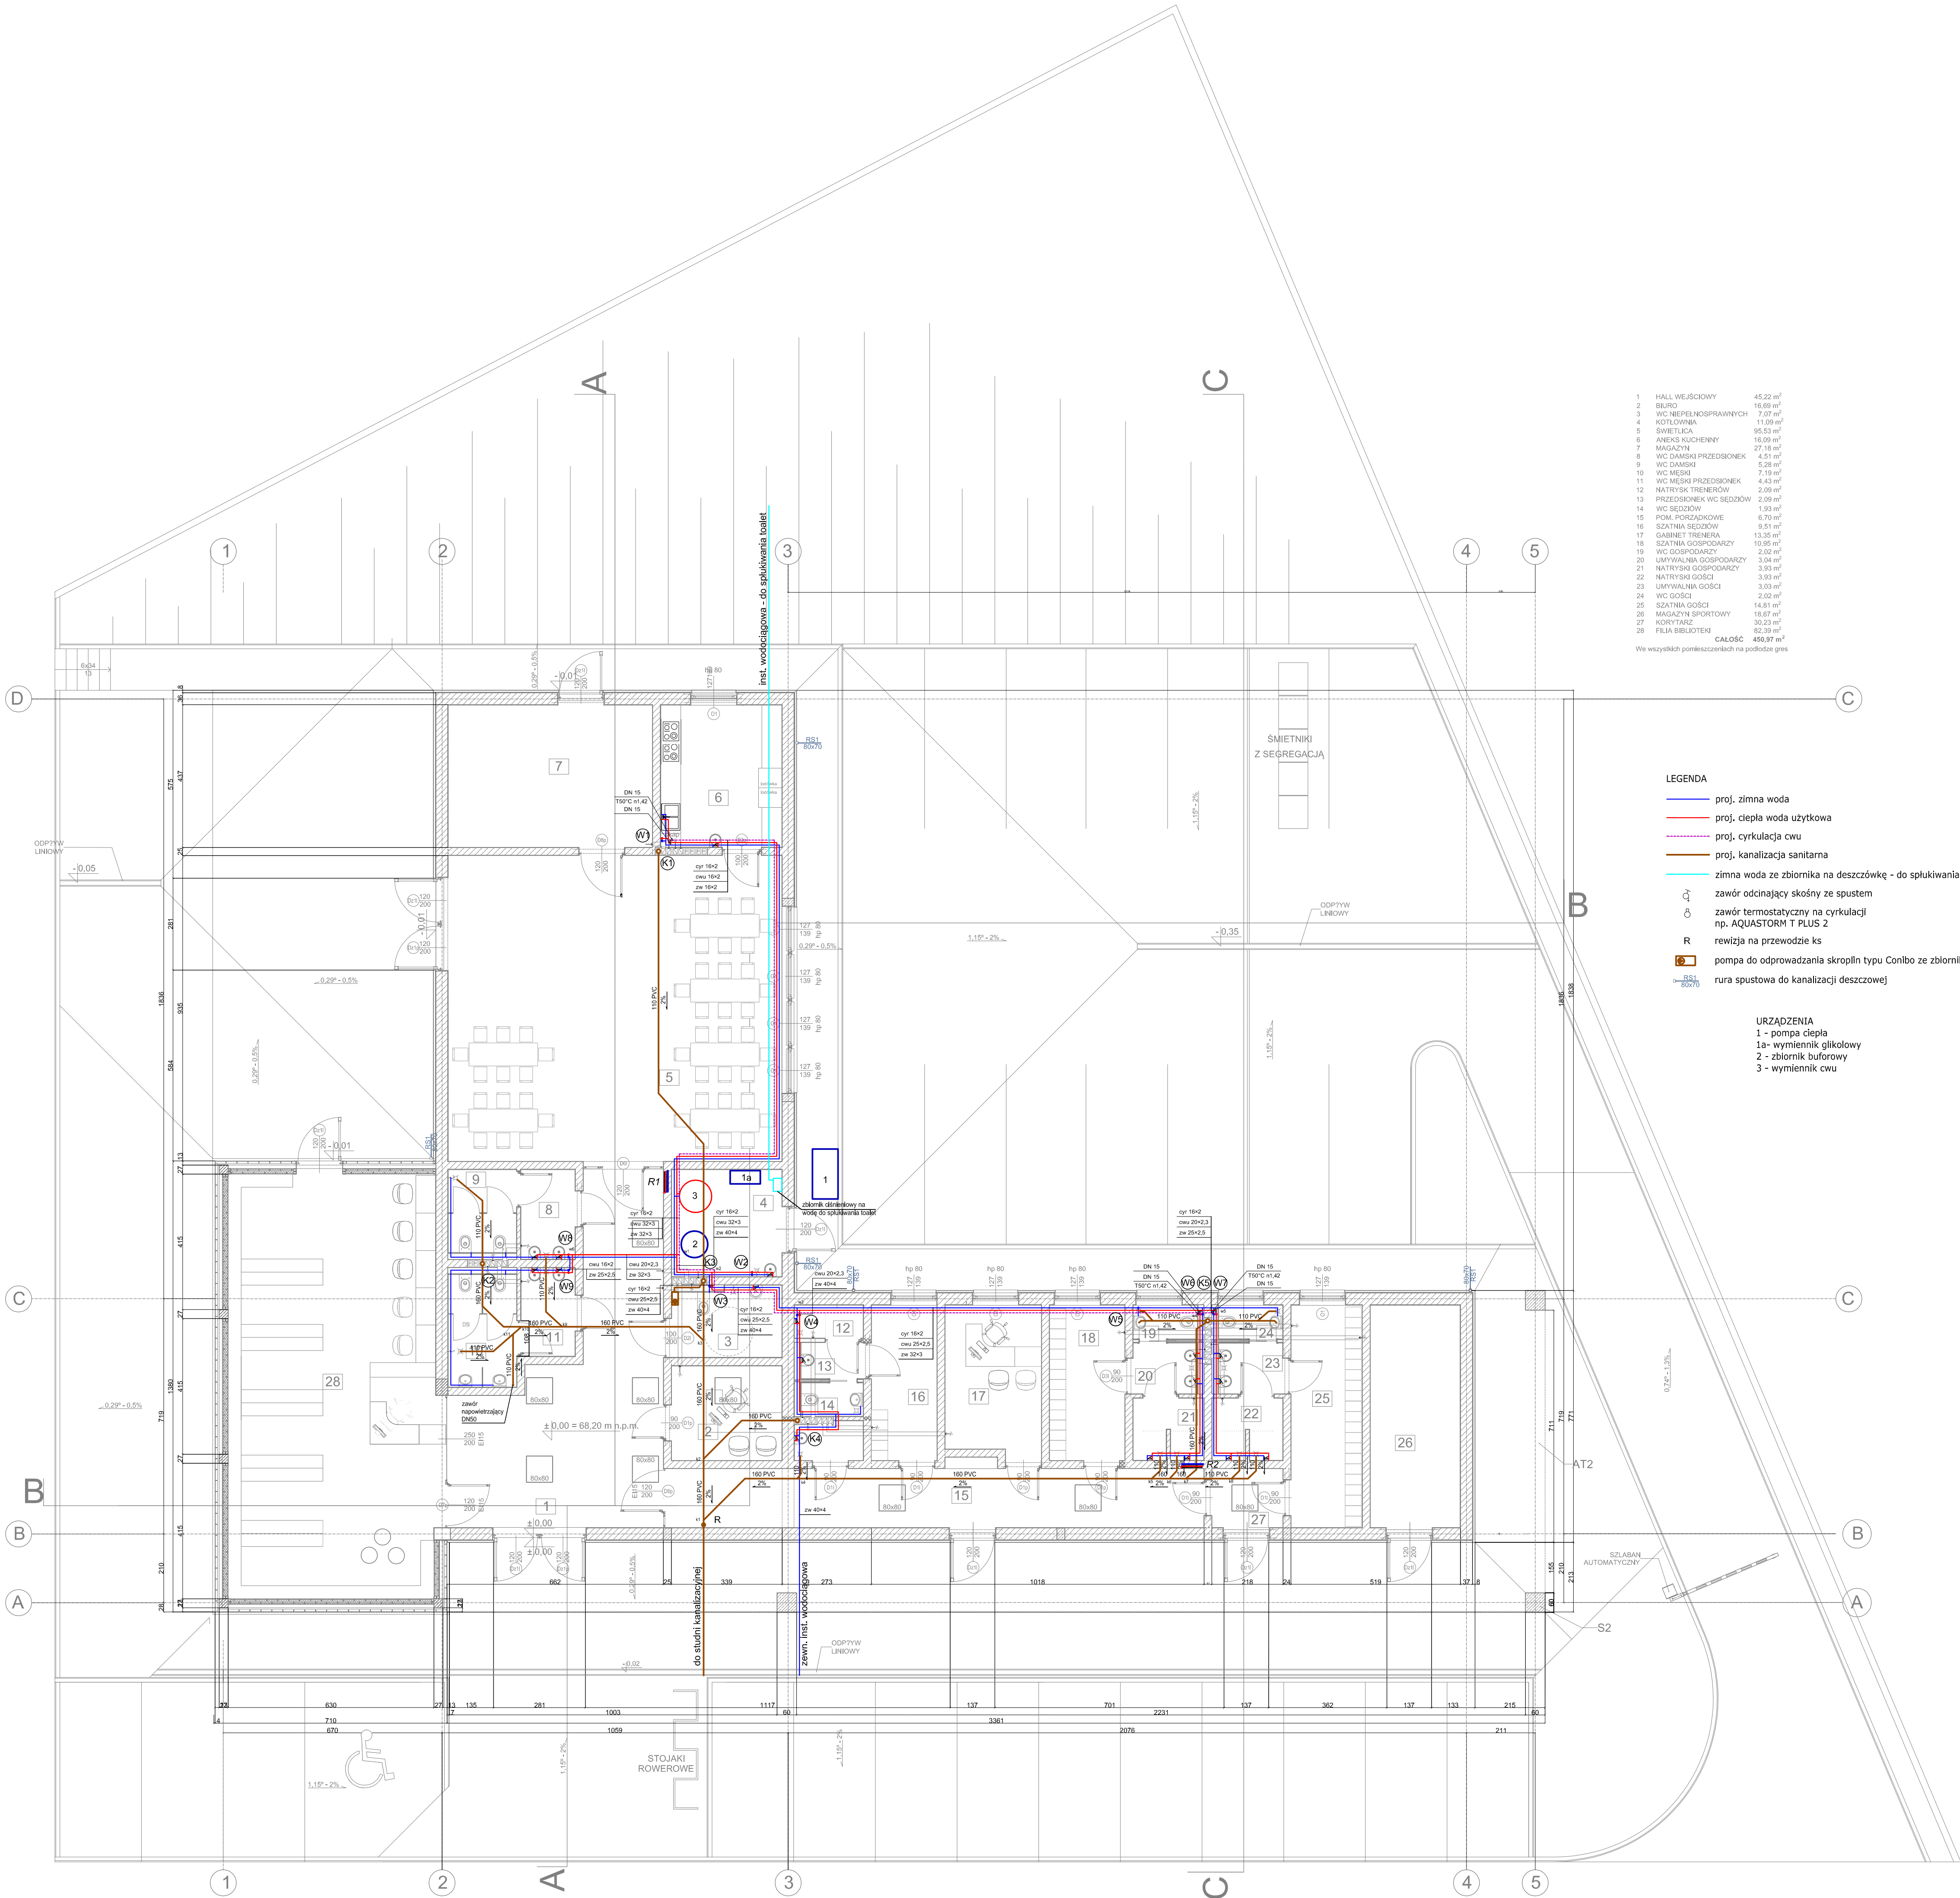

1	HALL WEJŚCIOWY	45,22 m ²
2	BIURO	16,89 m ²
3	WC NIEPEŁNOSPRAWNYCH	7,07 m ²
4	KOTŁOWNIA	11,09 m ²
5	ŚWIETLICA	95,53 m ²
6	ANEKS KUCHENNY	16,09 m ²
7	MAGAZYN	27,18 m ²
8	WC DAMSKI PRZEDSIONEK	4,51 m ²
9	WC DAMSKI	5,28 m ²
10	WC MĘSKI	7,19 m ²
11	WC MĘSKI PRZEDSIONEK	4,43 m ²
12	NATRYSK TRENERÓW	2,69 m ²
13	PRZEDSIONEK WC SEDZÓW	2,09 m ²
14	WC SEDZÓW	1,83 m ²
15	POM. PORZĄDKOWE	6,70 m ²
16	SZATNIA SEDZÓW	9,51 m ²
17	GABINET TRENERA	13,35 m ²
18	SZATNIA GOSPODARZY	10,95 m ²
19	WC GOSPODARZY	2,02 m ²
20	UMYWALNIA GOSPODARZY	3,04 m ²
21	NATRYSK GOSPODARZY	3,93 m ²
22	NATRYSK GOŚCI	3,93 m ²
23	UMYWALNIA GOŚCI	3,03 m ²
24	WC GOŚCI	2,02 m ²
25	SZATNIA GOŚCI	14,81 m ²
26	MAGAZYN SPORTOWY	18,67 m ²
27	KORYTARZ	30,23 m ²
28	FILIA BIBLIOTKI	82,39 m ²
CAŁOŚĆ		450,97 m ²

Wz. wazylskich pomieszczeniach na podłozie gres

LEGENDA

- proj. zimna woda
- proj. ciepła woda użytkowa
- proj. cyrkulacja cwu
- proj. kanalizacja sanitarna
- zimna woda ze zbiornika na deszczówkę - do splukiwania ustępów
- zawór odcinający skośny ze spustem
- zawór termostatyczny na cyrkulacji np. AQUASTORM T PLUS 2
- R rewizja na przewodzie ks
- pompa do odprowadzania skroplin typu Conibo ze zbiornikiem
- rura spustowa do kanalizacji deszczowej

URZĄDZENIA

- 1 - pompa ciepła
- 1a - wymiennik glikolowy
- 2 - zbiornik buforowy
- 3 - wymiennik cwu

Projektant prowadzący	mgr inż. Elżbieta Jandziszak	NH-834567983	STUDIO PROJEKTOWE "ASTRAGAL" ul. Chorwacka 1A, 70-846 Szczecin tel./fax. 091/ 469-08-25 e-mail: astragal@astragal.pl
Projektował:	mgr inż. Paulina Ciepluch	ZAP/0146/PWSS/16	
Opracował:			
Sprawił:	mgr inż. Monika Kowalczyk	ZAP/0229/PWOS/13	PRAWO AUTORSKIE ZASTRZEŻENIE Projekt jest chroniony prawem autorskim zgodnie z Ustawą o Prawie Autorskim i Prawach Pokrewnych z dnia 4 Lutego 1994 r. (Dz.U. nr 50 poz. 631 z 2006 r. z późniejszymi zmianami)
Nazwa opracowania:	AKTYWACJA SPOŁECZNO - KULTURALNA WSI LUBANOWO POPRZĘZ BUDOWĘ CENTRUM KULTURALNO - SPORTOWEGO		Nazwa Inwestora: GMINA BĄNIE ul. Skłodowska 6 74-110 BĄNIE
Nazwa rysunku:	RZUT PARTERU - INSTALACJE WOD-KAN		Stadium proj.: PROJEKT BUDOWLANY
			Adres Inwestycji: LUBANOWO dz. nr 147/1
			Skala: 1:100
			Data: 02.2018
			Nr rys.: S-5
			Branda: SANITARNA