


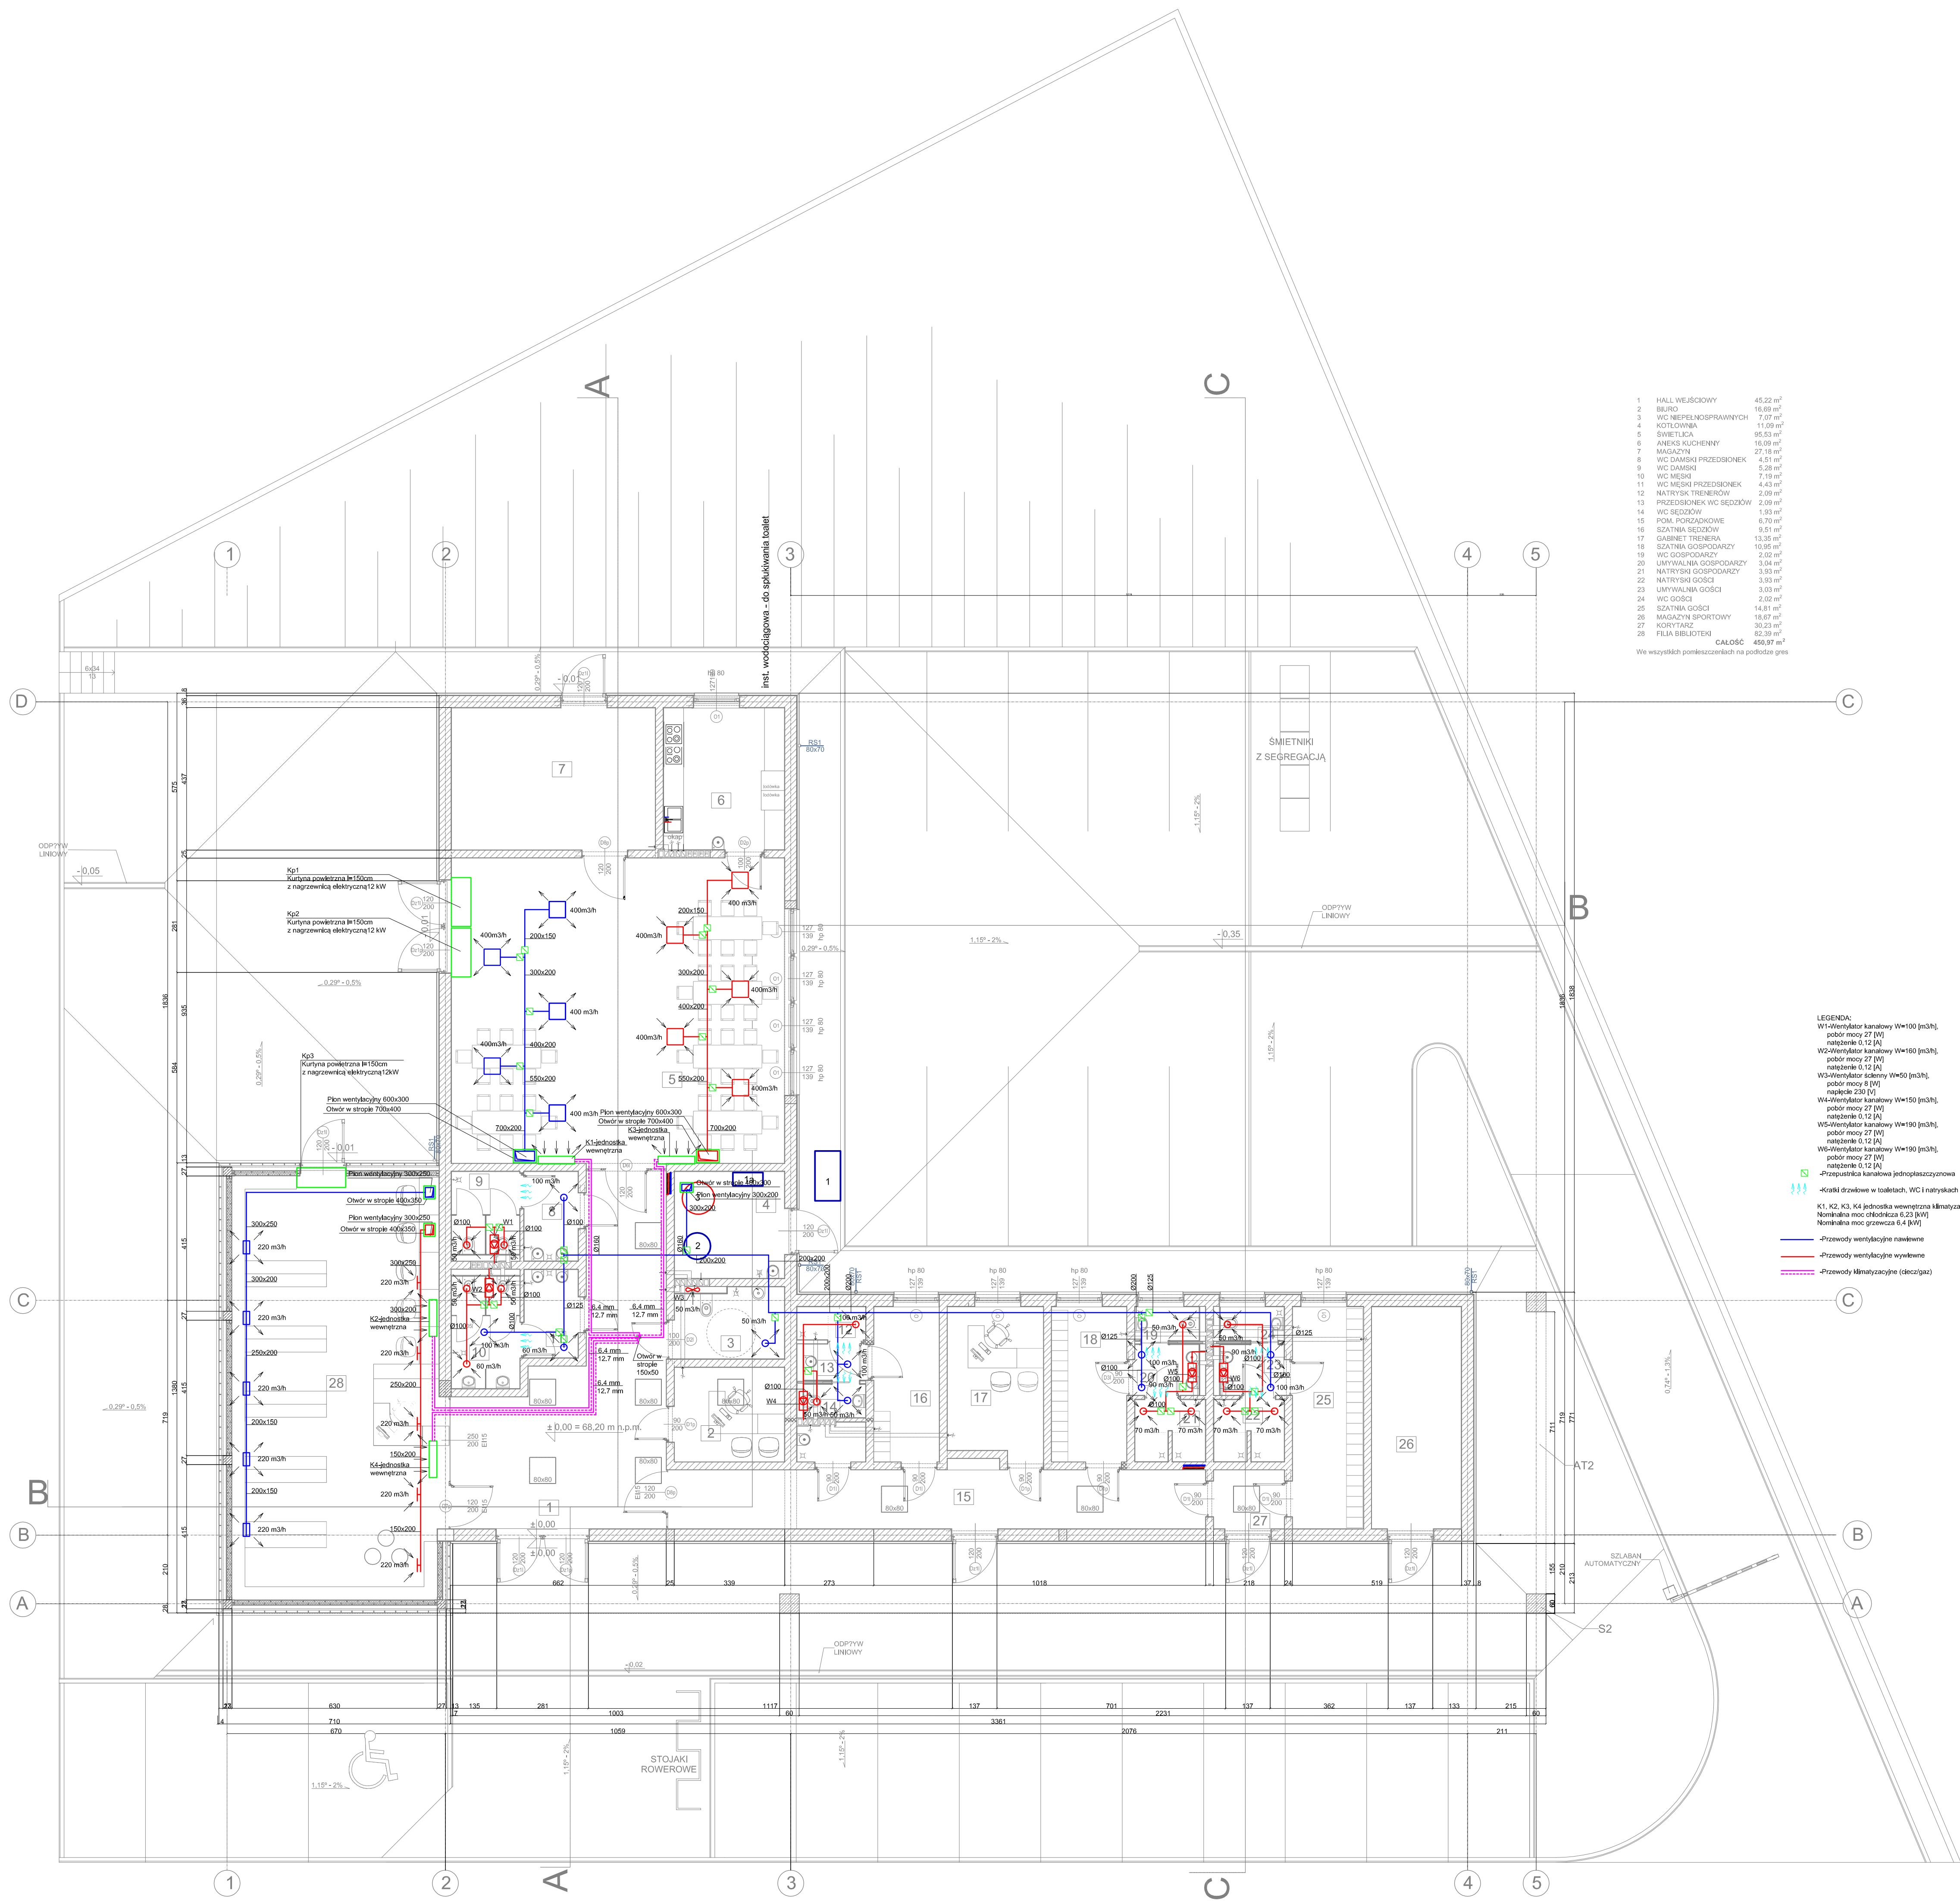

1	HALL WEJŚCIOWY	45,22 m ²
2	BIURO	16,89 m ²
3	WC NIEPEŁNOSPRAWNYCH	7,07 m ²
4	KOTŁOWNIA	11,09 m ²
5	ŚWIETLICA	95,53 m ²
6	ANEKS KUCHENNY	16,09 m ²
7	MAGAZYN	27,18 m ²
8	WC DAMSKI PRZEDSIÓNEK	4,51 m ²
9	WC DAMSKI	5,28 m ²
10	WC MĘSKI	7,19 m ²
11	WC MĘSKI PRZEDSIÓNEK	4,43 m ²
12	NATRYSK TRENERÓW	2,09 m ²
13	PRZEDSIÓNEK WC SEDZIOW	2,09 m ²
14	WC SEDZIOW	1,83 m ²
15	POM. PORZĄDKOWE	6,70 m ²
16	SZATNIA SEDZIOW	9,51 m ²
17	GABINET TRENERA	13,35 m ²
18	SZATNIA GOSPODARZY	10,95 m ²
19	WC GOSPODARZY	2,02 m ²
20	UMYWALNIA GOSPODARZY	3,04 m ²
21	NATRYSKI GOSPODARZY	3,93 m ²
22	NATRYSKI GOŚCI	3,93 m ²
23	UMYWALNIA GOŚCI	3,03 m ²
24	WC GOŚCI	2,02 m ²
25	SZATNIA GOŚCI	14,81 m ²
26	MAGAZYN SPORTOWY	18,67 m ²
27	KORYTARZ	30,23 m ²
28	FILIA BIBLIOTEKI	82,39 m ²
CAŁOŚĆ		450,97 m ²

Wszystkie pomieszczenia na podłożu gres

- LEGENDA:
- W1-Wentylator kanałowy W=100 (m3/h), pobór mocy 27 (W), napięcie 0,12 (A)
 - W2-Wentylator kanałowy W=160 (m3/h), pobór mocy 27 (W), napięcie 0,12 (A)
 - W3-Wentylator ścienny W=50 (m3/h), pobór mocy 6 (W), napięcie 230 (V)
 - W4-Wentylator kanałowy W=150 (m3/h), pobór mocy 27 (W), napięcie 0,12 (A)
 - W5-Wentylator kanałowy W=190 (m3/h), pobór mocy 27 (W), napięcie 0,12 (A)
 - W6-Wentylator kanałowy W=190 (m3/h), pobór mocy 27 (W), napięcie 0,12 (A)
 - Przepustnica kanałowa jednorącznikowa
 - Kaski drzwiowe w toaletach, WC i natryskach
 - K1, K2, K3, K4 jednostka wewnętrzna klimatyzacji
 - Nominalna moc chłodnicza 6,25 (kW)
 - Nominalna moc grzewcza 6,4 (kW)
- Przewody wentylacyjne nawiewne
- Przewody wentylacyjne wywiewne
- Przewody klimatyzacyjne (ciepła/gaz)

Projektant	mgr inż. Elżbieta Jandziszaki	NN-8345/679/83	STUDIO PROJEKTOWE "ASTRAGAL" ul. Chorzowska 1A, 70-848 Szczecin tel. Max. 091/469-08-25 e-mail: astragal@astragal.pl PRAWO AUTORSKIE ZASTRZEŻONE Projekt jest chroniony prawem autorskim zgodnie z Ustawą o Prawie Autorskim i Prawach Pokrewnych z dnia 4 lutego 1994 r. (Dz.U. nr 50 poz. 631 z 2006 r. z późniejszymi zmianami)
Opracował	mgr inż. Tomasz Ulatowski		
Sprawdzający	mgr inż. Monika Kowalczyk	ZAP/0229/PWOS/13	
Nazwa opracowania:	AKTYWACJA SPOŁECZNO - KULTURALNA WSI LUBANOWO POPRAWIE BUDOWE CENTRUM KULTURALNO - SPORTOWEGO		Nazwa Inwestora: GMINA BANIE ul. Szosowa 6 74-110 BANIE
Nazwa rysunku:	INSTALACJA WENTYLACJI I KLIMATYZACJI RZUT PARTERU		Adres Inwestycji: LUBANOWO dz. nr 147/1
Branża:		SANITARNIA	Stadium proj.: PROJEKT BUDOWLANY
			Skala: 1:100
			Data: 02.2018
			Nr rys.: S-6