


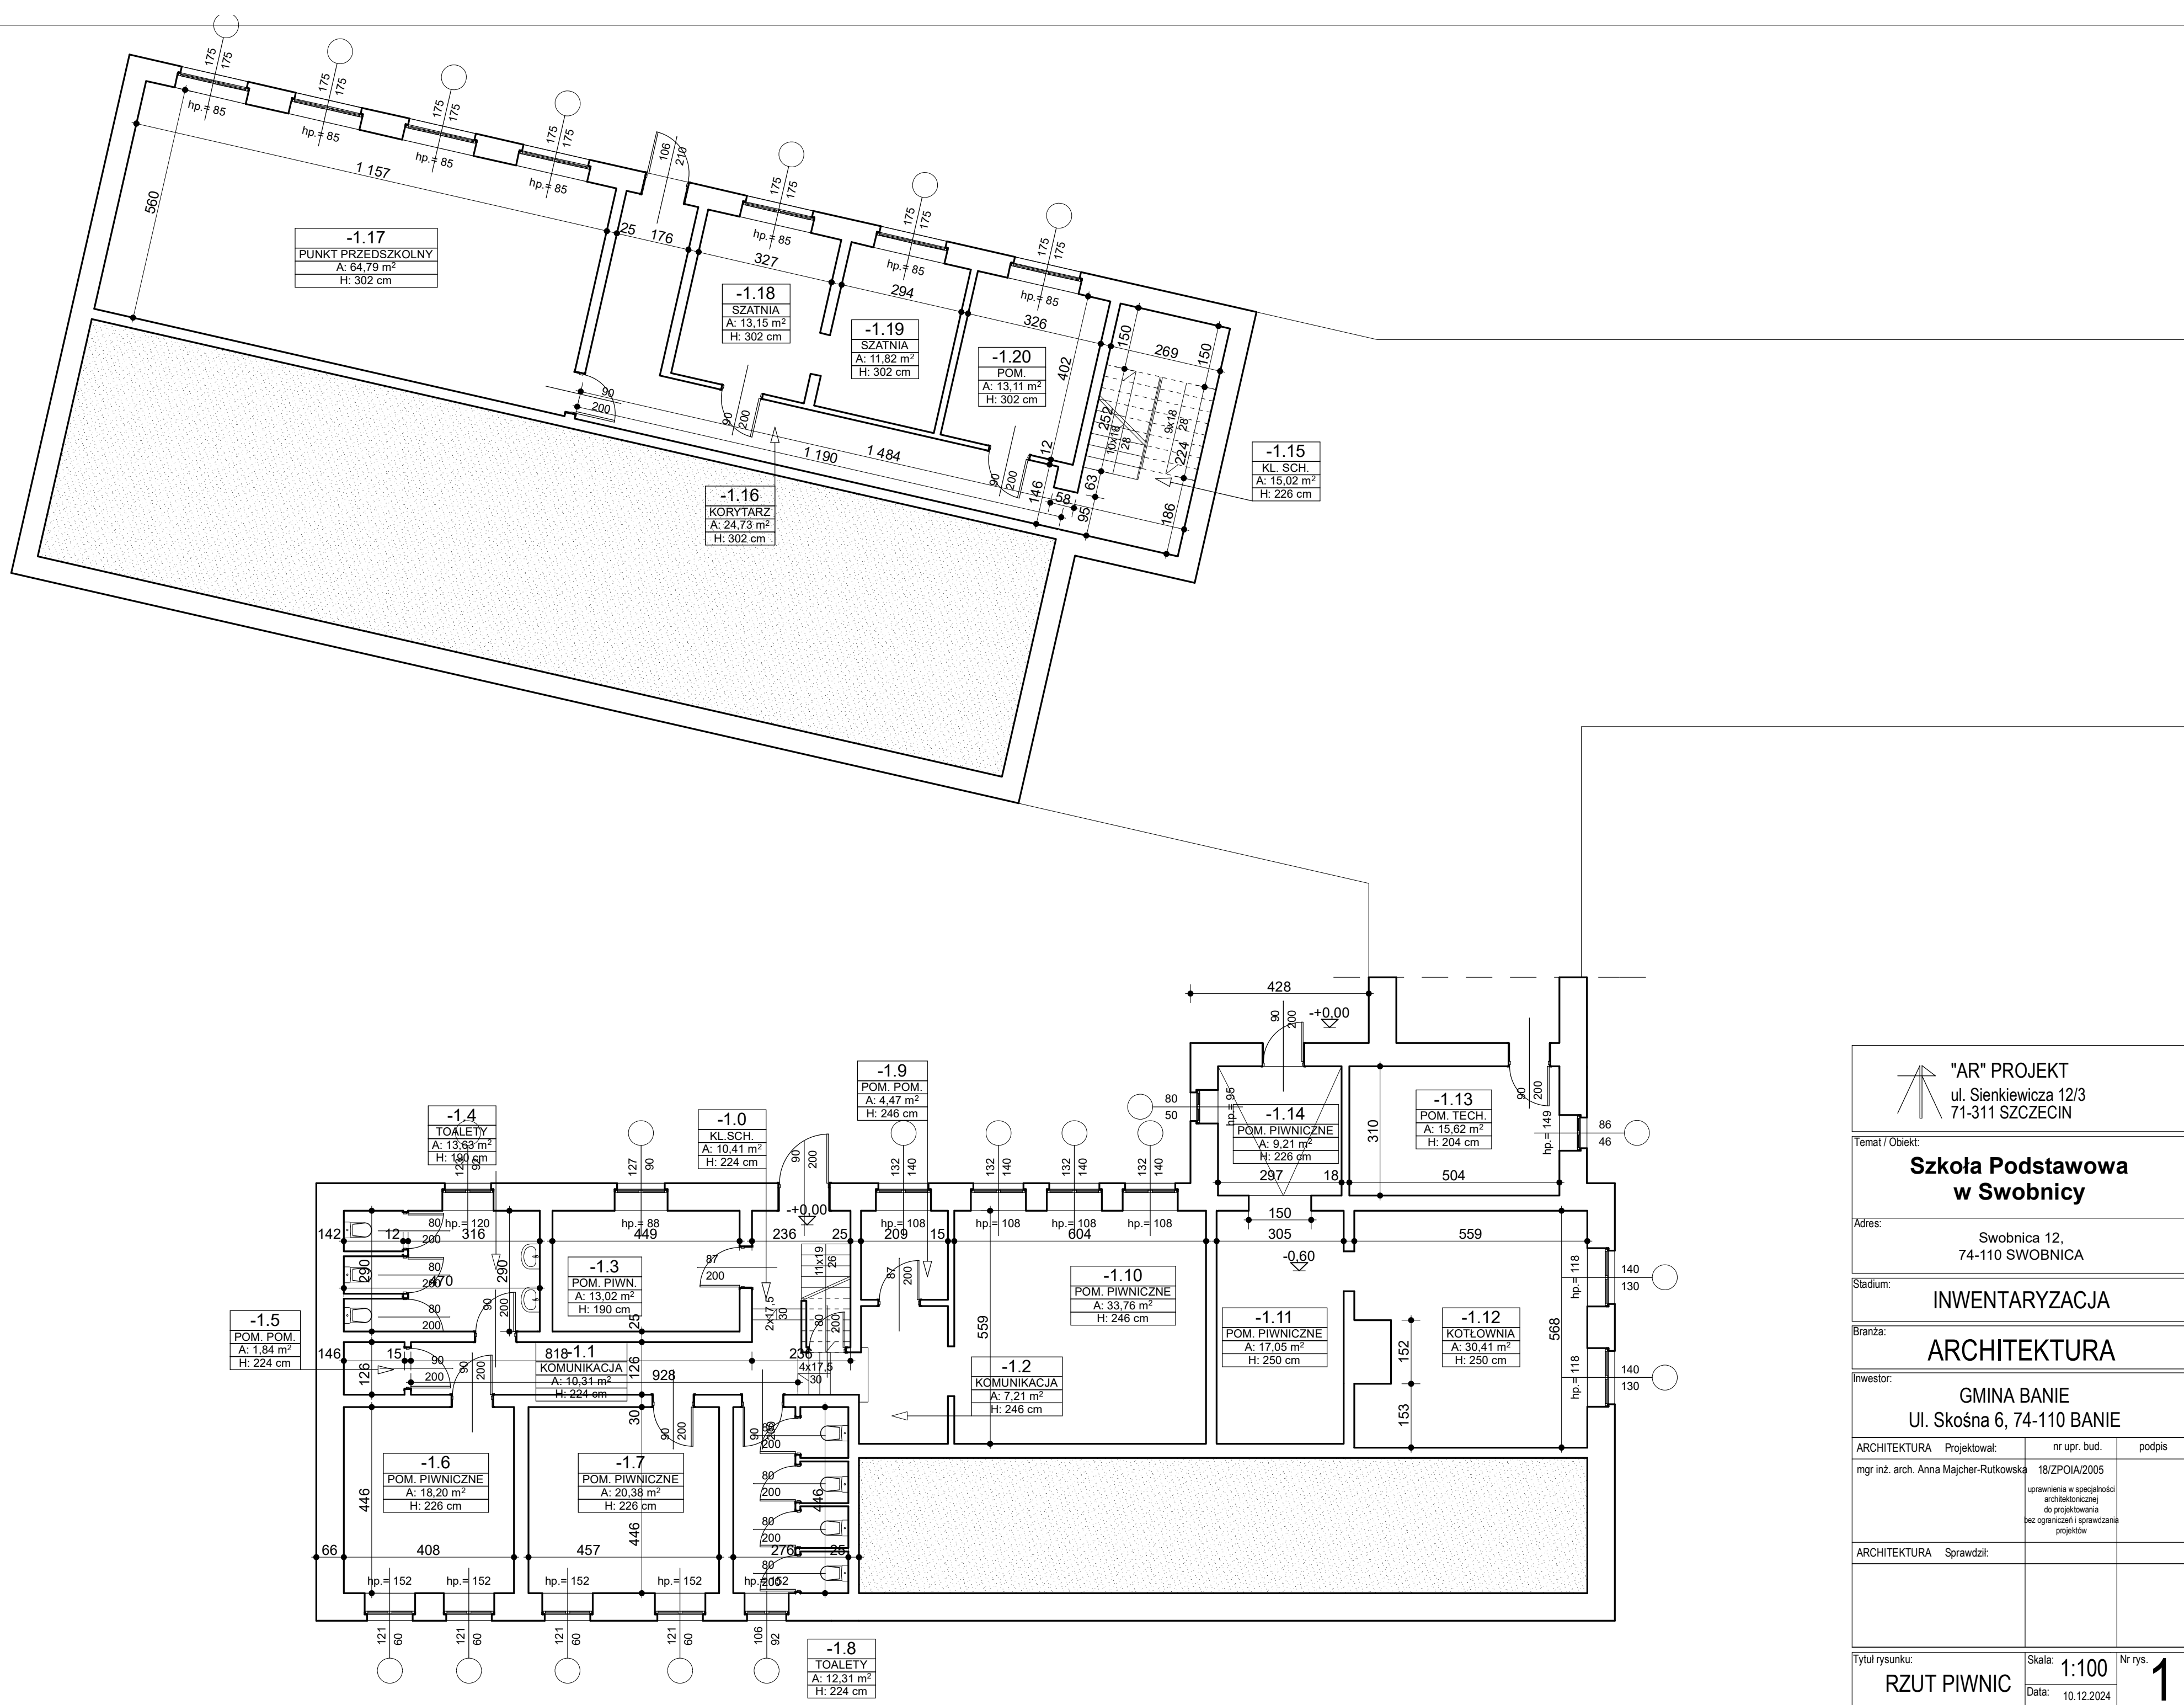

 "AR" PROJEKT ul. Sienkiewicza 12/3 71-311 SZCZECIN		
Temat / Obiekt: Szkoła Podstawowa w Swobnicy		
Adres: Swobnica 12, 74-110 SWOBNICA		
Stadium: INWENTARYZACJA		
Branża: ARCHITEKTURA		
Inwestor: GMINA BANIE Ul. Skośna 6, 74-110 BANIE		
ARCHITEKTURA	Projektował: mgr inż. arch. Anna Majcher-Rutkowska	nr upr. bud. 18/ZPOIA/2005 uprawnienia w specjalności architektonicznej do projektowania bez ograniczeń i sprawdzania projektów
ARCHITEKTURA	Sprawdził:	
Tytuł rysunku: RZUT PIWNIC		Skala: 1:100 Data: 10.12.2024
		Nr rys. 1