


SZKIC ORIENTACYJNY

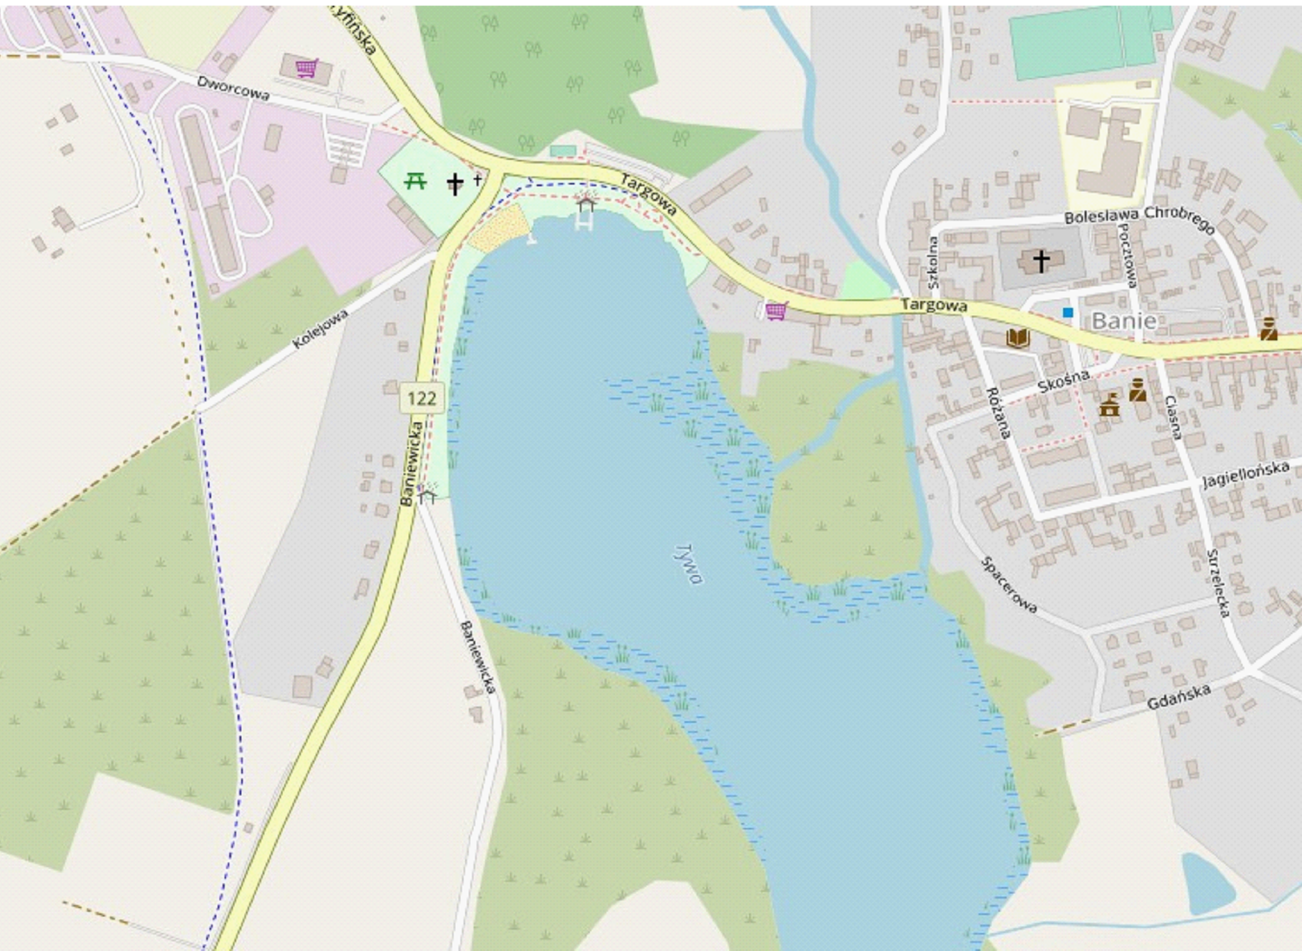

Województwo: zachodniopomorskie
Powiat: gryfiński
Jednostka ewidencyjna: 320601_2 Banie
Obręb: 0016 Banie 2;
dz.m.: wg zakresu;
Nr ewidencyjny zgłoszenia: 6640.2085.2025

MAPA DO CELÓW PROJEKTOWYCH

SKALA 1:500

Mejscowość: Banie

Układ współrzędnych płaskich prostokątnych 2000/S
Układ wysokościowy państwowy PL-EVRF 2007-NH
Wykonawca:

GEO-TECH

USŁUGI GEODEZYJNE

Michał Trawiński

Sporządził:

inż. Michał Trawiński

Kierownik Prac:

Katarzyna Kosiak

Uprawnienia zawodowe w dziedzinie

geod. i kartogr.nr 14949

Sporządził dnia: 20.10.2025 r.

Mapa aktualna w oznaczonym zakresie, stan na 20.10.2025 r.

Nie wyklucza się istnienia w terenie innych nie wykazanych

na mapie urządzeń podziemnych, które nie były zgłoszone do inwentaryzacji

W zakresie zgłoszonej pracy są niezgodna z przepisami § 31 ust. 1, 2 rozporządzenia MR z dnia 18 sierpnia

2020r. Punkty graniczne nie spełniające standardy dokładnościowe: 1395; 1068; 1416; 1415; 1064; 14180;

1381; 14138; 1048; 1047; 14136; 14135; 1046; 1049; 14134; 14137; 1051; oznaczono kolorem różym.

Aktualizację oznaczono kolorem

Poświadczam, że niniejszy dokument został opracowany w wyniku prac
geodezyjnych i kartograficznych, których rezultaty zawiera operat techniczny,
który uzyskał pozytywną wydłkacę. Jednocześnie informuję, że jestem świadomy
odpowiedzialności kamej za złożenie fałszywego oświadczenia.
(Dz.U.2020.0.276 t.j. - Ustawa z dnia 17 maja 1989 r. - Prawo geodezyjne i
kartograficzne art. 12b ust. 5a)

Identyfikator zgłoszenia prac geodezyjnych	6640.2085.2025
Organ służby geodezyjnej, który otrzymał zgłoszenie	Starosta Gryfiński
Wykonawca prac geodezyjnych	GEO-TECH USŁUGI GEODEZYJNE Michał Trawiński Marlice 830/3,66-432 Baczyna NIP:599 286 48 92 REGON:381012717
Numer oraz data sporządzenia dokumentu zawierającego wynik pozytywnej weryfikacji	PROTOKÓŁ NR 6640.2085.2025_26366 z dnia: 13.11.2025 r.
Imię i nazwisko oraz nr. uprawnień zawodowych kierownika prac:	Mieczysław Chapiński re uprawnień: 14537

WSPÓŁRZĘDNE GEODEZYJNE			WSPÓŁRZĘDNE GEODEZYJNE		
OZN.	X	Y	OZN.	X	Y
		WODOCIAĞ			WODOCIAĞ
W1	5885067.586	5476666.005	W34	5885105.830	5476553.462
W2	5885067.891	5476665.331	W35	5885110.734	5476550.424
W3	5885066.866	5476664.861	W36	5885117.505	5476549.130
W4	5885066.534	5476659.677	W37	5885127.742	5476547.172
W5	5885069.817	5476607.959	W38	5885139.776	5476544.871
W6	5885071.929	5476574.598	W39	5885154.803	5476542.094
W7	5885072.820	5476560.519	W40	5885172.003	5476538.916
W8	5885072.665	5476559.729	W41	5885188.679	5476535.838
W9	5885061.990	5476561.827	W42	5885193.327	5476536.164
W10	5885047.828	5476564.610	W43	5885199.069	5476534.806
W11	5885041.341	5476565.884	W44	5885208.989	5476532.882
W12	5885023.142	5476569.460	W45	5885210.255	5476532.636
W13	5885015.304	5476570.958	W46	5885217.972	5476531.139
W14	5885010.343	5476571.906	W47	5885220.068	5476531.053
W15	5884992.997	5476575.220	W48	5885234.862	5476528.226
W16	5884974.051	5476577.500	W49	5885245.785	5476526.139
W17	5884967.291	5476577.788	W50	5885247.443	5476525.811
W18	5884961.748	5476578.025	W51	5885266.059	5476522.373
W19	5884942.942	5476578.828	W52	5885283.802	5476519.096
W20	5884912.176	5476578.228	W53	5885290.561	5476513.416
W21	5884910.308	5476578.180	W54	5885291.485	5476514.516
W22	5884891.731	5476577.698	W55	5885308.640	5476537.680
W23	5884885.189	5476577.106	W56	5885315.247	5476546.600
W24	5884886.040	5476568.051	W57	5885328.245	5476564.150
W25	5884882.274	5476567.698	W58	5885329.198	5476565.438
W26	5884864.129	5476565.999	W59	5885306.281	5476553.157
W27	5884856.027	5476564.939	W60	5885209.083	5476533.373
W28	5884848.580	5476563.965	W61	5885140.526	5476548.484
W29	5884839.463	5476562.383	W62	5885136.941	5476609.309
W30	5884831.347	5476560.488	W63	5885090.327	5476556.901
HN1	5884830.492	5476560.288	HN1	5885328.250	5476565.144
W32	5884967.308	5476578.288	HN2	5885207.811	5476533.620
W33	5885090.234	5476556.410	HN3	5885089.137	5476557.126
			HN4	5884966.119	5476578.339
			HN5	5884828.837	5476559.901

PARAMETRY SIECI:

WODOCIAĞOWEJ

Siec wodociągowa Ø110PE

Hydrant:

- HN1 - nadziemne podejście Ø90
- HN2 - nadziemne podejście Ø90
- HN3 - nadziemne podejście Ø90
- HN4 - nadziemne podejście Ø90
- HN5 - nadziemne podejście Ø90

Właściciel projektowanej sieci wodociągowej:
Ewa Muszałik
ul. Brzozowa 5
74-110 Banie

- Legenda:
- Siec wodociągowa
 - Granica działki
 - Działka objęta opracowaniem
 - Linie wymiarowe

BPKZ BIURO PROJEKTOWE - Krzysztof Zdrowowicz PROJEKTOWANIE I NADZORY ul. Włóciowa 18, 66-431 Santok, www.bpkz.pl, email biuro@bpkz.pl tel 607 778 384, NIP 599-247-79-07 REGON 080507930 Pracownia ul. Kwiatowa 18/2, 66-400 Gorzów Wlkp. - i Piętro			
Tytuł:	PROJEKT ZAGOSPODAROWANIA TERENU		
Zadanie:	Budowa sieci wodociągowej w obrębie dz. 426/4, 436, 433/12, 1201 przy ulicy Baniewickiej, w miejscowości Banie, gm. Banie.	Data opracowania	24 - 02 - 2026r.
Adres:	Działka o nr ew. 426/4, 436, 433/12, 1201 74-110 Banie Gmina Banie	Skala	Nr rysunk
Inwestor:	Ewa Muszałik ul. Brzozowa 5 74-110 Banie	1 : 500	IS-01
Funkcja	Imię i nazwisko	Nr upr.	Podpis
Projektował:	mgr inż. Krzysztof Zdrowowicz posiadający uprawnienia do projektowania bez ograniczeń w specjalności instalacyjnej w zakresie sieci, instalacji i urządzeń cieplnych, wentylacyjnych, gazowych, wodociągowych i kanalizacyjnych.	LBS/0013 /PWOS/11	
Sprawdził:	mgr inż. Paweł Królikowski posiadający uprawnienia do projektowania bez ograniczeń w specjalności instalacyjnej w zakresie sieci, instalacji i urządzeń cieplnych, wentylacyjnych, gazowych, wodociągowych i kanalizacyjnych.	LUKG/0008 /PWOS/05	
Opracował:	mgr inż. Paweł Dudziak		
Stadium:	PROJEKT TECHNICZNY		