
 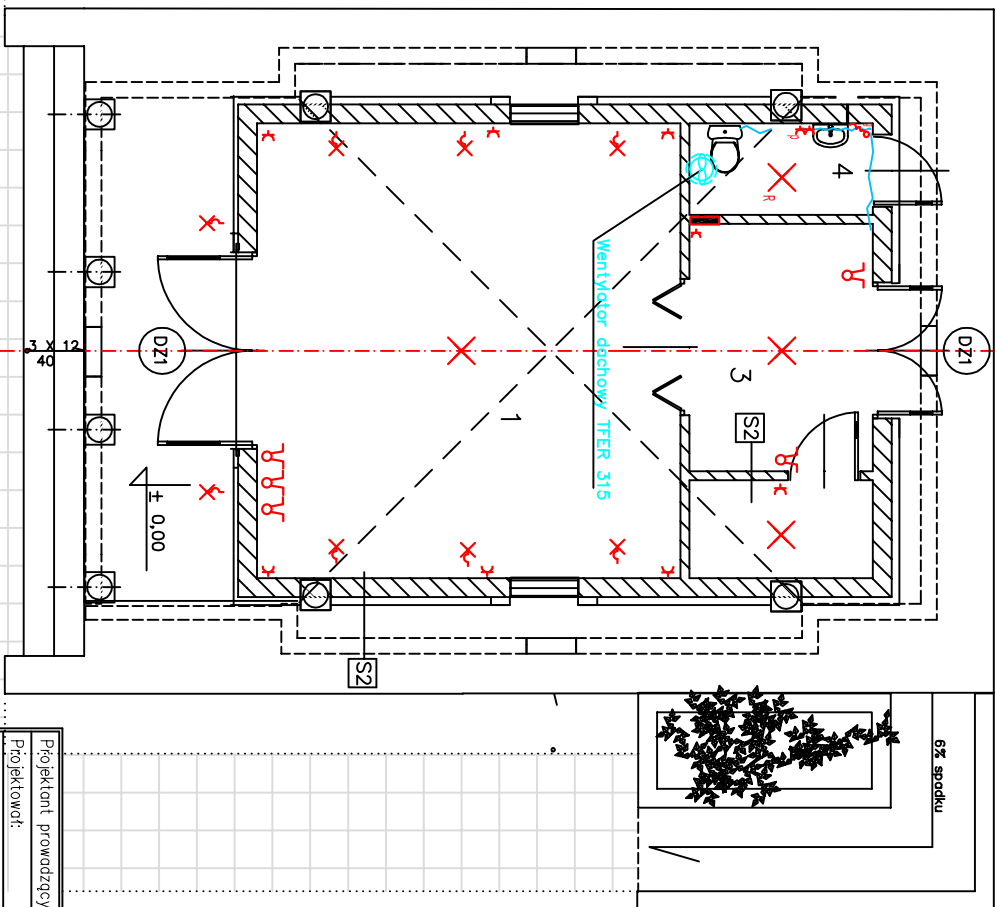




1	SALA ZGROMADZEŃ CEREMONII
TERAKOTA	
POW. 33,63 m ²	

2	POMIESZCZENIE OFICJANTÓW
TERAKOTA	
POW. 3,16 m ²	

3	POM. PRZECIHOWANIA ZWŁOK PRZED CEREMONIĄ POGRZEBOWĄ
TERAKOTA	
POW. 7,72 m ²	

4	WC
TERAKOTA	
POW. 3,15 m ²	

- wypust oświetlenia kinkieta max. 60W
- wypust oświetlenia sufitowy max. 3 x 60W
- wypust oświetlenia sufitowy max. 3 x 60W z czujnikiem ruchu
- włącznik oświetlenia dwubiegunowy
- włącznik oświetlenia jednobiegunowy
- gniazdo wtykowe podwójne 230V 16A NPE
- gniazdo wtykowe pojedyncze 230V 16A NPE podgrzewacz wody
- wypust zasilania dla przewodu grzewczego

Projektant: mgr inż. arch. Grzegorz Laniucha	150/Sz/90	
Projektant: inż. Henryk Galiński	27/64	
Opracował: mgr inż. Jarosław Zieliński		
Sprawił: mgr inż. Jan Kisielewicz	85/64	
Nazwa opracowania: "BUDOWA KAPLICY CMENTERNEJ"		
Nazwa rysunku: RZUT PARTERU		
INSTALACJA ELEKTRYCZNA W BUDYNKU		
Adres inwestycji: SWOBODICA dz.569 gm.BANIE	Skala: 1:100	Data: 02.2008r.
Brzoza: INSTALACJE ELEKTRYCZNE	Nr rys. 1	
"MEDIA INWEST" Sp. z o.o. ul.Dąbska 78, 70-789 Szczecin tel./fax: +48 (091) 463 52 12 e-mail: mediainvest@u.com.pl Przedmiotowy projekt jest chroniony prawem autorskim zgodnie z Ustawą o Prawie Autorskim i Prawach Pokrewnych z dnia 4 lutego 1994 r. (Dz.U. nr 24 poz. 83 z 23.02.1995 r.)		