


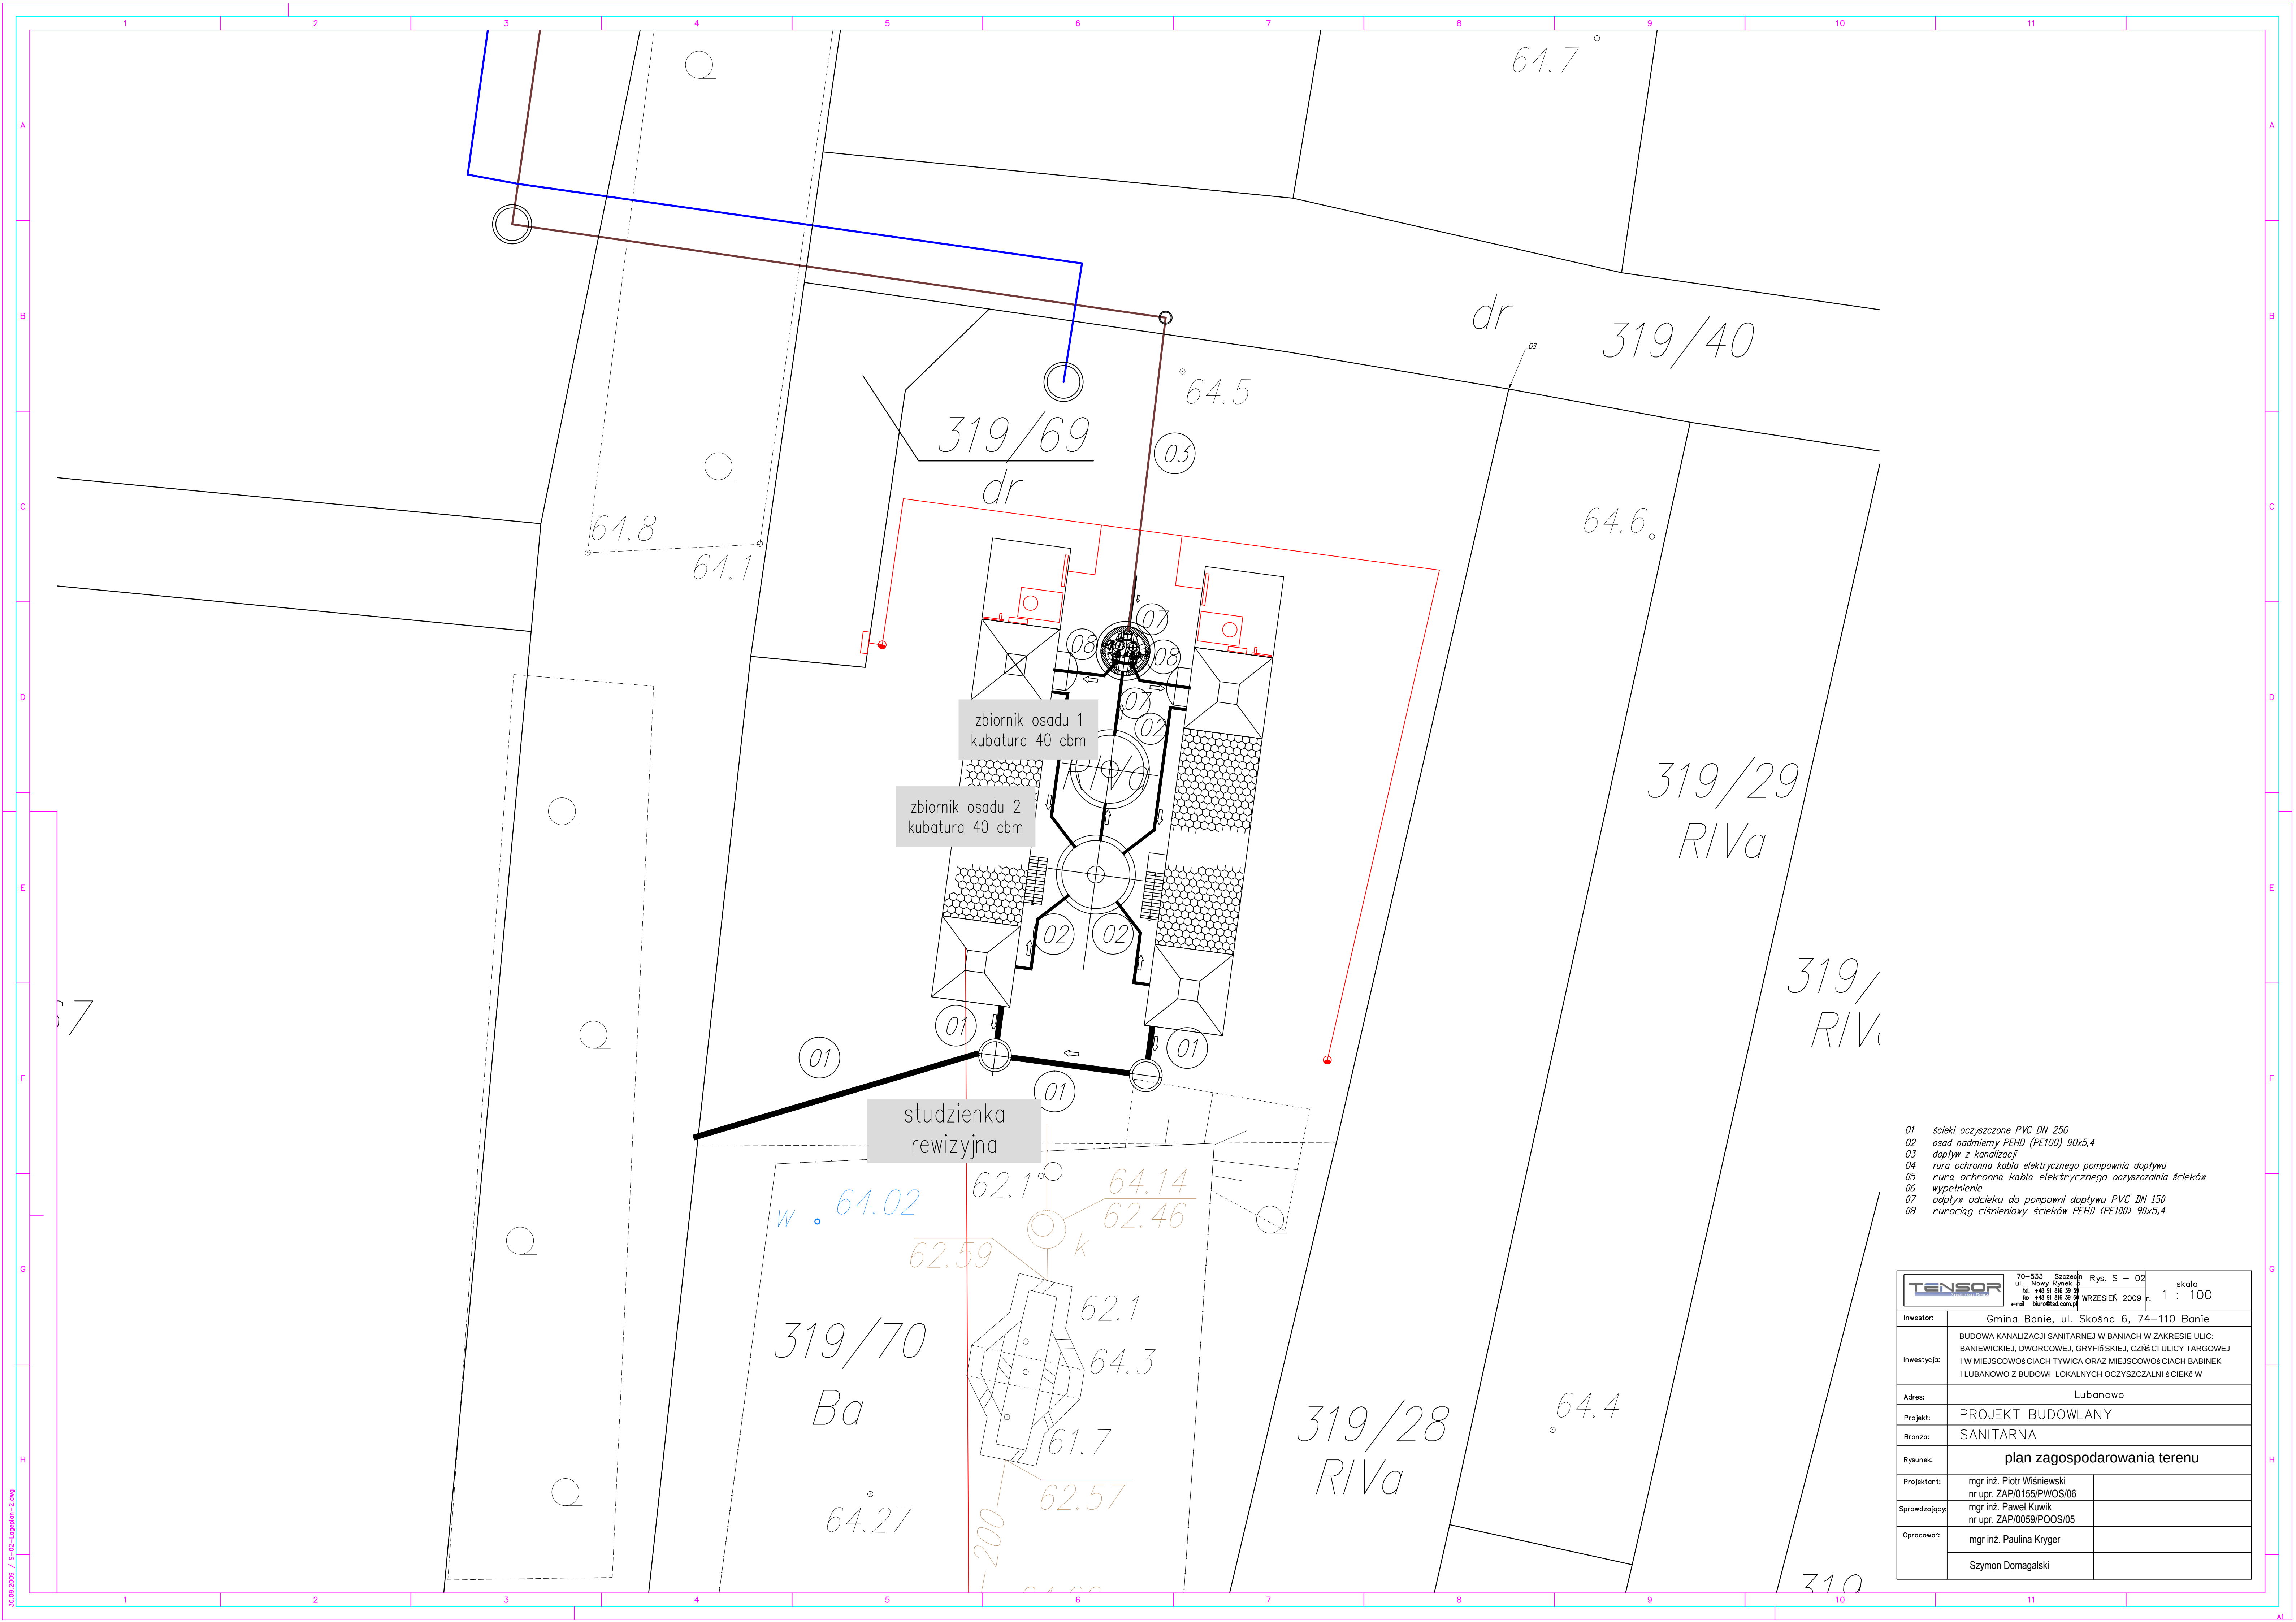

- 01 ścieki oczyszczone PVC DN 250
- 02 osad nadmierny PEHD (PE100) 90x5,4
- 03 dopływ z kanalizacji
- 04 rura ochronna kabla elektrycznego pompowni dopływu
- 05 rura ochronna kabla elektrycznego oczyszczalni ścieków
- 06 wypełnienie
- 07 odpływ odcieku do pompowni dopływu PVC DN 150
- 08 rurociąg ciśnieniowy ścieków PEHD (PE100) 90x5,4

TENSOR 70-533 Szczecin Rys. S - 02 ul. Nowy Rynek 5 tel. +48 91 816 39 44 fax +48 91 816 39 48 e-mail: biuro@tad.com.pl		skala 1 : 100
Investor:	Gmina Banie, ul. Skośna 6, 74-110 Banie	
Investycja:	BUDOWA KANALIZACJI SANITARNEJ W BANIACH W ZAKRESIE ULIC: BANIEWICKIEJ, DWORCOWEJ, GRYFICKIEJ, CZĘŚCI ULICY TARGOWEJ I W MIEJSCOWOŚCIACH TYWICA ORAZ MIEJSCOWOŚCIACH BABINEK I LUBANOWO Z BUDOWĄ LOKALNYCH OCZYSZCZALNI ŚCIEKÓW	
Adres:	Lubanowo	
Projekt:	PROJEKT BUDOWLANY	
Branża:	SANITARNA	
Rysunek:	plan zagospodarowania terenu	
Projektant:	mgr inż. Piotr Wiśniewski nr upr. ZAP/0155/PWOS/06	
Sprawdzający:	mgr inż. Paweł Kuwik nr upr. ZAP/0059/POOS/05	
Opracował:	mgr inż. Paulina Kryger	
	Szymon Domagalski	