


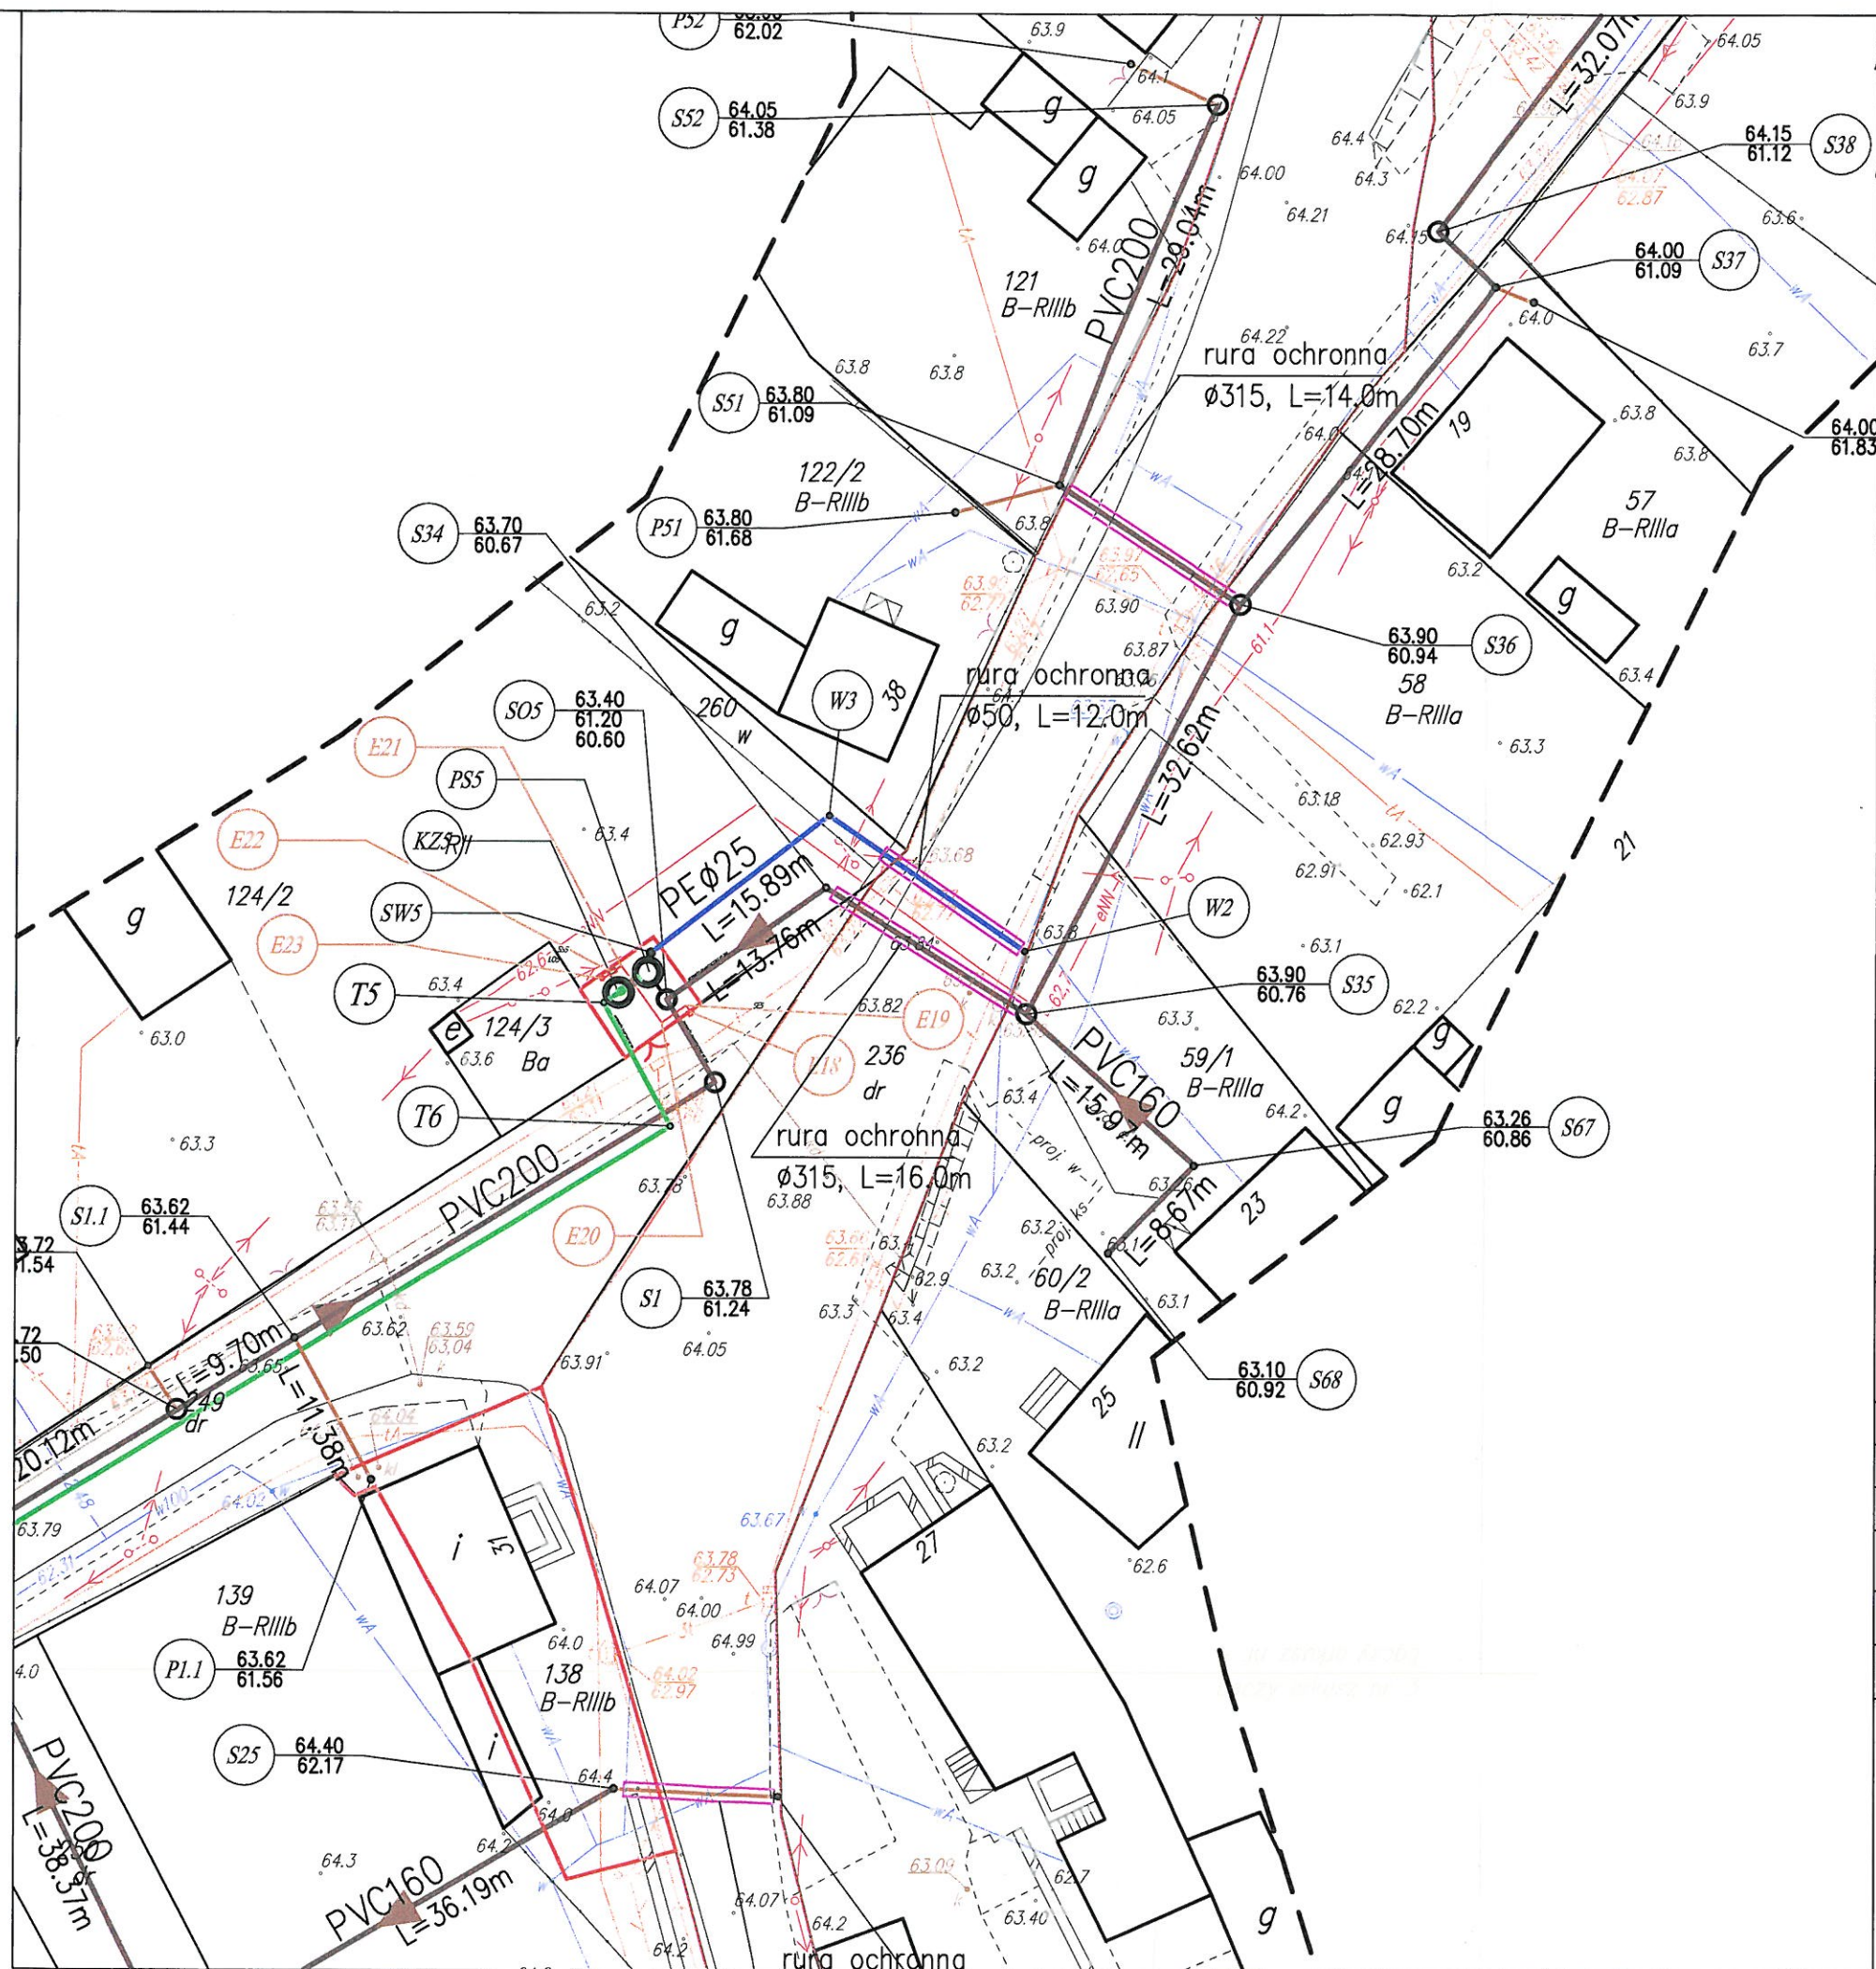



- LEGENDA:**
- PRZEWÓD GRAWITACYJNY PVC 200
 - PRZEWÓD TŁOCZNY PE De90
 - PRZYŁĄCZE KANALIZACYJNE PVC 160
 - PRZYŁĄCZE WODNE DO POMPOWNI PE 25

TENSOR 70-533 Szczecin
ul. Nowy Rynek 2/4
tel. +48 91 816 39 59
fax. +48 91 816 39 60
e-mail: biuro@stad.com.pl

Rys. S - 1.3
LUTY 2010r.

 skala
1:500

Investor:	Gmina Banie, ul. Skośna 6, 74-110 Banie	
Investycja:	BUDOWA KANALIZACJI SANITARNEJ W BANIACH W ZAKRESIE ULIC: BANIEWICKIEJ, DWORCOWEJ, GRYFIŃSKIEJ, CZĘŚCI ULICY TARGOWEJ I W MIEJSCOWOŚCIACH TYWICA ORAZ MIEJSCOWOŚCIACH BABINEK I LUBANOWO Z BUDOWĄ LOKALNYCH OCZYSZCZALNI ŚCIEKÓW	
Adres:	Lubanowo	
Stadium:	PROJEKT WYKONAWCZY	
Branża:	SANITARNA	
Rysunek:	PLAN SYTUACYJNO-WYSOKOŚCIOWY	
Projektant:	mgr inż. Piotr Wiśniewski nr upr. ZAP/0155/PWOS/06	
Sprawdzający:	mgr inż. Paweł Kuwik nr upr. ZAP/0059/POOS/05	
Opracował:	mgr inż. Paulina Kryger	
	Szymon Domagalski	
	mgr inż. Monika Burakowska	
	mgr inż. Katarzyna Flakiewicz	
	mgr inż. Agnieszka Żylińska	

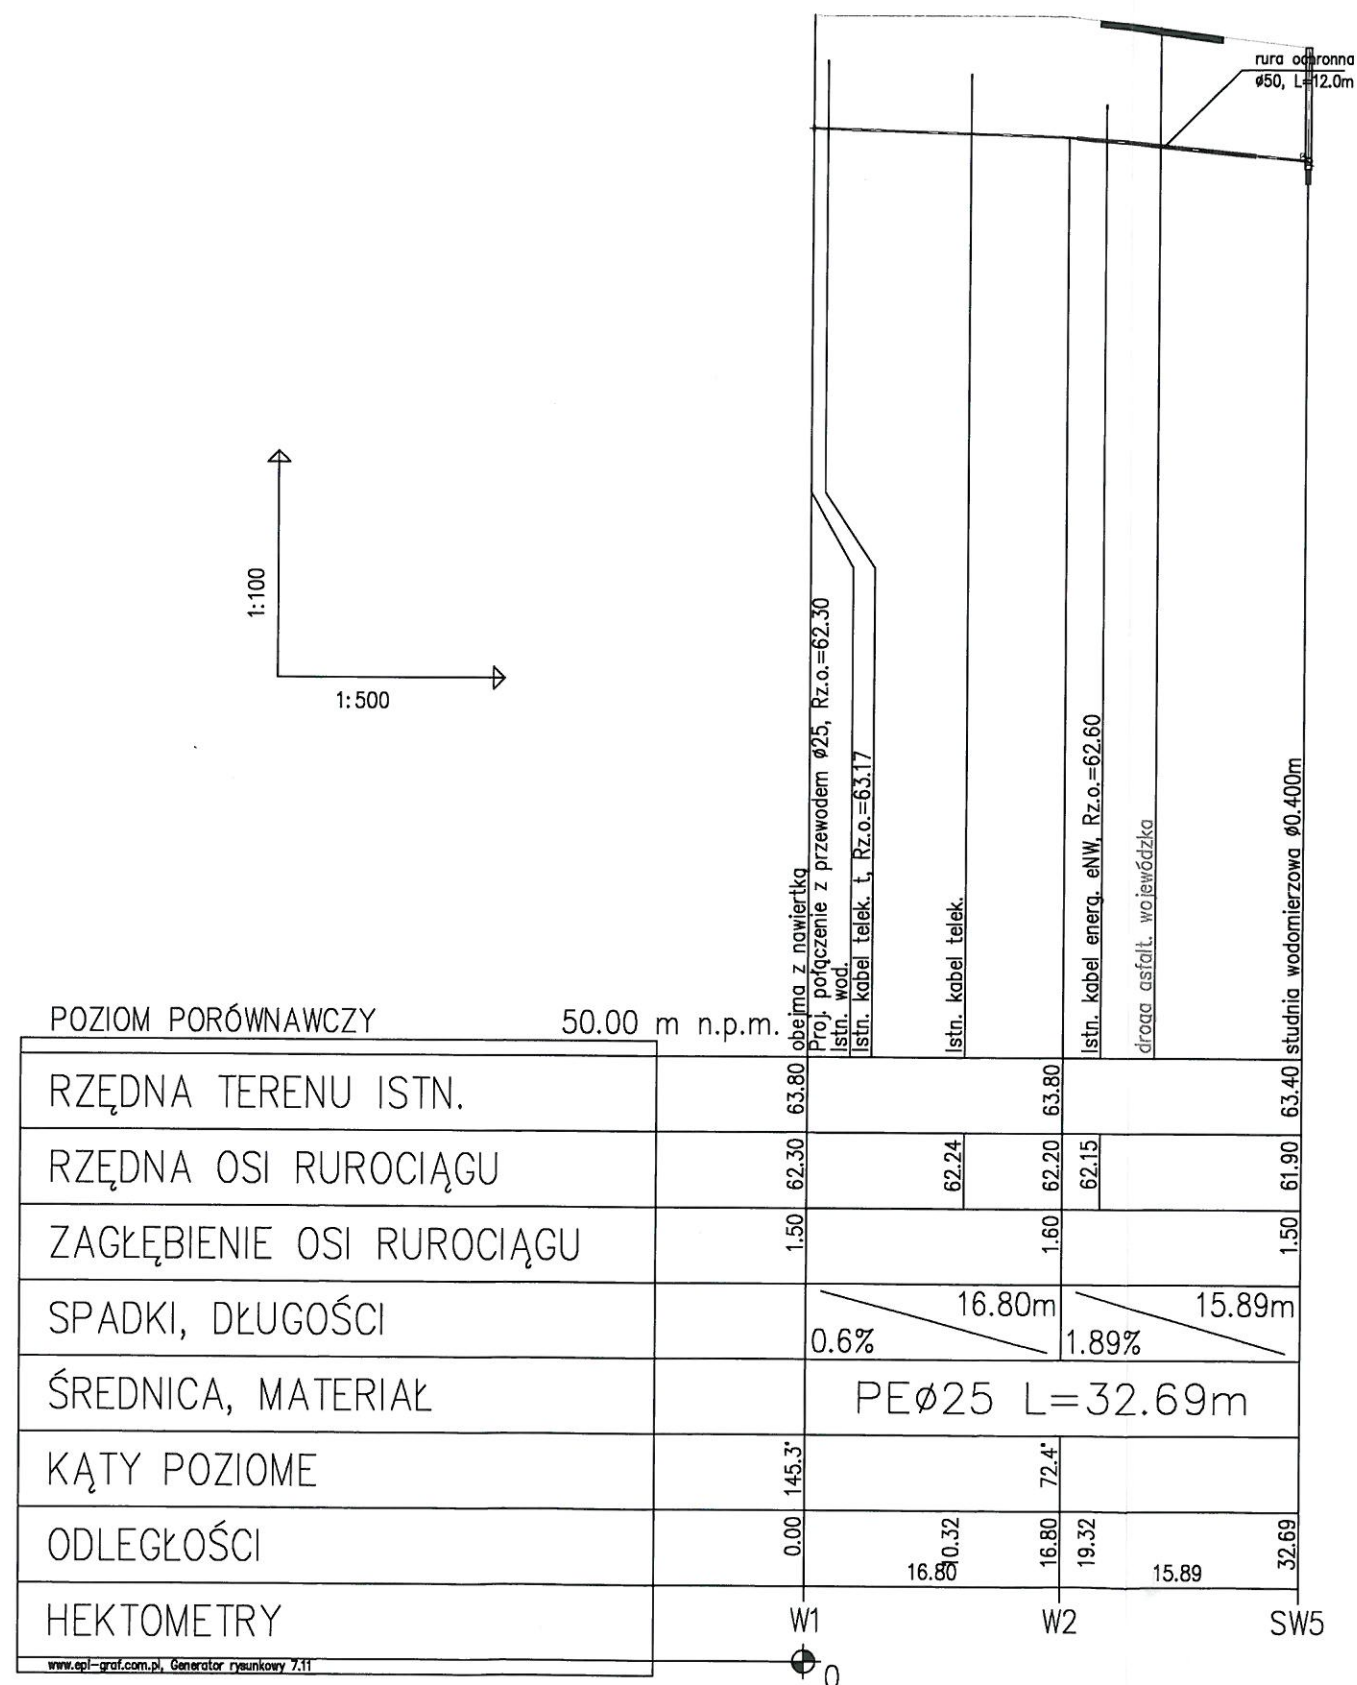


Uwaga:
 Kolizje z istniejącym uzbrojeniem podziemnym
 naniesiono na podstawie map sytuacyjno-wysokościowych
 w skali 1:500

Nie wyklucza się istnienia na terenie projektowanego
 kanału innych urządzeń podziemnych, które nie zostały
 odnalezione w czasie inwentaryzacji geodezyjnej

Dokładne rzędne włączeń oraz istniejącego uzbrojenia
 ustalić po odkopaniu i ewentualnie przeprowadzić korektę
 pod nadzorem projektanta

TENSOR 70-533 Szczecin ul. Nowy Rynek 2/4 tel. +48 91 816 39 59 fax +48 91 816 39 60 e-mail: biuro@tad.com.pl		Rys. S - 2.1	skala 1:100/1:500
Investor:	Gmina Banie, ul. Skośna 6, 74-110 Banie		
Investycja:	BUDOWA KANALIZACJI SANITARNEJ W BANIACH W ZAKRESIE ULIC: BANIEWICKIEJ, DWORCOWEJ, GRYFIŃSKIEJ, CZĘŚCI ULICY TARGOWEJ I W MIEJSCOWOŚCIACH TYWICA ORAZ MIEJSCOWOŚCIACH BABINEK I LUBANOWO Z BUDOWĄ LOKALNYCH OCZYSZCZALNI ŚCIEKÓW		
Adres:	Lubanowo		
Stadium:	PROJEKT WYKONAWCZY		
Branża:	SANITARNA		
Rysunek:	PROFIL PODŁUŻNY PRZYŁĄCZA WODOCIĄGOWEGO		
Projektant:	mgr inż. Piotr Wiśniewski nr upr. ZAP/0155/PWOS/06		
Sprawdzający:	mgr inż. Paweł Kuwik nr upr. ZAP/0059/POOS/05		
Opracował:	mgr inż. Paulina Kryger		
	Szymon Domagalski		
	mgr inż. Monika Burakowska		
	mgr inż. Katarzyna Flakiewicz		
	mgr inż. Agnieszka Żylińska		

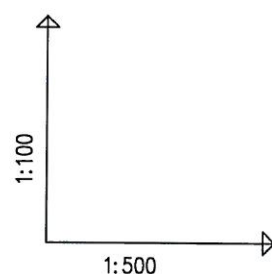

POZIOM PORÓWNAWCZY		55.00 m n.p.m.	
RZĘDNA TERENU ISTN.		65.00	65.00
RZĘDNA OSI RUROCIĄGU		63.50	63.54
ZAGŁĘBIENIE OSI RUROCIĄGU		1.50	1.46
SPADKI, DŁUGOŚCI		1%	4.17m
ŚREDNICA, MATERIAŁ		PEØ25	
KĄTY POZIOME		104.3°	
ODLEGŁOŚCI		0.00	4.17
HEKTOMETRY			


W1 SW4
0

Uwaga:
Kolizje z istniejącym uzbrojeniem podziemnym
naniesiono na podstawie map sytuacyjno-wysokościowych
w skali 1:500


Nie wyklucza się istnienia na terenie projektowanego
kanału innych urządzeń podziemnych, które nie zostały
odnalezione w czasie inwentaryzacji geodezyjnej

Dokładne rzędne włączeń oraz istniejącego uzbrojenia
ustalić po odkopaniu i ewentualnie przeprowadzić korektę
pod nadzorem projektanta

TENSOR 70-533 Szczecin ul. Nowy Rynek 2/4 tel. +48 91 816 39 59 fax. +48 91 816 39 60 e-mail: biuro@tad.com.pl		Rys. S - 2.3	skala 1:100/1:500
Inwestor:	Gmina Banie, ul. Skośna 6, 74-110 Banie		
Inwestycja:	BUDOWA KANALIZACJI SANITARNEJ W BANIACH W ZAKRESIE ULIC: BANIEWCKIEJ, DWORCOWEJ, GRYFIŃSKIEJ, CZĘŚCI ULICY TARGOWEJ I W MIEJSCOWOŚCIACH TYWICA ORAZ MIEJSCOWOŚCIACH BABINEK I LUBANOWO Z BUDOWĄ LOKALNYCH OCZYSZCZALNI ŚCIEKÓW		
Adres:	Lubanowo		
Stadium:	PROJEKT WYKONAWCZY		
Branża:	SANITARNA		
Rysunek:	PROFIL PODŁUŻNY PRZYŁĄCZA WODOCIĄGOWEGO		
Projektant:	mgr inż. Piotr Wiśniewski nr upr. ZAP/0155/PWOS/06		
Sprawdzający:	mgr inż. Paweł Kuwik nr upr. ZAP/0059/POOS/05		
Opracował:	mgr inż. Paulina Kryger		
	Szymon Domagalski		
	mgr inż. Monika Burakowska		
	mgr inż. Katarzyna Flakiewicz		
	mgr inż. Agnieszka Żylińska		

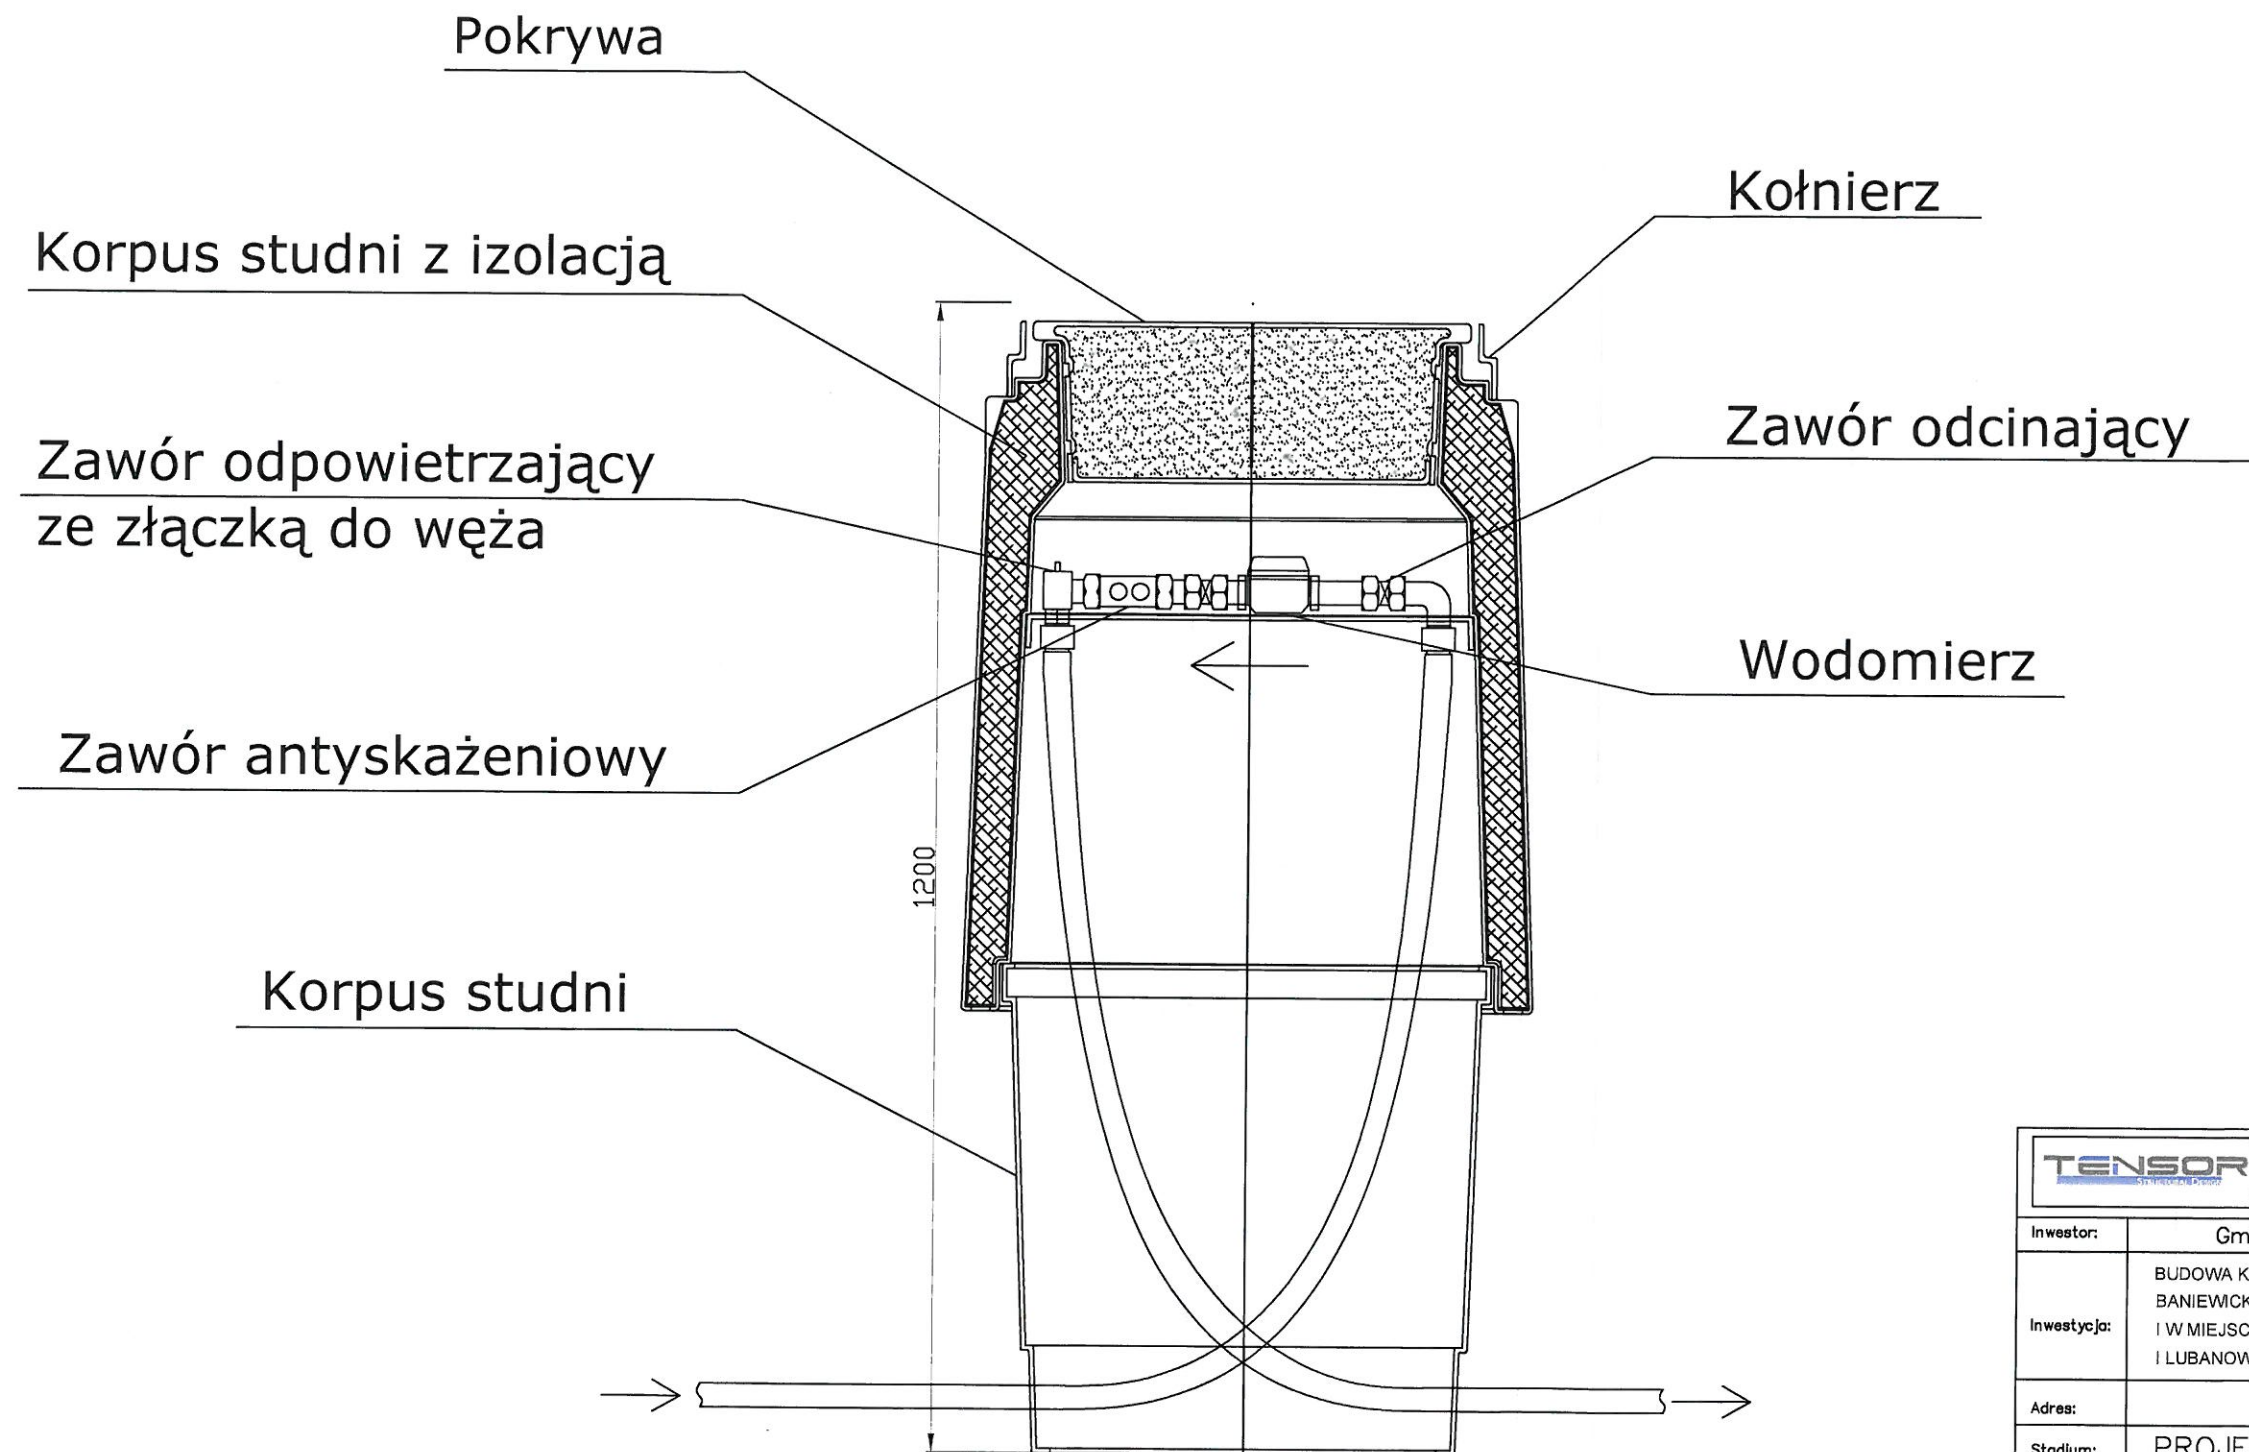

 
1. Zestaw wodomierzowy zawiera:
- zawory odcinające przed i za wodomierzem
 - wodomierz (dostarcza dostawca wody)
 - zawór antyskażeniowy (za wodomierzem)
 - zawór odpowietrzający
 - łączniki wodomierza
 - złączki PE

TENSOR 70-533 Szczecin ul. Nowy Rynek 2/4 tel. +48 91 816 39 59 fax +48 91 816 39 60 e-mail: biuro@tsd.com.pl		Rys. S - 3	
Inwestor:	Gmina Banie, ul. Skośna 6, 74-110 Banie		
Inwestycja:	BUDOWA KANALIZACJI SANITARNEJ W BANIACH W ZAKRESIE UL. BANIEWICKIEJ, DWORCOWEJ, GRYFIŃSKIEJ, CZĘŚCI ULICY TARG I W MIEJSCOWOŚCIACH TYWICA ORAZ MIEJSCOWOŚCIACH BABI I LUBANOWO Z BUDOWĄ LOKALNYCH OCZYSZCZALNI ŚCIEKÓW		
Adres:	Babinek		
Stadium:	PROJEKT BUDOWLANY		
Branża:	SANITARNA		
Rysunek:	SCHEMAT STUDNI WODOMIERZOWEJ		
Projektant:	mgr inż. Piotr Wiśniewski nr upr. ZAP/0155/PWOS/06		
Sprawdzający:	mgr inż. Paweł Kuwik nr upr. ZAP/0059/POOS/05		
Opracował:	mgr inż. Paulina Kryger		
	Szymon Domagalski		
	mgr inż. Monika Burakowska		
	mgr inż. Katarzyna Flakiewicz		
	mgr inż. Agnieszka Żylińska		

W1 W2 W4

Opaska do nawiercania na rurę STALOWĄ Dn 100
z zasuwną DN 25 PN 10 z obudową teleskopową

 ISTNIEJĄCY WODOCIĄG
DN 100



PROJ. PRZYL. WODOCIĄGOWE
de25PE

		70-533 Szczecin ul. Nowy Rynek 2/4 tel. +48 91 816 39 59 fax. +48 91 816 39 60 e-mail: biuro@tensor.com.pl		Rys. S - 4	skala
				LUTY 2010r.	1:100/500
Inwestor:	Gmina Banie, ul. Skośna 6, 74-110 Banie				
Inwestycja:	BUDOWA KANALIZACJI SANITARNEJ W BANIACH W ZAKRESIE ULIC: BANIEWICKIEJ, DWORCOWEJ, GRYFIŃSKIEJ, CZĘŚCI ULICY TARGOWEJ I W MIEJSCOWOŚCIACH TYWICA ORAZ MIEJSCOWOŚCIACH BABINEK I LUBANOWO Z BUDOWĄ LOKALNYCH OCZYSZCZALNI ŚCIEKÓW				
Adres:	Tywica, Banie w zakresie ulic: Baniewickiej, Dworcowej, Gryfińskiej, części ulicy Targowej				
Stadium:	PROJEKT WYKONAWCZY				
Branża:	SANITARNĄ				
Rysunek:	SCHEMAT MONTAŻOWY WĘZŁÓW				
Projektant:	mgr inż. Piotr Wiśniewski nr upr. ZAP/0155/PWOS/06				
Sprawdzający:	mgr inż. Paweł Kuwik nr upr. ZAP/0059/POOS/05				
Opracował:	mgr inż. Paulina Kryger				
	Szymon Domagański				
	mgr inż. Monika Burakowska				
	mgr inż. Katarzyna Flakiewicz				
	mgr inż. Agnieszka Żylińska				